

**PEMERINTAH PROVINSI SUMATERA UTARA  
DINAS SUMBER DAYA AIR, CIPTA KARYA  
DAN TATA RUANG**

JL. SAKTI LUBIS NO. 7 MEDAN

**GAMBAR RENCANA**



**PEKERJAAN:**


**DED PENATAAN ALUN-ALUN KOTA PADA KOTA PADANGSIDIMPUAN**



**TAHUN 2022**






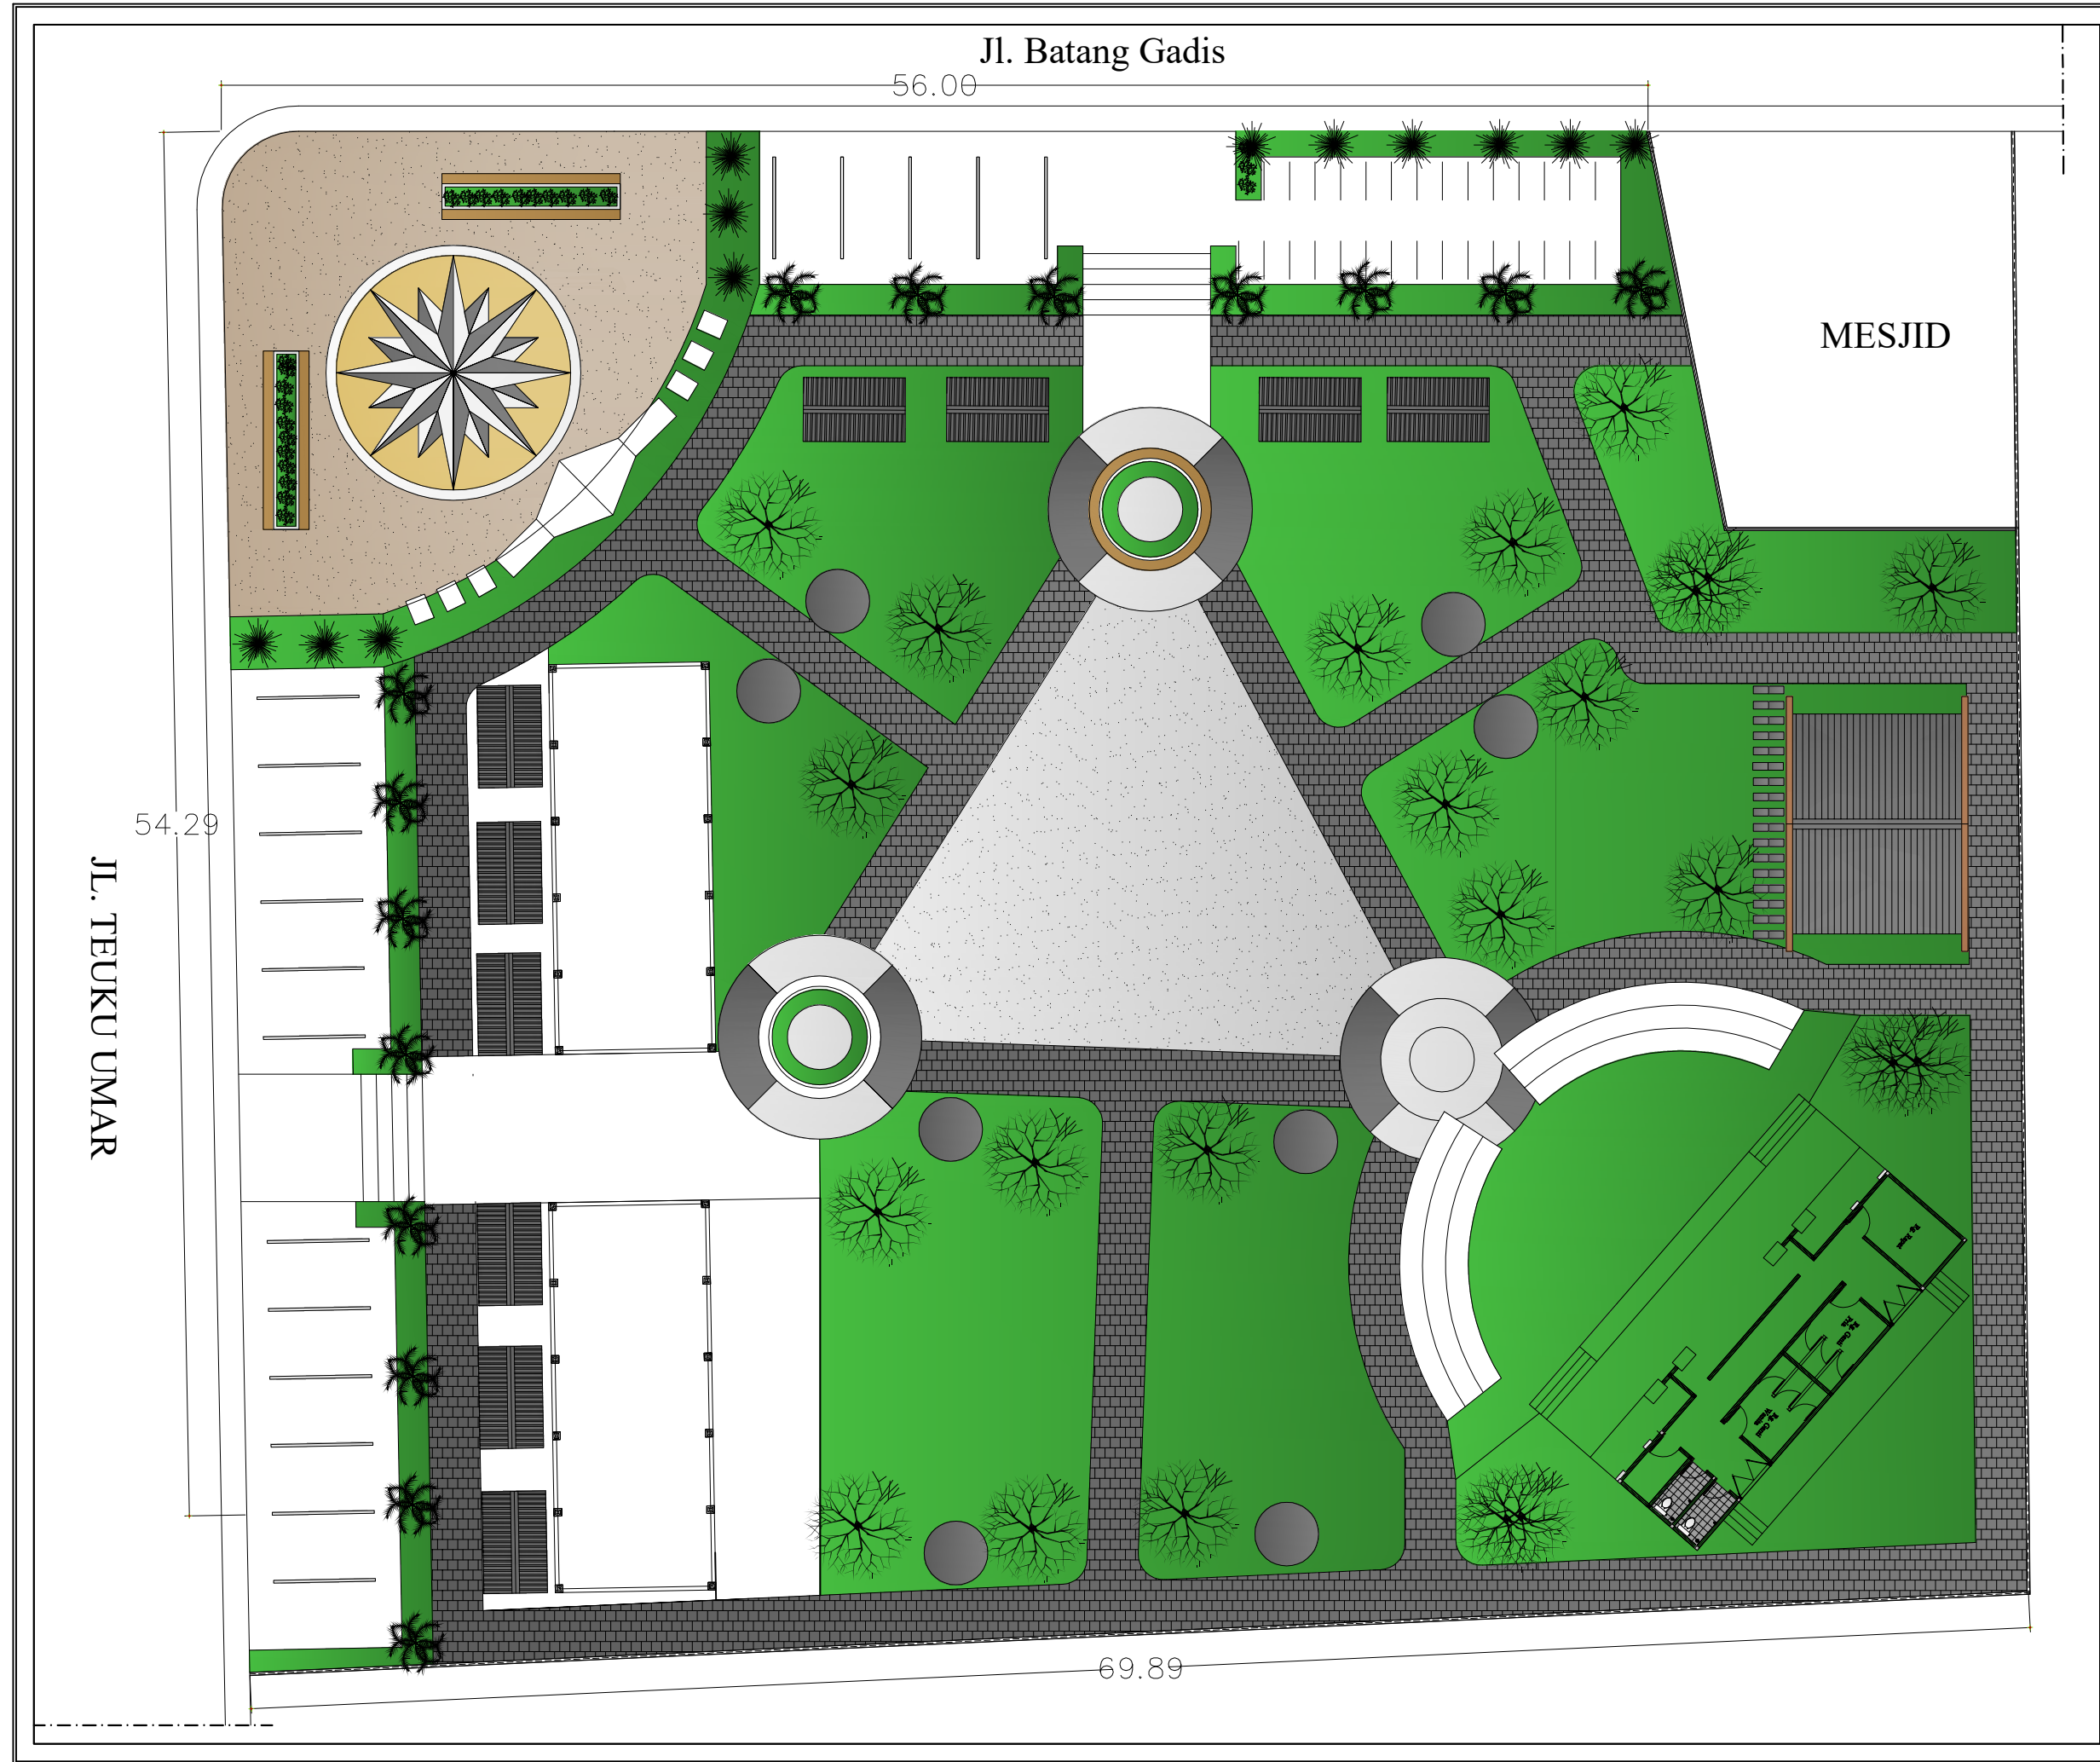

Keterangan		
<div><div></div><div>PEMERINTAH PROVINSI SUMATERA UTARA DINAS SUMBER DAYA AIR, CIPTA KARYA DAN TATA RUANG Jl. Sakti Lubis No. 7 Telp. (061) 7860644 Medan</div></div>		
LEGENDA		
Nama Pekerjaan		
DED PENATAAN ALUN-ALUN KOTA PADA KOTA PADANGSIDIMPUAN		
DIKETAHUI		
KUASA PENGGUNA ANGGARAN BIDANG CIPTA KARYA DINAS SUMBER DAYA AIR, CIPTA KARYA DAN TATA RUANG PROVINSI SUMATERA UTARA		
<div><div><b><u>CHAIRUL ABIDIN, ST, M.Si</u></b></div><div>NIP. 19710809 200502 1 001</div></div>		
DISETUJUI		
PEJABAT PELAKSANA TEKNIS KEGIATAN BIDANG CIPTA KARYA DINAS SUMBER DAYA AIR, CIPTA KARYA DAN TATA RUANG PROVINSI SUMATERA UTARA		
<div><div><b><u>HARRY ISWINDI SYAHPUTRA, ST.</u></b></div><div>NIP. 19790129 200901 1 002</div></div>		
KONSULTAN PERENCANA CV. KARYA VITALOKA		
<div><div><b><u>Mhd. Saleh Batubara, ST</u></b></div><div>Team Leader</div></div>		
NAMA GAMBAR	SKALA	
RENCANA TAPAK	1' 250	
<div><div></div><div>CV. KARYA VITALOKA KONSULTAN Jl. ... .. Telp. ... .. Fax ... .. Email ... ..</div></div>		
LOKASI	NO.LBR	JLH.LBR
	01	35




Keterangan		
<div><div></div><div>PEMERINTAH PROVINSI SUMATERA UTARA DINAS SUMBER DAYA AIR, CIPTA KARYA DAN TATA RUANG Jl. Sakti Lubis No. 7 Telp. (061) 7860644 Medan</div></div>		
LEGENDA		
Nama Pekerjaan		
DED PENATAAN ALUN-ALUN KOTA PADA KOTA PADANGSIDIMPUAN		
DIKETAHUI		
KUASA PENGGUNA ANGGARAN BIDANG CIPTA KARYA DINAS SUMBER DAYA AIR, CIPTA KARYA DAN TATA RUANG PROVINSI SUMATERA UTARA		
<div><b><u>CHAIRUL ABIDIN, ST, M.Si</u></b> NIP. 19710809 200502 1 001</div>		
DISETUJUI		
PEJABAT PELAKSANA TEKNIS KEGIATAN BIDANG CIPTA KARYA DINAS SUMBER DAYA AIR, CIPTA KARYA DAN TATA RUANG PROVINSI SUMATERA UTARA		
<div><b><u>HARRY ISWINDI SYAHPUTRA, ST.</u></b> NIP. 19790129 200901 1 002</div>		
KONSULTAN PERENCANA CV. KARYA VITALOKA		
<div><b><u>Mhd. Saleh Batubara, ST</u></b> Team Leader</div>		
NAMA GAMBAR	SKALA	
SITE PLAN ALUN-ALUN	1 : 250	
<div><div></div><div>CV. KARYA VITALOKA KONSULTAN Jl. ... .. Telp. ... .. Fax ... .. Email ... ..</div></div>		
LOKASI	NO.LBR	JLH.LBR
	02	35

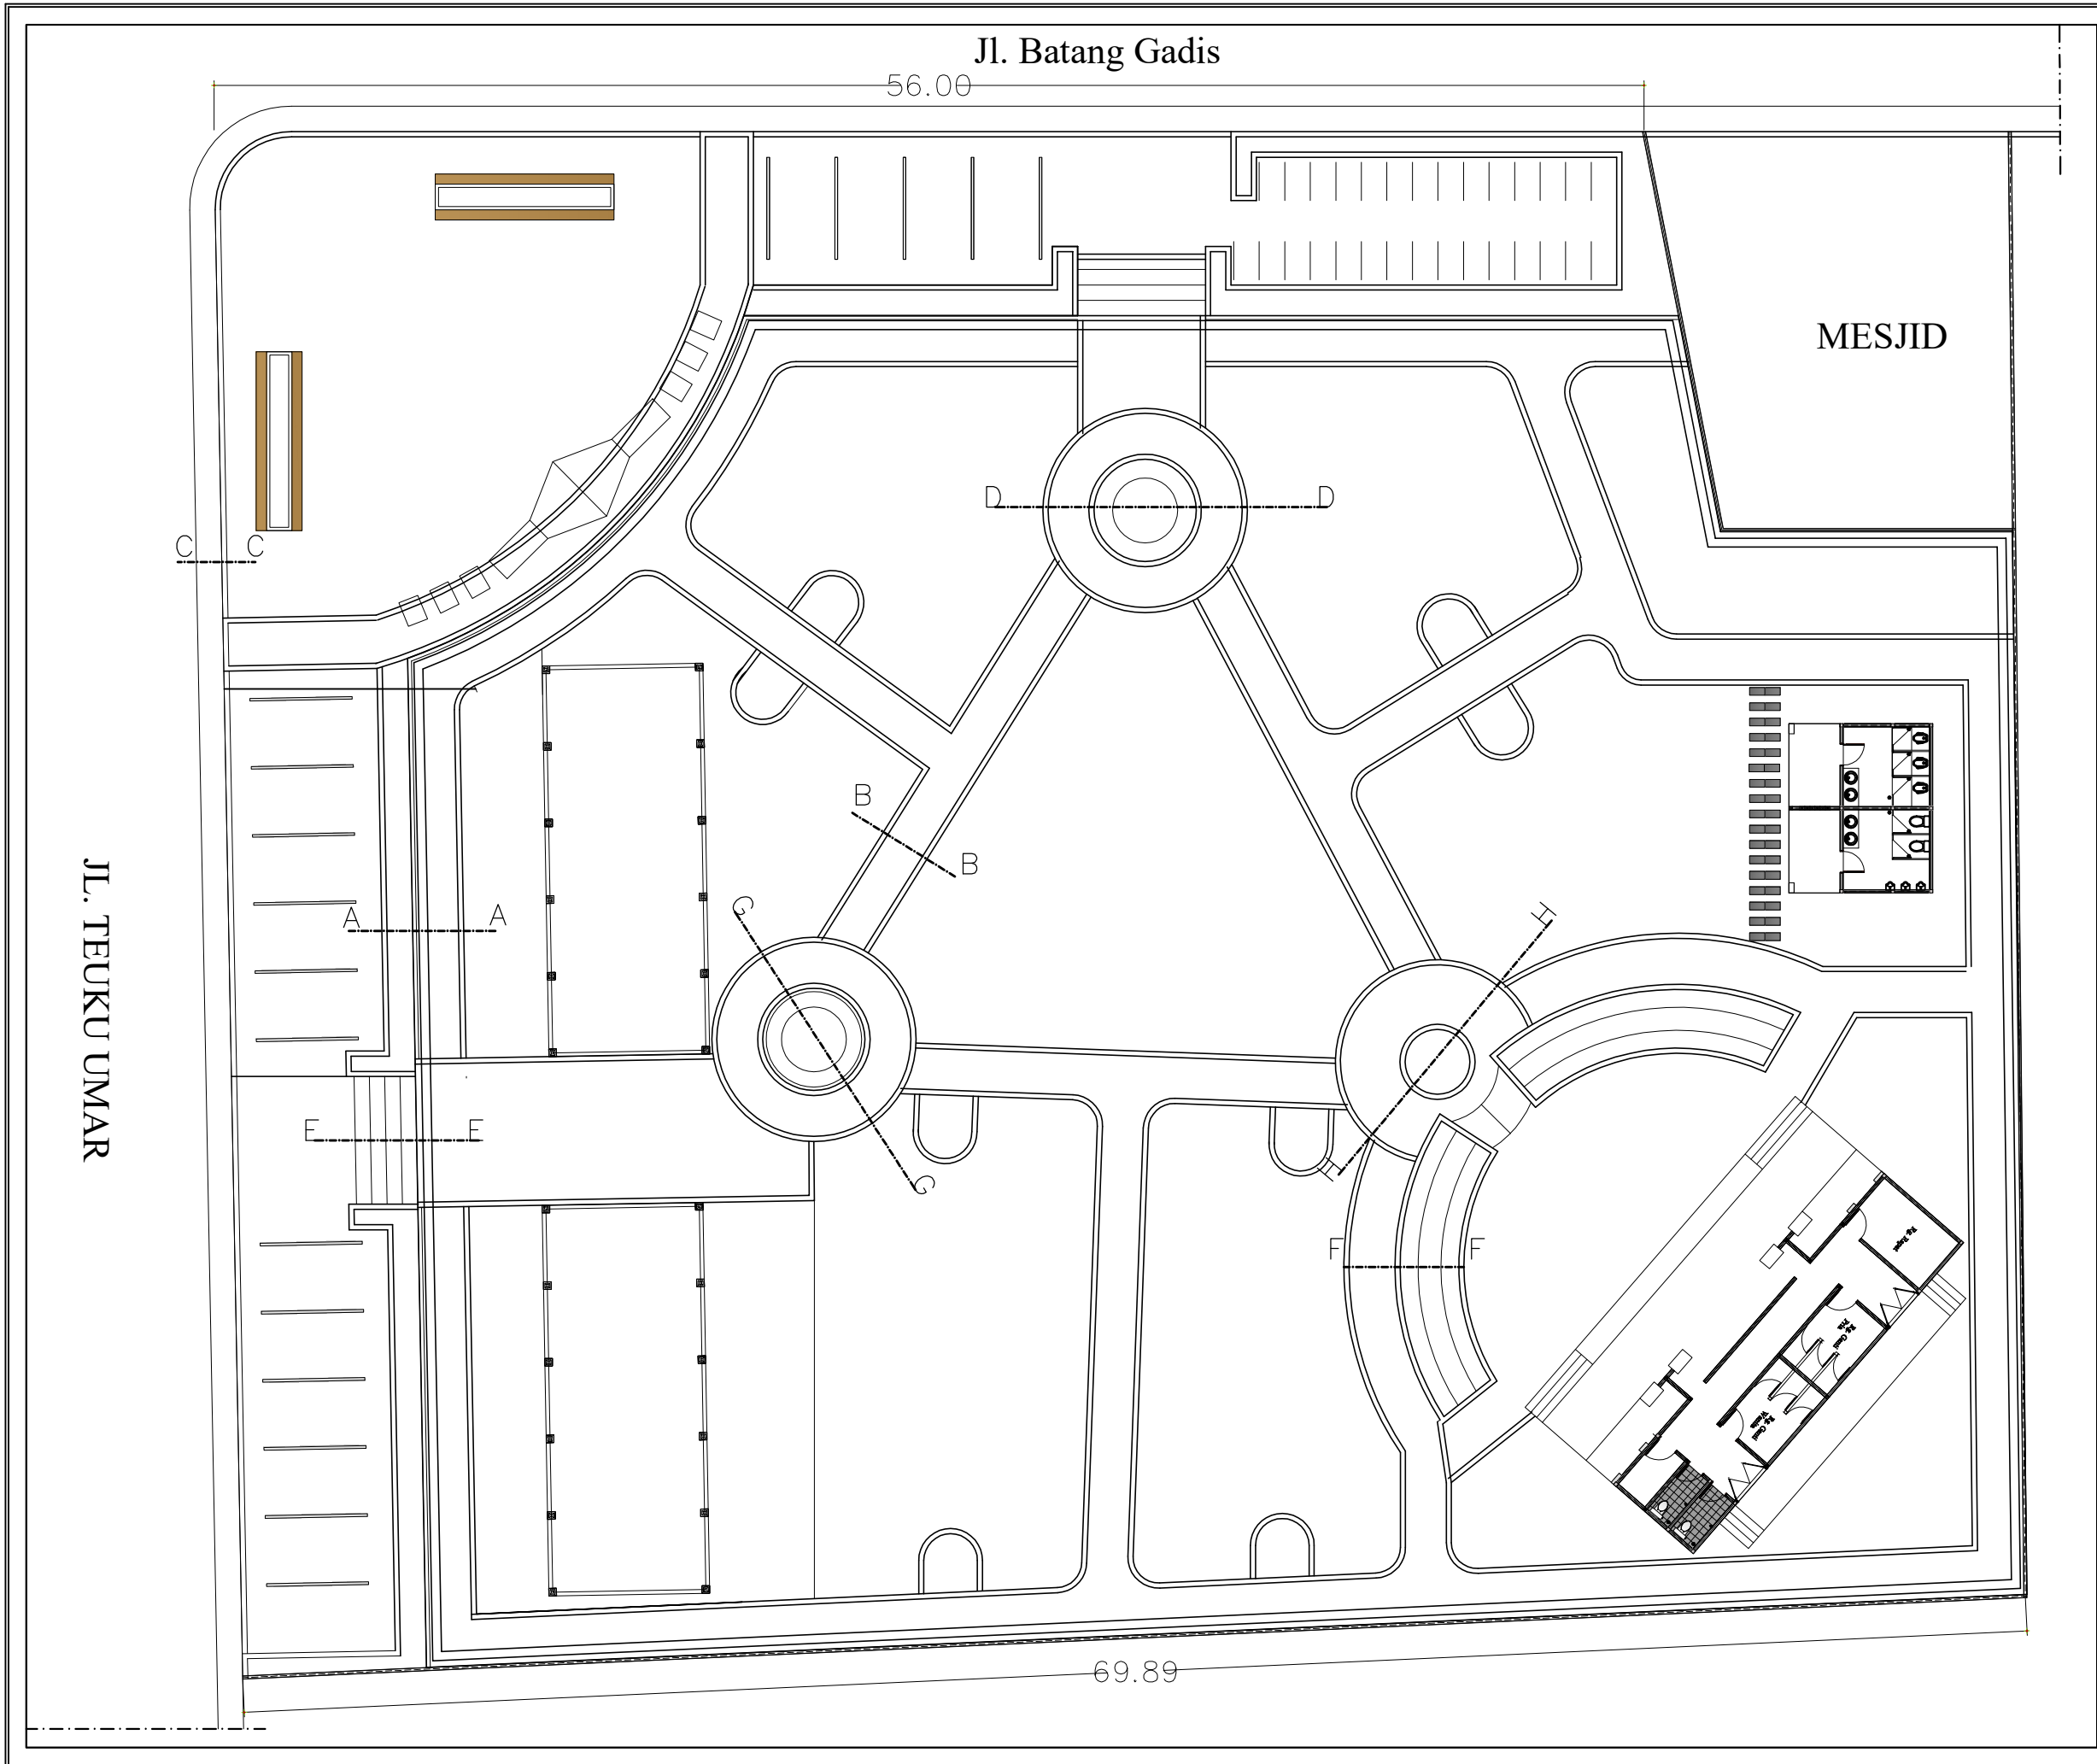






Keterangan		
<div><div></div><div>PEMERINTAH PROVINSI SUMATERA UTARA DINAS SUMBER DAYA AIR, CIPTA KARYA DAN TATA RUANG Jl. Sakti Lubis No. 7 Telp. (061) 7860644 Medan</div></div>		
LEGENDA		
Nama Pekerjaan		
DED PENATAAN ALUN-ALUN KOTA PADA KOTA PADANGSIDIMPUAN		
DIKETAHUI		
KUASA PENGGUNA ANGGARAN BIDANG CIPTA KARYA DINAS SUMBER DAYA AIR, CIPTA KARYA DAN TATA RUANG PROVINSI SUMATERA UTARA		
<div><div><b><u>CHAIRUL ABIDIN, ST, M.Si</u></b></div><div>NIP. 19710809 200502 1 001</div></div>		
DISETUJUI		
PEJABAT PELAKSANA TEKNIS KEGIATAN BIDANG CIPTA KARYA DINAS SUMBER DAYA AIR, CIPTA KARYA DAN TATA RUANG PROVINSI SUMATERA UTARA		
<div><div><b><u>HARRY ISWINDI SYAHPUTRA, ST.</u></b></div><div>NIP. 19790129 200901 1 002</div></div>		
KONSULTAN PERENCANA CV. KARYA VITALOKA		
<div><div><b><u>Mhd. Saleh Batubara, ST</u></b></div><div>Team Leader</div></div>		
NAMA GAMBAR	SKALA	
DENAH RENCANA PERLETAKAN PONDASI	1 : 250	
<div><div></div><div>CV. KARYA VITALOKA KONSULTAN Jl. ... .. Jambi ... ..</div></div>		
LOKASI	NO.LBR	JLH.LBR
	03	35

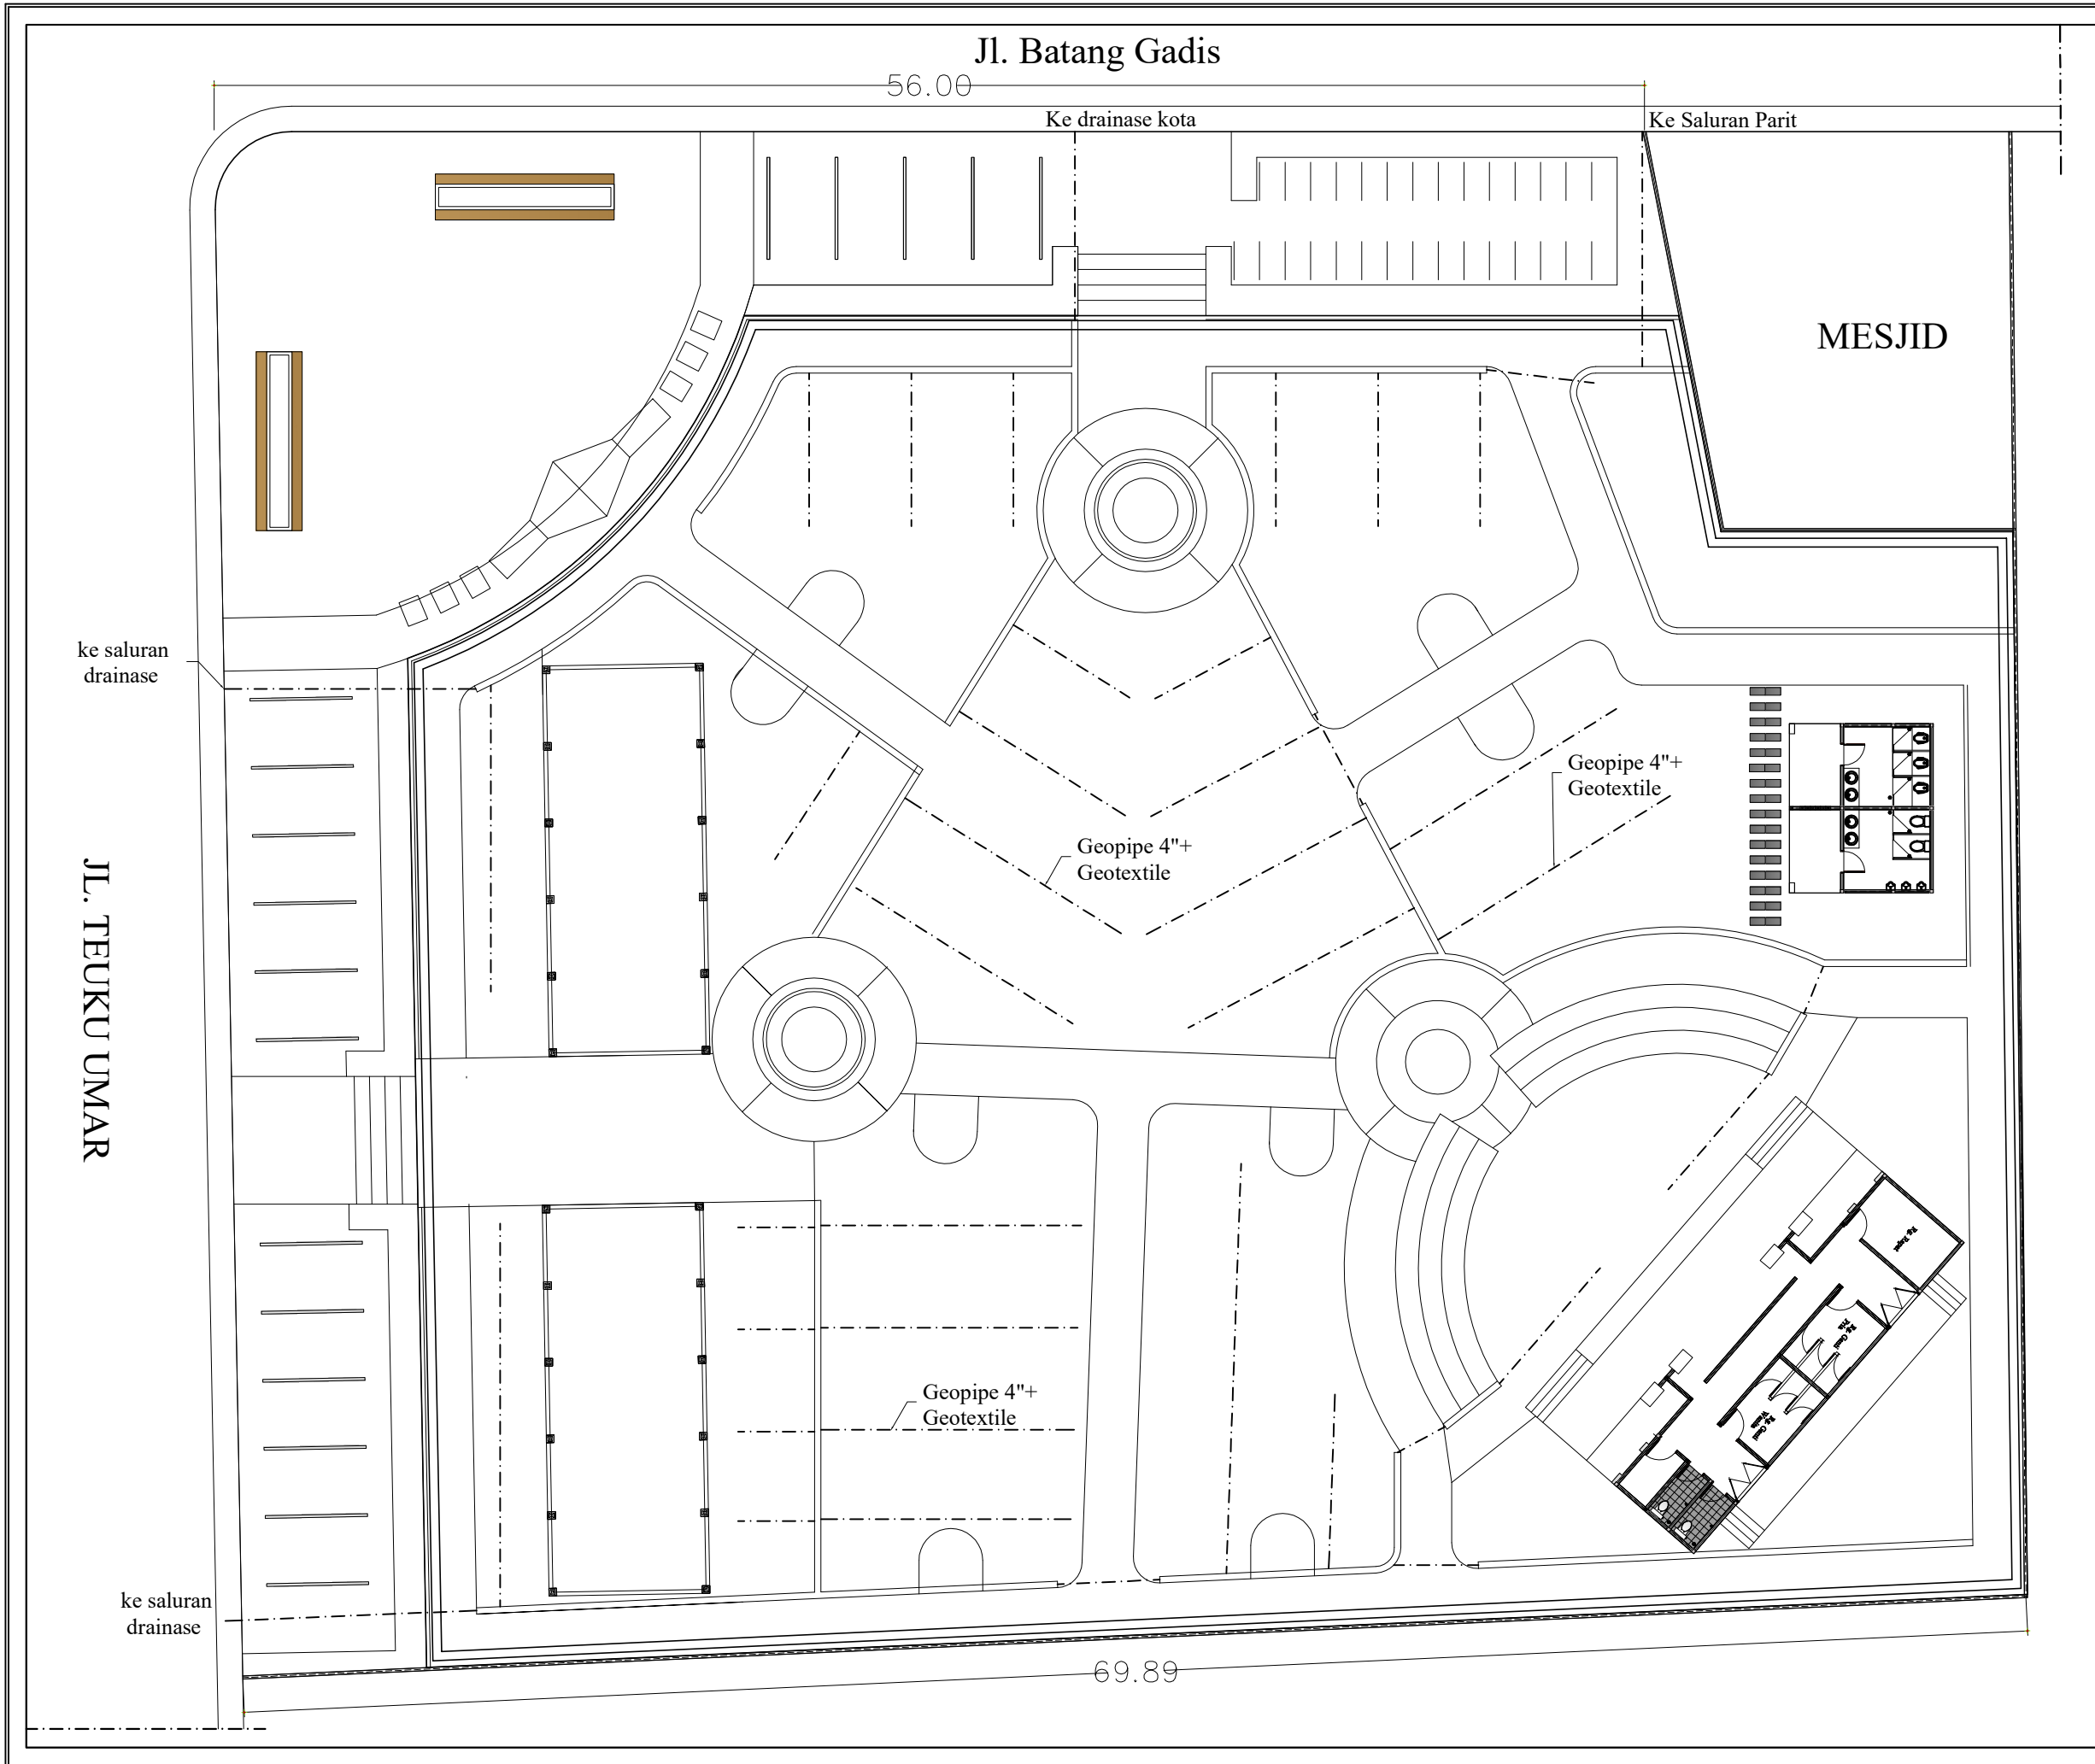




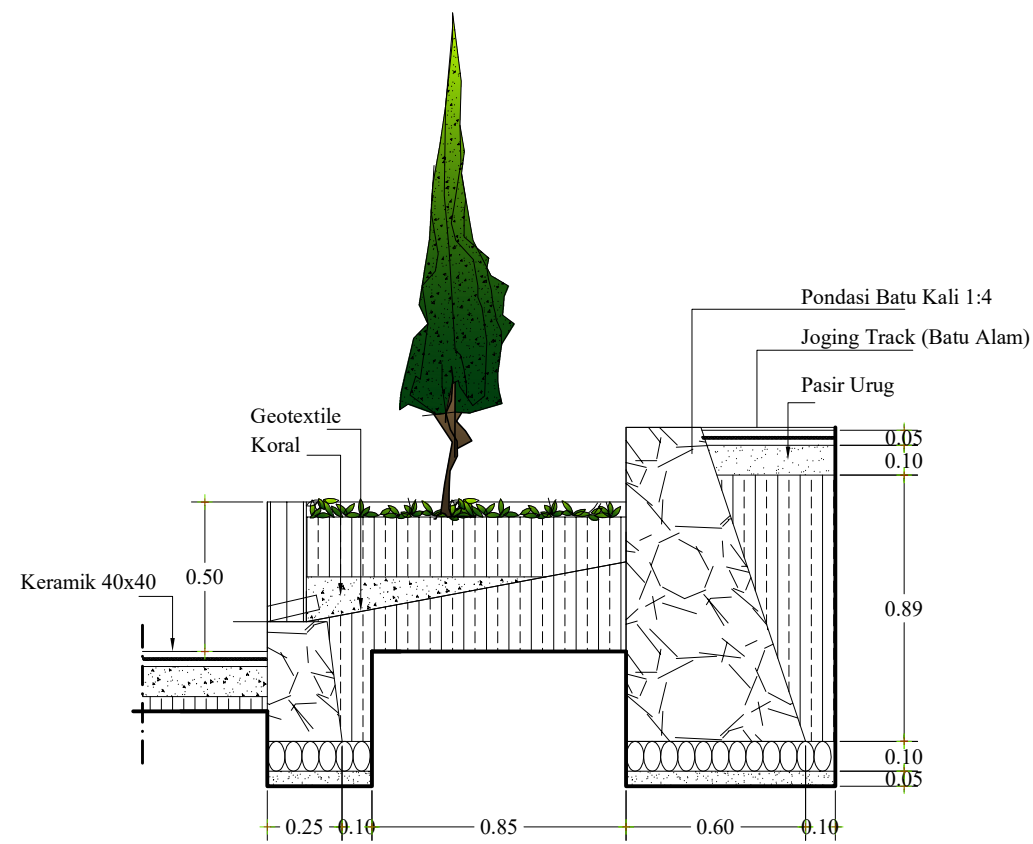

Keterangan		
<div><div></div><div>PEMERINTAH PROVINSI SUMATERA UTARA DINAS SUMBER DAYA AIR, CIPTA KARYA DAN TATA RUANG Jl. Sakti Lubis No. 7 Telp. (061) 7860644 Medan</div></div>		
LEGENDA		
Nama Pekerjaan		
DED PENATAAN ALUN-ALUN KOTA PADA KOTA PADANGSIDIMPUAN		
DIKETAHUI		
KUASA PENGGUNA ANGGARAN BIDANG CIPTA KARYA DINAS SUMBER DAYA AIR, CIPTA KARYA DAN TATA RUANG PROVINSI SUMATERA UTARA		
<div><div><b><u>CHAIRUL ABIDIN, ST, M.Si</u></b></div><div>NIP. 19710809 200502 1 001</div></div>		
DISETUJUI		
PEJABAT PELAKSANA TEKNIS KEGIATAN BIDANG CIPTA KARYA DINAS SUMBER DAYA AIR, CIPTA KARYA DAN TATA RUANG PROVINSI SUMATERA UTARA		
<div><div><b><u>HARRY ISWINDI SYAHPUTRA, ST.</u></b></div><div>NIP. 19790129 200901 1 002</div></div>		
KONSULTAN PERENCANA CV. KARYA VITALOKA		
<div><div><b><u>Mhd. Saleh Batubara, ST</u></b></div><div>Team Leader</div></div>		
NAMA GAMBAR	SKALA	
DENAH RENCANA DRAINASE	1 : 250	
<div><div></div><div>CV. KARYA VITALOKA KONSULTAN</div><div><small>Dit. - Arsitektur - Perencana Konsultansi Jasa Survey Jasa Instalasi P. Air Jalan Sisingay, Medan 56011, Sumatera Utara - Telp. (061) 8461007</small></div></div>		
LOKASI	NO.LBR	JLH.LBR
	03.a	35

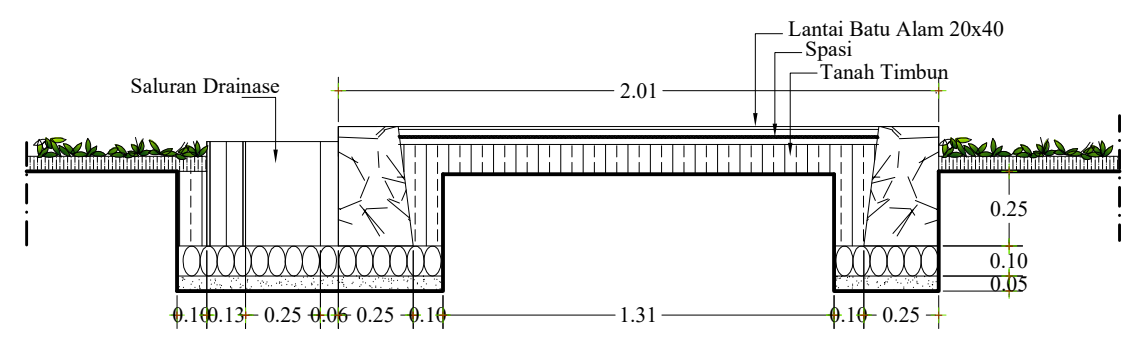


POTONGAN A - A  
SKALA 1 : 25




POTONGAN B - B  
SKALA 1 : 25

Keterangan		
<div><div></div><div>PEMERINTAH PROVINSI SUMATERA UTARA DINAS SUMBER DAYA AIR, CIPTA KARYA DAN TATA RUANG Jl. Sakti Lubis No. 7 Telp. (061) 7860644 Medan</div></div>		
LEGENDA		
Nama Pekerjaan		
DED PENATAAN ALUN-ALUN KOTA PADA KOTA PADANGSIDIMPUAN		
DIKETAHUI		
KUASA PENGGUNA ANGGARAN BIDANG CIPTA KARYA DINAS SUMBER DAYA AIR, CIPTA KARYA DAN TATA RUANG PROVINSI SUMATERA UTARA		
<div><div><b><u>CHAIRUL ABIDIN, ST, M.Si</u></b></div><div>NIP. 19710809 200502 1 001</div></div>		
DISETUJUI		
PEJABAT PELAKSANA TEKNIS KEGIATAN BIDANG CIPTA KARYA DINAS SUMBER DAYA AIR, CIPTA KARYA DAN TATA RUANG PROVINSI SUMATERA UTARA		
<div><div><b><u>HARRY ISWINDI SYAHPUTRA, ST.</u></b></div><div>NIP. 19790129 200901 1 002</div></div>		
KONSULTAN PERENCANA CV. KARYA VITALOKA		
<div><div><b><u>Mhd. Saleh Batubara, ST</u></b></div><div>Team Leader</div></div>		
NAMA GAMBAR	SKALA	
POTONGAN A - A POTONGAN B - B	1' 25	
<div><div></div><div>CV. KARYA VITALOKA KONSULTAN Jl. ... .. Jambi ... ..</div></div>		
LOKASI	NO.LBR	JLH.LBR
	04	35

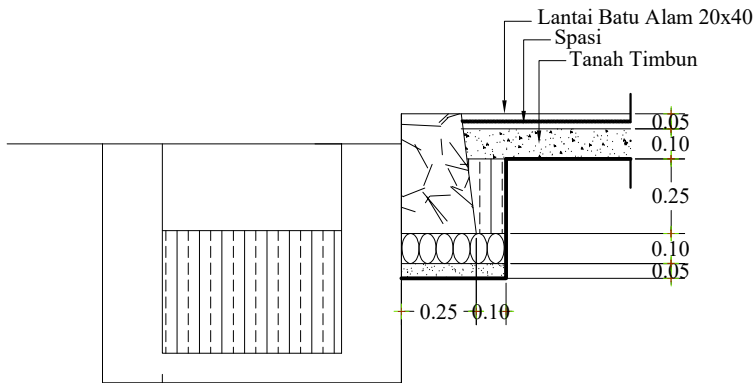

POTONGAN C - C

SKALA 1 : 25

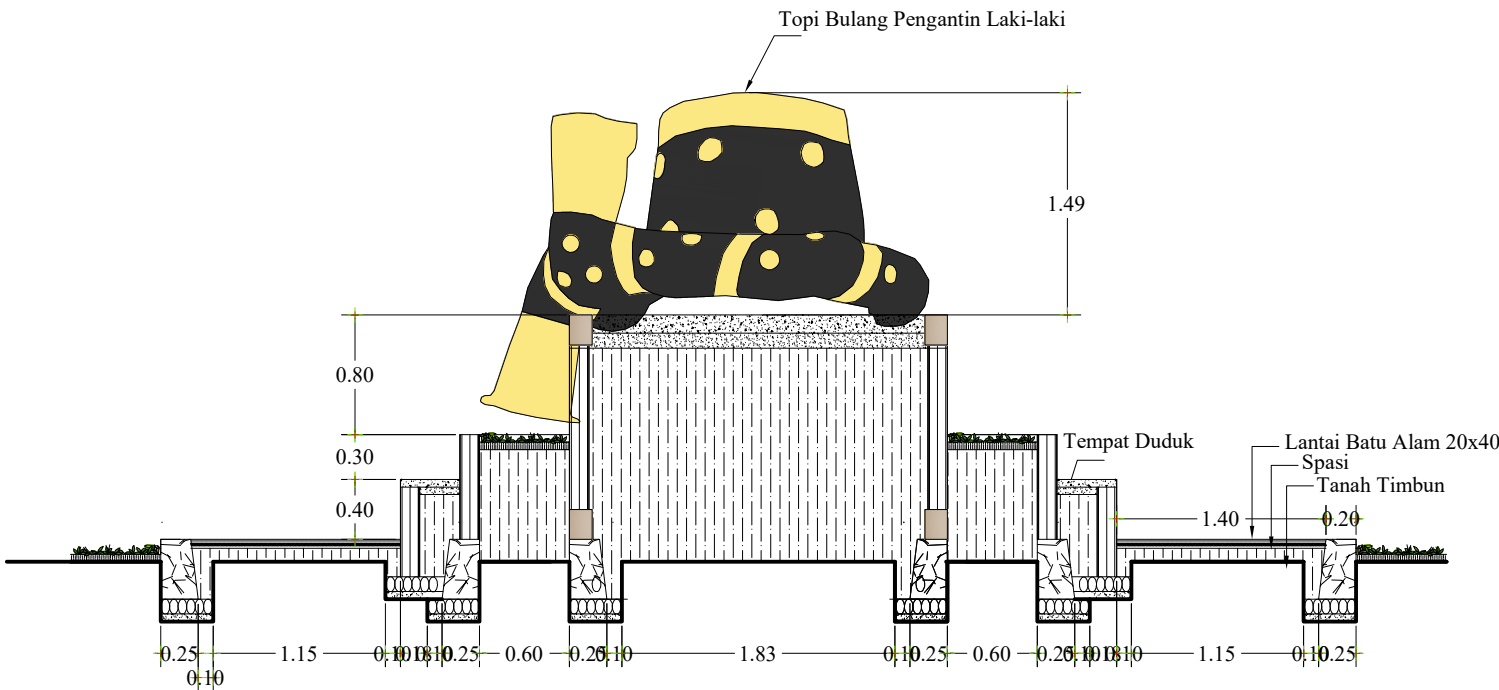

POTONGAN D - D

SKALA 1 : 50

Keterangan



PEMERINTAH PROVINSI SUMATERA UTARA  
DINAS SUMBER DAYA AIR,  
CIPTA KARYA DAN TATA  
RUANG  
Jl. Sakti Lubis No. 7 Telp. (061) 7860644 Medan

LEGENDA

Nama Pekerjaan

DED PENATAAN ALUN-ALUN KOTA  
PADA KOTA PADANGSIDIMPUAN

DIKETAHUI

KUASA PENGGUNA ANGGARAN BIDANG CIPTA  
KARYA DINAS SUMBER DAYA AIR, CIPTA KARYA  
DAN TATA RUANG  
PROVINSI SUMATERA UTARA

**CHAIRUL ABIDIN, ST, M.Si**  
NIP. 19710809 200502 1 001

DISETUJUI

PEJABAT PELAKSANA TEKNIS KEGIATAN  
BIDANG CIPTA KARYA DINAS SUMBER DAYA AIR,  
CIPTA KARYA DAN TATA RUANG PROVINSI  
SUMATERA UTARA

**HARRY ISWINDI SYAHPUTRA, ST.**  
NIP. 19790129 200901 1 002

KONSULTAN PERENCANA  
CV. KARYA VITALOKA

**Mhd. Saleh Batubara, ST**  
Team Leader

NAMA GAMBAR

SKALA

POTONGAN C - C  
POTONGAN D - D

1' 25

1' 50



CV. KARYA VITALOKA KONSULTAN  
Jl. ...  
...  
...

LOKASI


NO.LBR

JLH.LBR

05


35



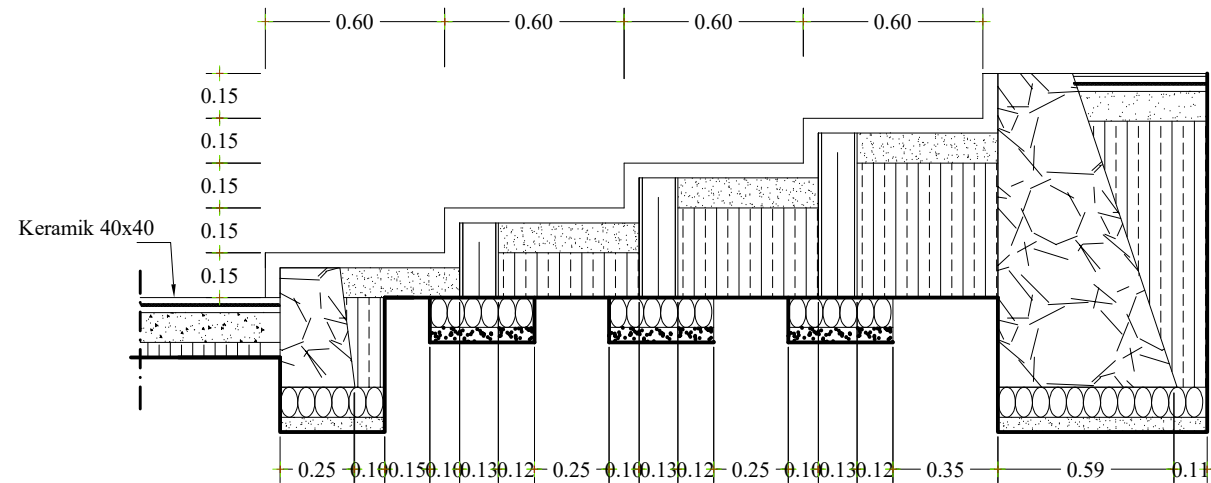

## POTONGAN E - E

SKALA 1 : 25

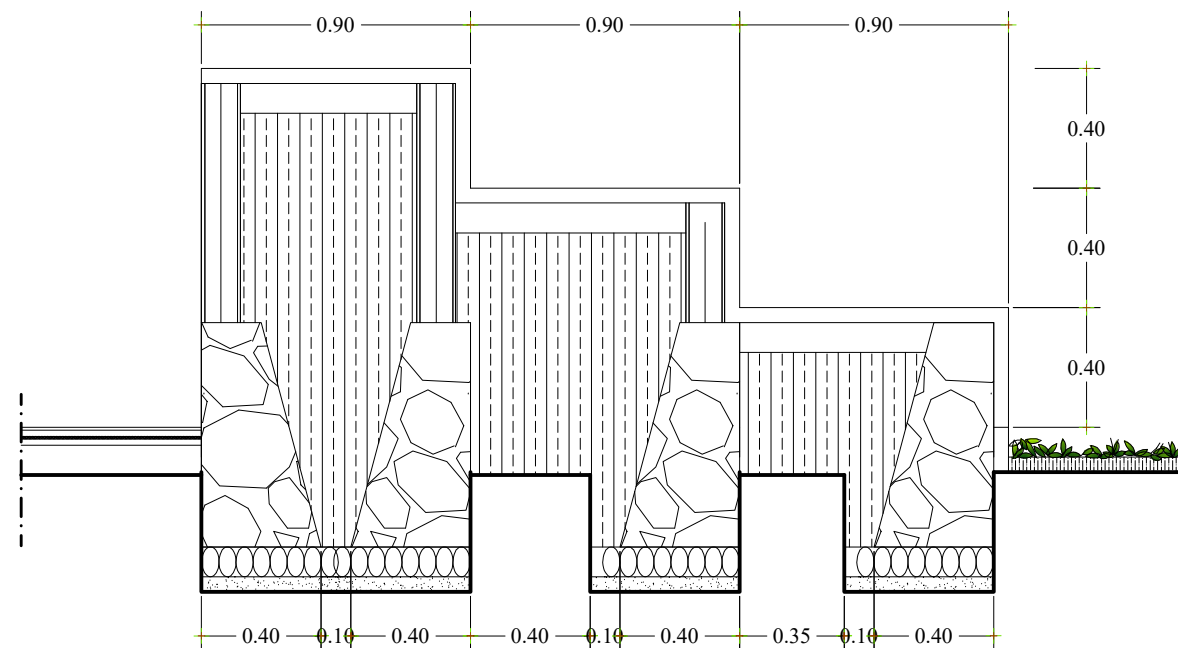

## POTONGAN F - F

SKALA 1 : 25

Keterangan



PEMERINTAH PROVINSI SUMATERA UTARA  
DINAS SUMBER DAYA AIR,  
CIPTA KARYA DAN TATA  
RUANG  
Jl. Sakti Lubis No. 7 Telp. (061) 7860644 Medan

LEGENDA

Nama Pekerjaan

DED PENATAAN ALUN-ALUN KOTA  
PADA KOTA PADANGSIDIMPUAN

DIKETAHUI

KUASA PENGGUNA ANGGARAN BIDANG CIPTA  
KARYA DINAS SUMBER DAYA AIR, CIPTA KARYA  
DAN TATA RUANG  
PROVINSI SUMATERA UTARA

**CHAIRUL ABIDIN, ST, M.Si**  
NIP. 19710809 200502 1 001

DISETUJUI

PEJABAT PELAKSANA TEKNIS KEGIATAN  
BIDANG CIPTA KARYA DINAS SUMBER DAYA AIR,  
CIPTA KARYA DAN TATA RUANG PROVINSI  
SUMATERA UTARA

**HARRY ISWINDI SYAHPUTRA, ST.**  
NIP. 19790129 200901 1 002

KONSULTAN PERENCANA  
CV. KARYA VITALOKA

**Mhd. Saleh Batubara, ST**  
Team Leader

NAMA GAMBAR

SKALA

POTONGAN E - E  
POTONGAN F - F

1' 25  
1' 25




LOKASI

NO.LBR

JLH.LBR


06

35

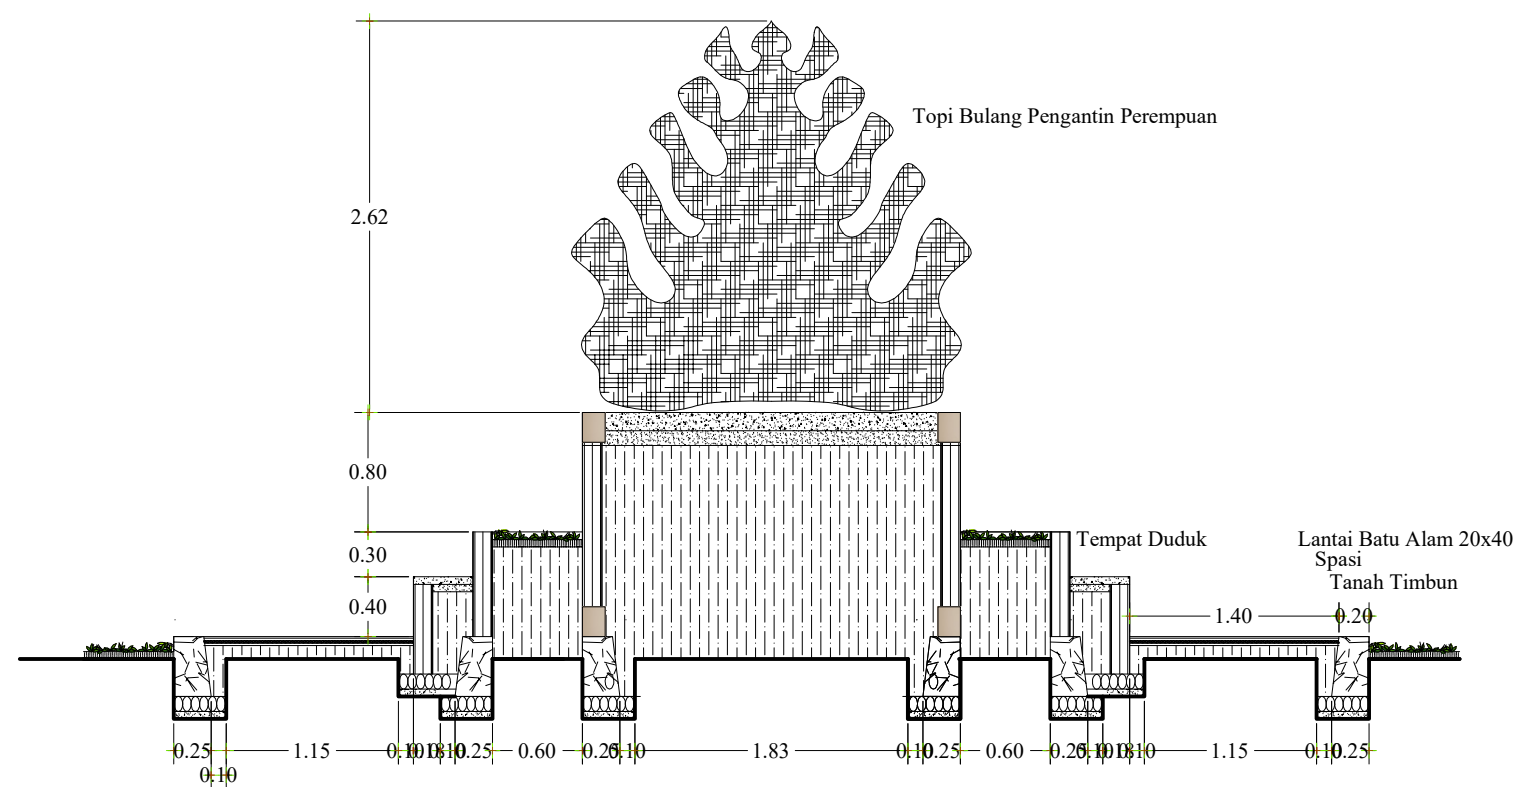

## POTONGAN G - G

SKALA 1 : 50

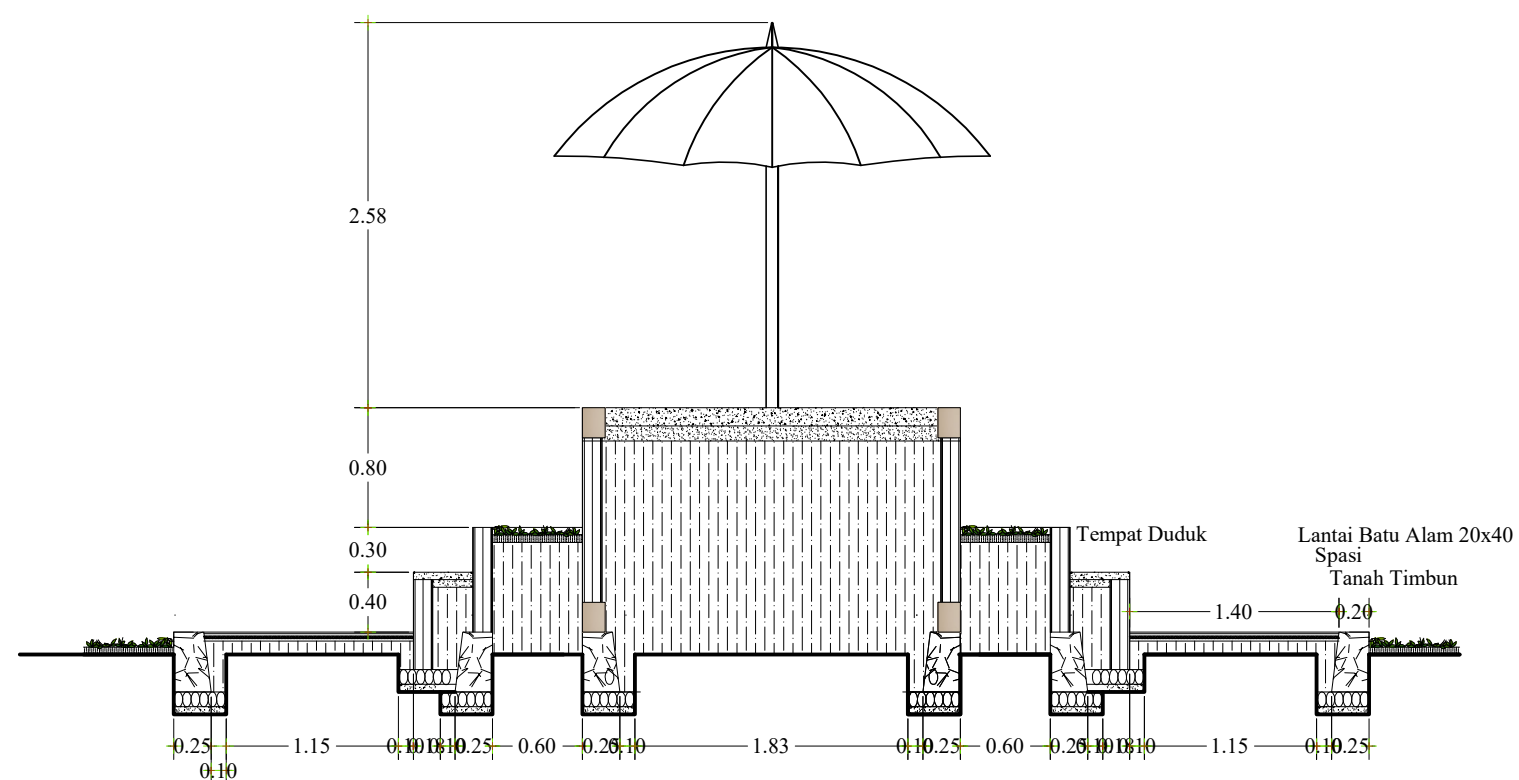

## POTONGAN H - H

SKALA 1 : 50

Keterangan



PEMERINTAH PROVINSI SUMATERA UTARA  
DINAS SUMBER DAYA AIR,  
CIPTA KARYA DAN TATA  
RUANG  
Jl. Sakti Lubis No. 7 Telp. (061) 7860644 Medan

LEGENDA

Nama Pekerjaan

DED PENATAAN ALUN-ALUN KOTA  
PADA KOTA PADANGSIDIMPUAN

DIKETAHUI

KUASA PENGGUNA ANGGARAN BIDANG CIPTA  
KARYA DINAS SUMBER DAYA AIR, CIPTA KARYA  
DAN TATA RUANG  
PROVINSI SUMATERA UTARA

**CHAIRUL ABIDIN, ST, M.Si**  
NIP. 19710809 200502 1 001

DISETUJUI

PEJABAT PELAKSANA TEKNIS KEGIATAN  
BIDANG CIPTA KARYA DINAS SUMBER DAYA AIR,  
CIPTA KARYA DAN TATA RUANG PROVINSI  
SUMATERA UTARA

**HARRY ISWINDI SYAHPUTRA, ST.**  
NIP. 19790129 200901 1 002

KONSULTAN PERENCANA  
CV. KARYA VITALOKA

**Mhd. Saleh Batubara, ST**  
Team Leader

NAMA GAMBAR	SKALA
POTONGAN G - G	1' 50
POTONGAN H - H	1' 50




LOKASI	NO.LBR	JLH.LBR
	07	35



# Tampak Depan Ikon

SKALA 1 : 100

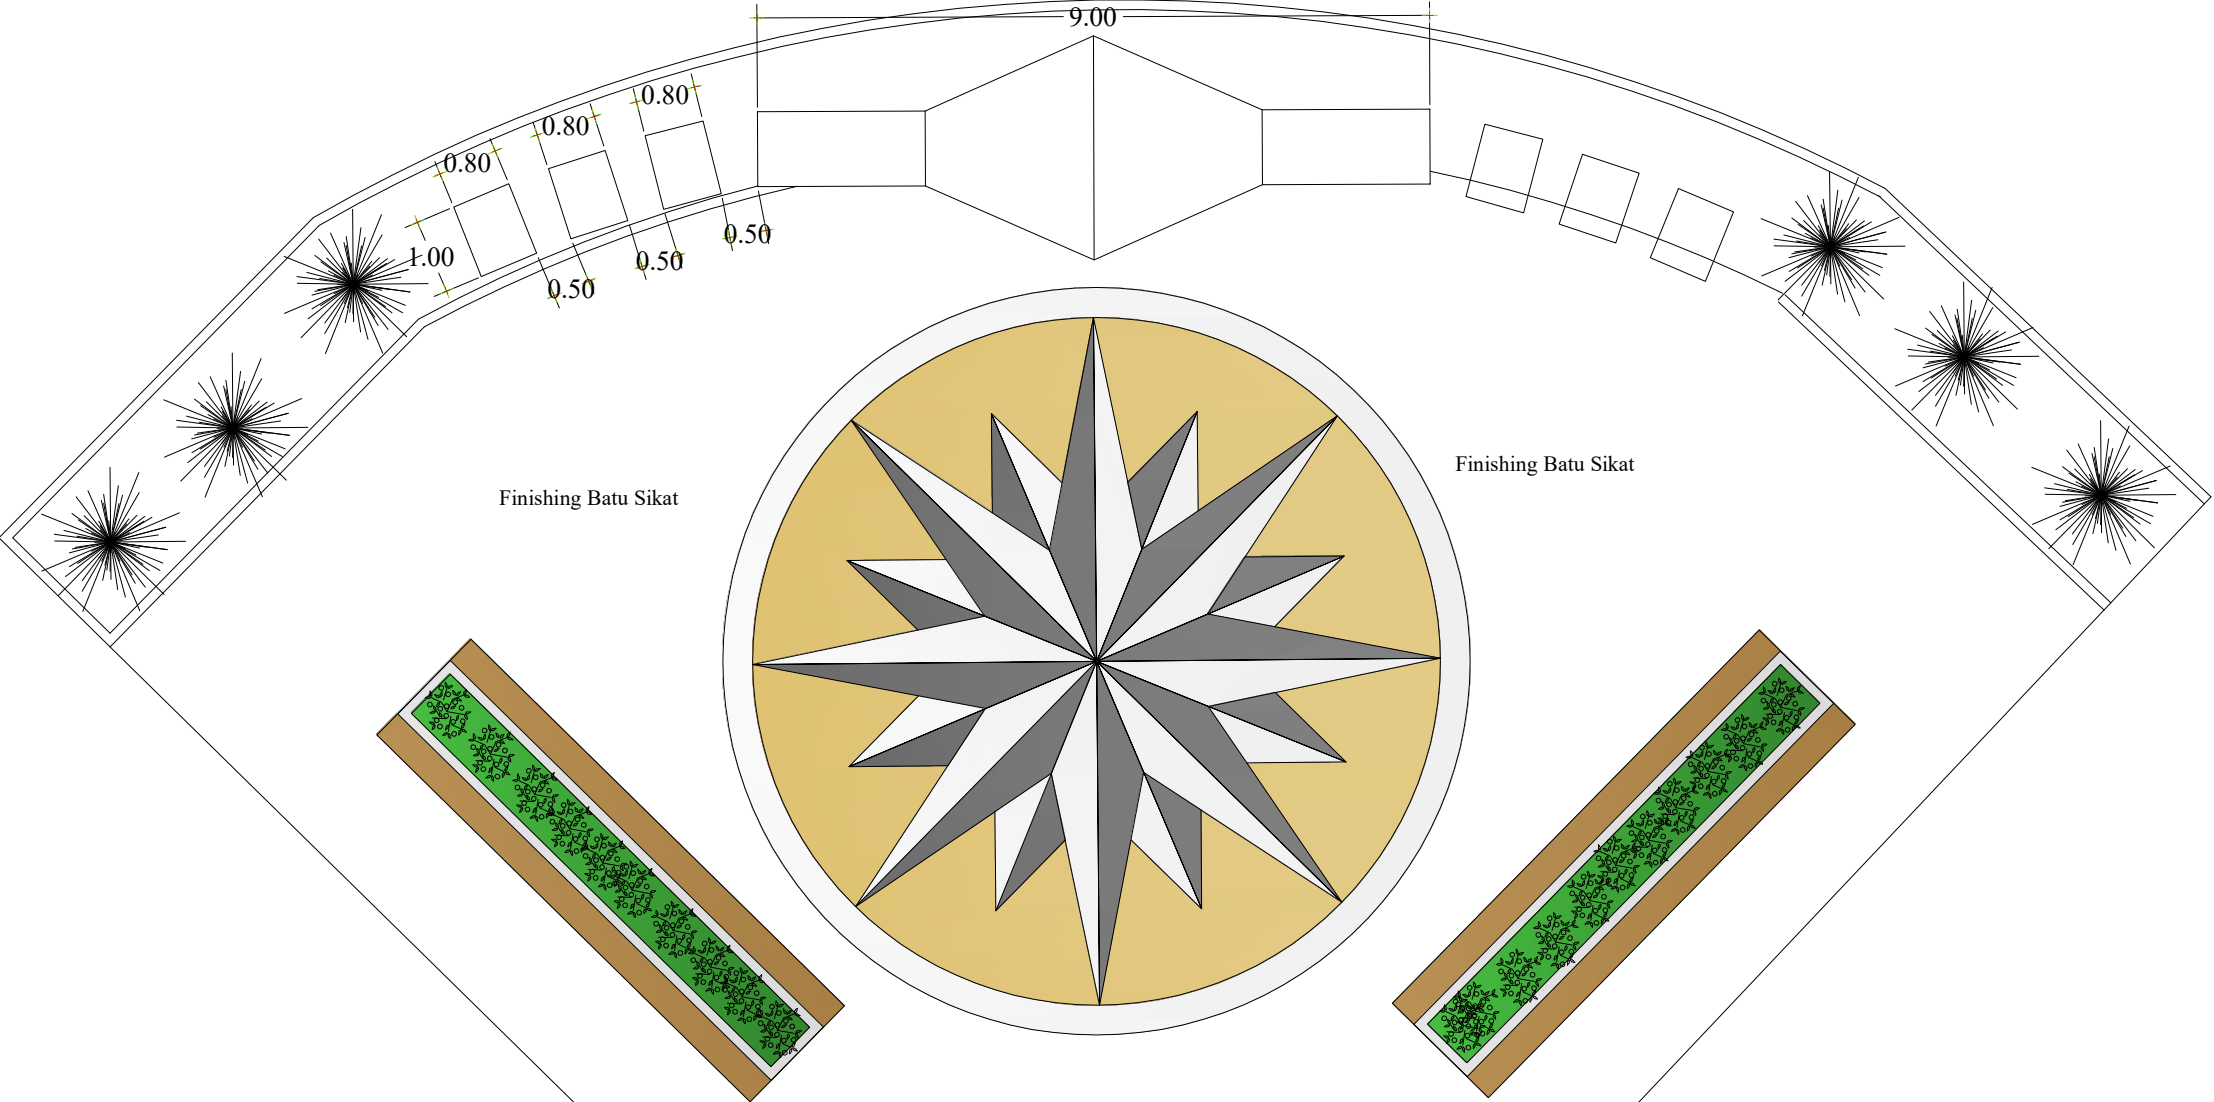

## Keterangan



PEMERINTAH PROVINSI SUMATERA UTARA  
DINAS SUMBER DAYA AIR,  
CIPTA KARYA DAN TATA  
RUANG  
Jl. Sakti Lubis No. 7 Telp. (061) 7860644 Medan

## LEGENDA

Nama Pekerjaan

DED PENATAAN ALUN-ALUN KOTA  
PADA KOTA PADANGSIDIMPUAN

DIKETAHUI

KUASA PENGGUNA ANGGARAN BIDANG CIPTA  
KARYA DINAS SUMBER DAYA AIR, CIPTA KARYA  
DAN TATA RUANG  
PROVINSI SUMATERA UTARA

**CHAIRUL ABIDIN, ST, M.Si**  
NIP. 19710809 200502 1 001

DISETUJUI

PEJABAT PELAKSANA TEKNIS KEGIATAN  
BIDANG CIPTA KARYA DINAS SUMBER DAYA AIR,  
CIPTA KARYA DAN TATA RUANG PROVINSI  
SUMATERA UTARA

**HARRY ISWINDI SYAHPUTRA, ST.**  
NIP. 19790129 200901 1 002

KONSULTAN PERENCANA  
CV. KARYA VITALOKA

**Mhd. Saleh Batubara, ST**  
Team Leader

NAMA GAMBAR

SKALA

TAMPAK DEPAK IKON  
SITE PLAN IKON  
RENCANA LANTAI

1 : 100



CV. KARYA VITALOKA KONSULTAN  
Jl. ... ..  
Jambi ... ..

LOKASI

NO.LBR

JLH.LBR


08

35








Tampak Depan Sopo Godang  
SKALA 1 : 100

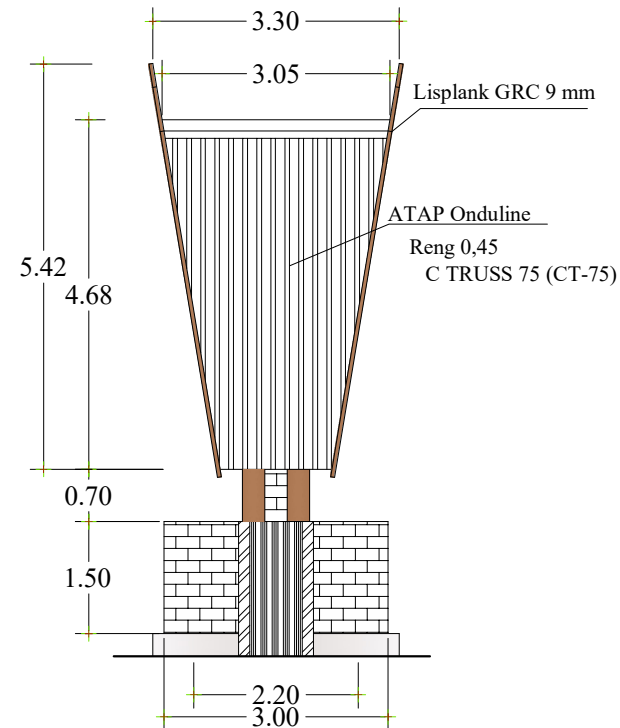

Tampak Samping Sopo Godang  
SKALA 1 : 100

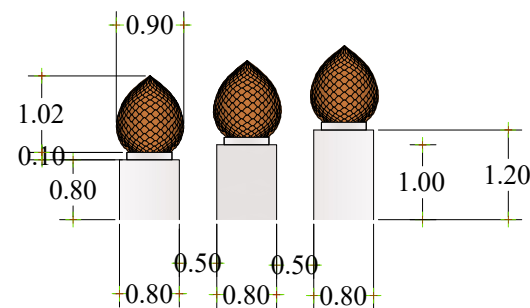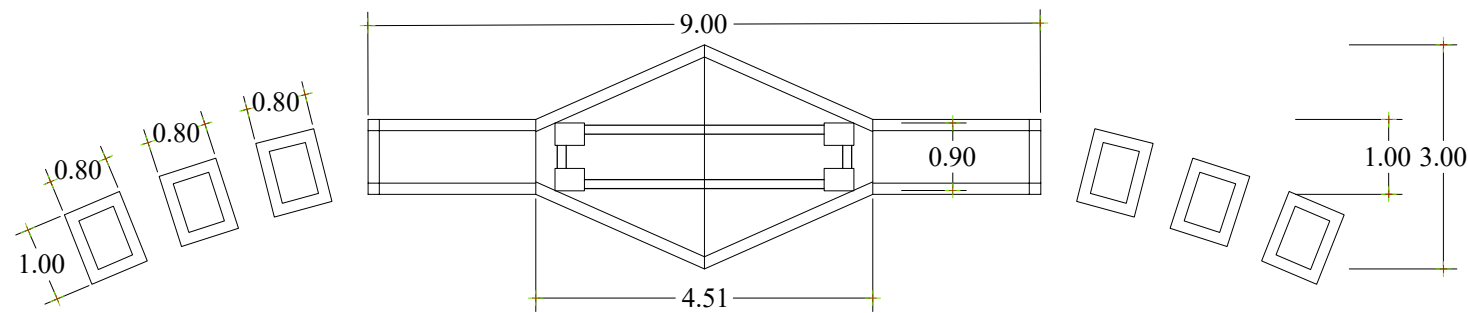

Detail Tugu Salak  
SKALA 1 : 100

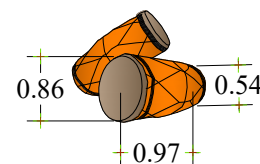

Detail Gendang  
SKALA 1 : 100

Keterangan



PEMERINTAH PROVINSI SUMATERA UTARA  
DINAS SUMBER DAYA AIR,  
CIPTA KARYA DAN TATA  
RUANG  
Jl. Sakti Lubis No. 7 Telp. (061) 7860644 Medan

LEGENDA

Nama Pekerjaan

DED PENATAAN ALUN-ALUN KOTA  
PADA KOTA PADANGSIDIMPUAN

DIKETAHUI

KUASA PENGGUNA ANGGARAN BIDANG CIPTA  
KARYA DINAS SUMBER DAYA AIR, CIPTA KARYA  
DAN TATA RUANG  
PROVINSI SUMATERA UTARA

**CHAIRUL ABIDIN, ST, M.Si**  
NIP. 19710809 200502 1 001

DISETUJUI

PEJABAT PELAKSANA TEKNIS KEGIATAN  
BIDANG CIPTA KARYA DINAS SUMBER DAYA AIR,  
CIPTA KARYA DAN TATA RUANG PROVINSI  
SUMATERA UTARA

**HARRY ISWINDI SYAHPUTRA, ST.**  
NIP. 19790129 200901 1 002


KONSULTAN PERENCANA  
CV. KARYA VITALOKA



**Mhd. Saleh Batubara, ST**  
Team Leader


NAMA GAMBAR	SKALA
DETAIL SOPO GODANG DETAIL TUGU SALAK DETAIL GENDANG	1 : 100



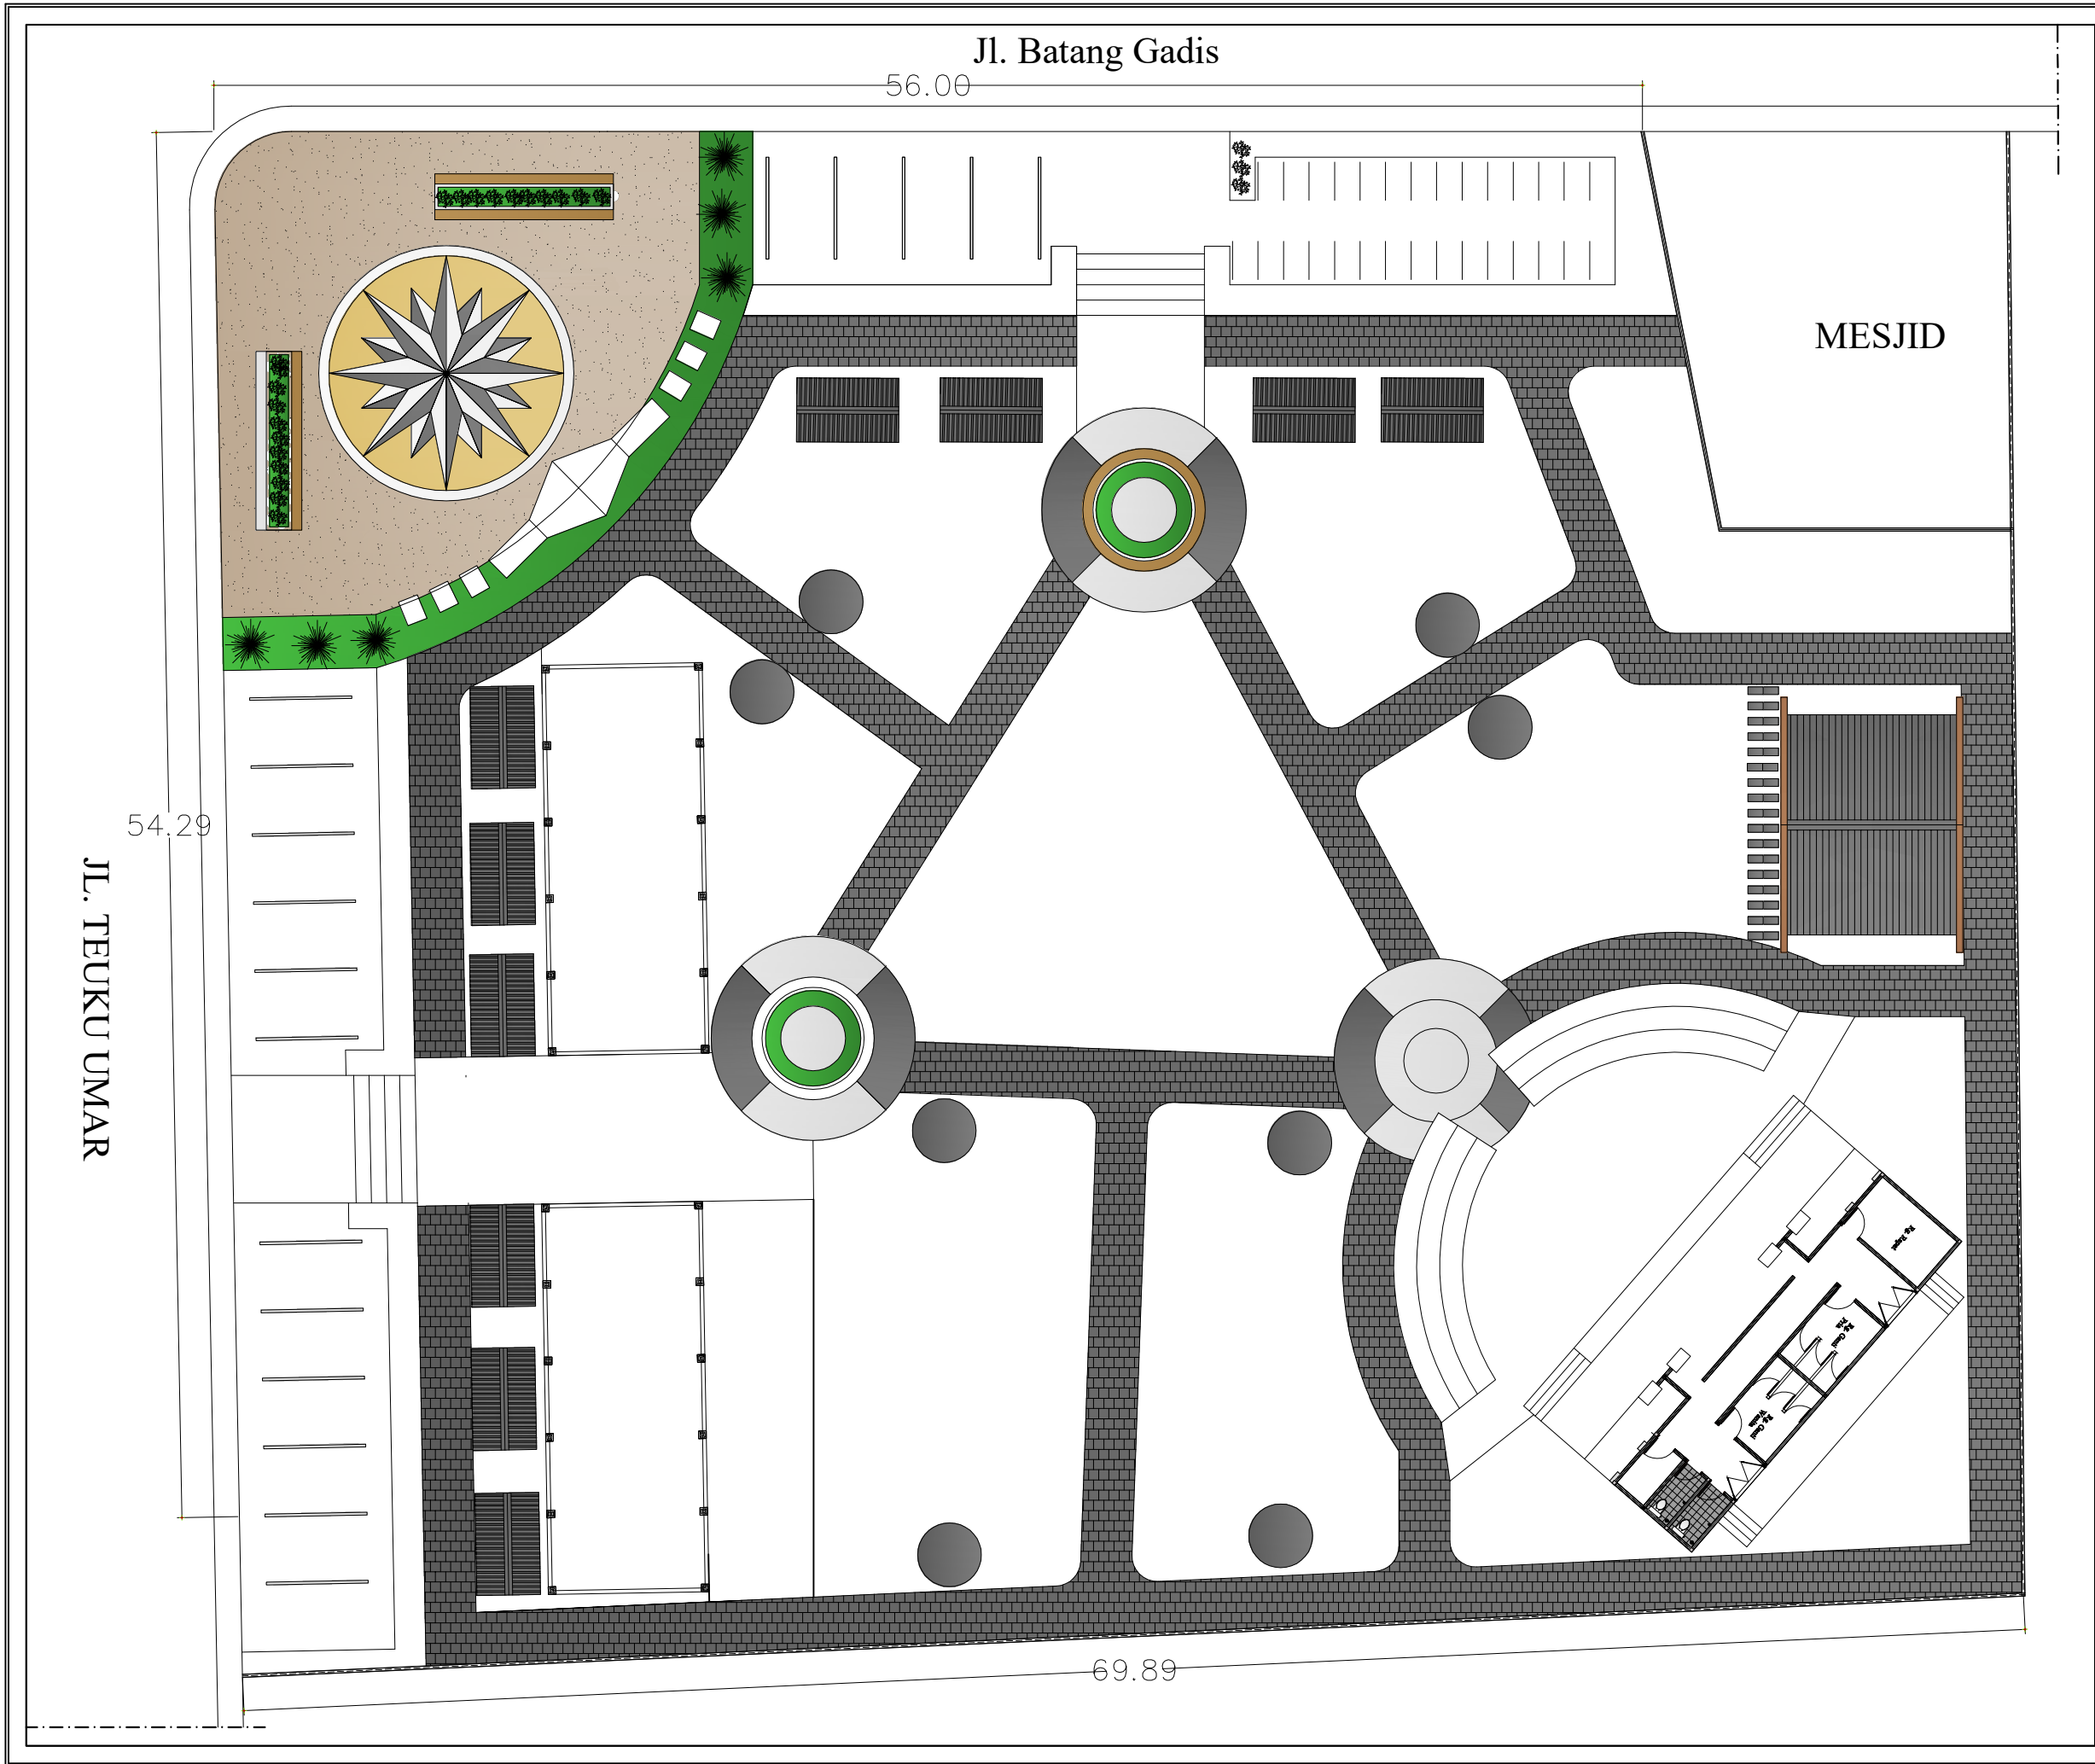

LOKASI	NO.LBR	JLH.LBR
	09	35

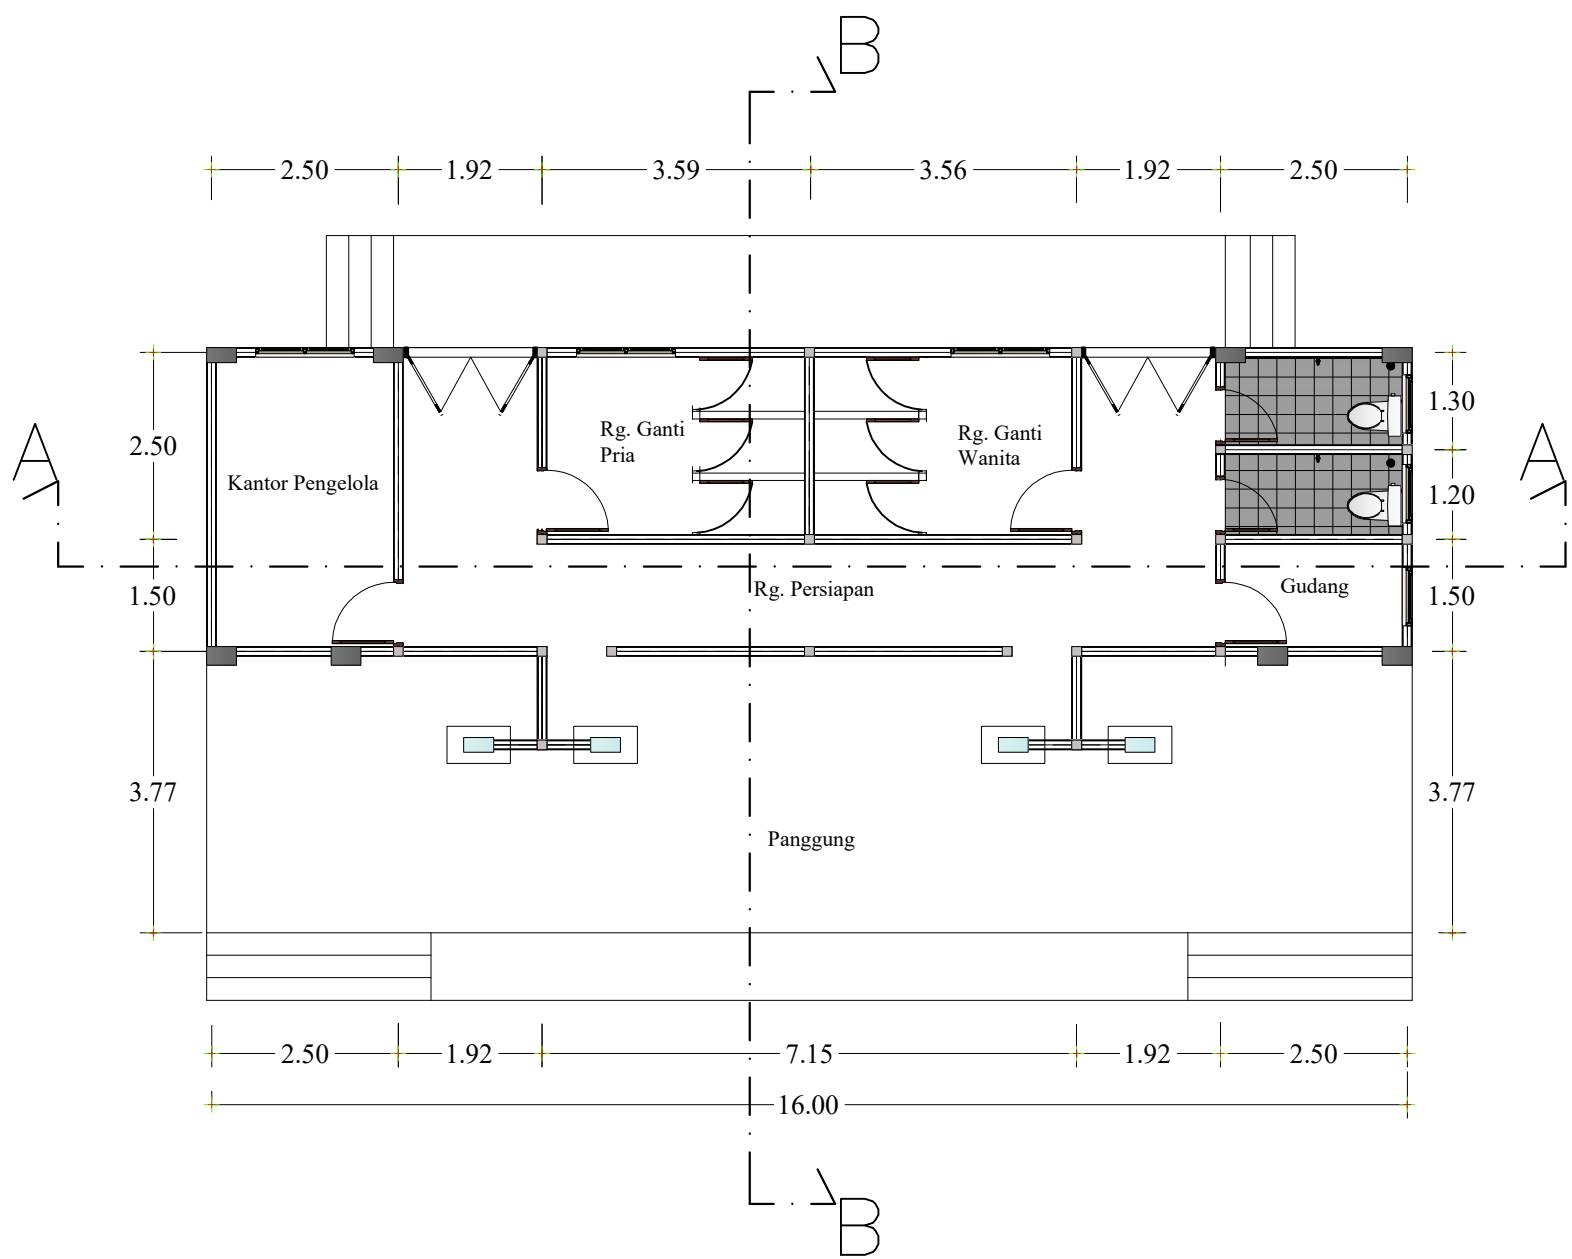


Keterangan		
<div><div></div><div>PEMERINTAH PROVINSI SUMATERA UTARA DINAS SUMBER DAYA AIR, CIPTA KARYA DAN TATA RUANG Jl. Sakti Lubis No. 7 Telp. (061) 7860644 Medan</div></div>		
LEGENDA		
Nama Pekerjaan		
DED PENATAAN ALUN-ALUN KOTA PADA KOTA PADANGSIDIMPUAN		
DIKETAHUI		
KUASA PENGGUNA ANGGARAN BIDANG CIPTA KARYA DINAS SUMBER DAYA AIR, CIPTA KARYA DAN TATA RUANG PROVINSI SUMATERA UTARA		
<div><b><u>CHAIRUL ABIDIN, ST, M.Si</u></b> NIP. 19710809 200502 1 001</div>		
DISETUJUI		
PEJABAT PELAKSANA TEKNIS KEGIATAN BIDANG CIPTA KARYA DINAS SUMBER DAYA AIR, CIPTA KARYA DAN TATA RUANG PROVINSI SUMATERA UTARA		
<div><b><u>HARRY ISWINDI SYAHPUTRA, ST.</u></b> NIP. 19790129 200901 1 002</div>		
KONSULTAN PERENCANA CV. KARYA VITALOKA		
<div><b><u>Mhd. Saleh Batubara, ST</u></b> Team Leader</div>		
NAMA GAMBAR	SKALA	
PEMASANGAN BATU ANDESIT PADA JOGING TRACK	1 : 100	
<div><div></div><div>CV. KARYA VITALOKA KONSULTAN Jl. ... .. Jambi ... ..</div></div>		
LOKASI	NO.LBR	JLH.LBR
	10	35




DENAH RENCANA  
SKALA 1 : 100

Keterangan		
<div><div></div><div>PEMERINTAH PROVINSI SUMATERA UTARA DINAS SUMBER DAYA AIR, CIPTA KARYA DAN TATA RUANG Jl. Sakti Lubis No. 7 Telp. (061) 7860644 Medan</div></div>		
LEGENDA		
Nama Pekerjaan		
DED PENATAAN ALUN-ALUN KOTA PADA KOTA PADANGSIDIMPUAN		
DIKETAHUI		
KUASA PENGGUNA ANGGARAN BIDANG CIPTA KARYA DINAS SUMBER DAYA AIR, CIPTA KARYA DAN TATA RUANG PROVINSI SUMATERA UTARA		
<div><div><b><u>CHAIRUL ABIDIN, ST, M.Si</u></b></div><div>NIP. 19710809 200502 1 001</div></div>		
DISETUJUI		
PEJABAT PELAKSANA TEKNIS KEGIATAN BIDANG CIPTA KARYA DINAS SUMBER DAYA AIR, CIPTA KARYA DAN TATA RUANG PROVINSI SUMATERA UTARA		
<div><div><b><u>HARRY ISWINDI SYAHPUTRA, ST.</u></b></div><div>NIP. 19790129 200901 1 002</div></div>		
KONSULTAN PERENCANA CV. KARYA VITALOKA		
<div><div><b><u>Mhd. Saleh Batubara, ST</u></b></div><div>Team Leader</div></div>		
NAMA GAMBAR	SKALA	
DENAH AMPHITHEATER	1 : 100	
<div><div></div><div>CV. KARYA VITALOKA KONSULTAN Jl. ... .. Jambi ... ..</div></div>		
LOKASI	NO.LBR	JLH.LBR
	11	35



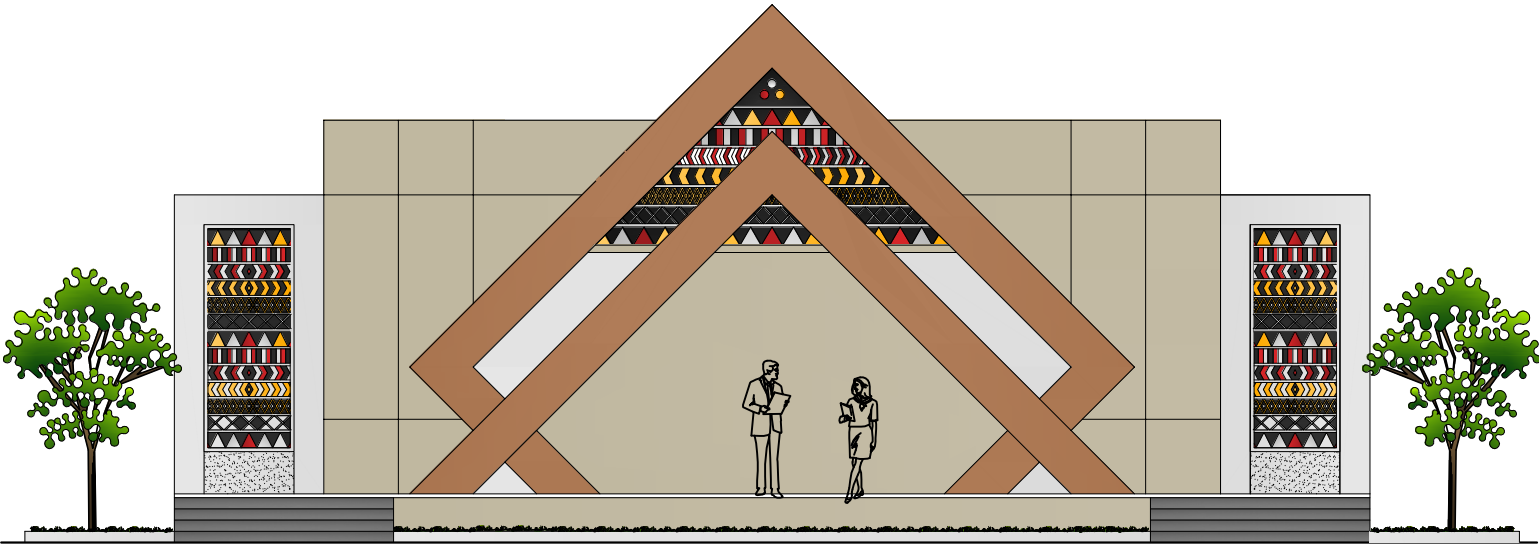

TAMPAK DEPAN  
SKALA 1 : 100

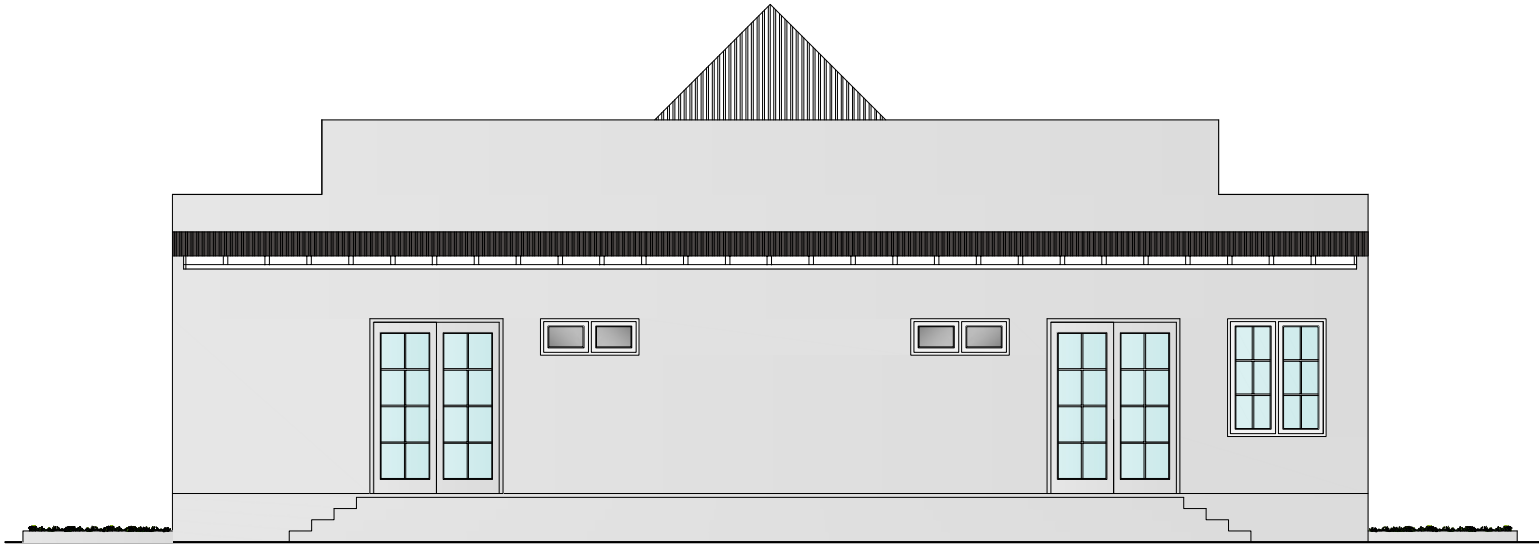

TAMPAK BELAKANG  
SKALA 1 : 100

Keterangan

PEMERINTAH PROVINSI SUMATERA UTARA  
DINAS SUMBER DAYA AIR,  
CIPTA KARYA DAN TATA  
RUANG  
Jl. Sakti Lubis No. 7 Telp. (061) 7860644 Medan

LEGENDA

Nama Pekerjaan

DED PENATAAN ALUN-ALUN KOTA  
PADA KOTA PADANGSIDIMPUAN

DIKETAHUI

KUASA PENGGUNA ANGGARAN BIDANG CIPTA  
KARYA DINAS SUMBER DAYA AIR, CIPTA KARYA  
DAN TATA RUANG  
PROVINSI SUMATERA UTARA

**CHAIRUL ABIDIN, ST, M.Si**  
NIP. 19710809 200502 1 001

DISETUJUI

PEJABAT PELAKSANA TEKNIS KEGIATAN  
BIDANG CIPTA KARYA DINAS SUMBER DAYA AIR,  
CIPTA KARYA DAN TATA RUANG PROVINSI  
SUMATERA UTARA

**HARRY ISWINDI SYAHPUTRA, ST.**  
NIP. 19790129 200901 1 002


KONSULTAN PERENCANA  
CV. KARYA VITALOKA

**Mhd. Saleh Batubara, ST**  
Team Leader

NAMA GAMBAR	SKALA
TAMPAK DEPAN TAMPAK BELAKANG AMPHITHEATER	1' 100




LOKASI	NO.LBR	JLH.LBR
	12	35

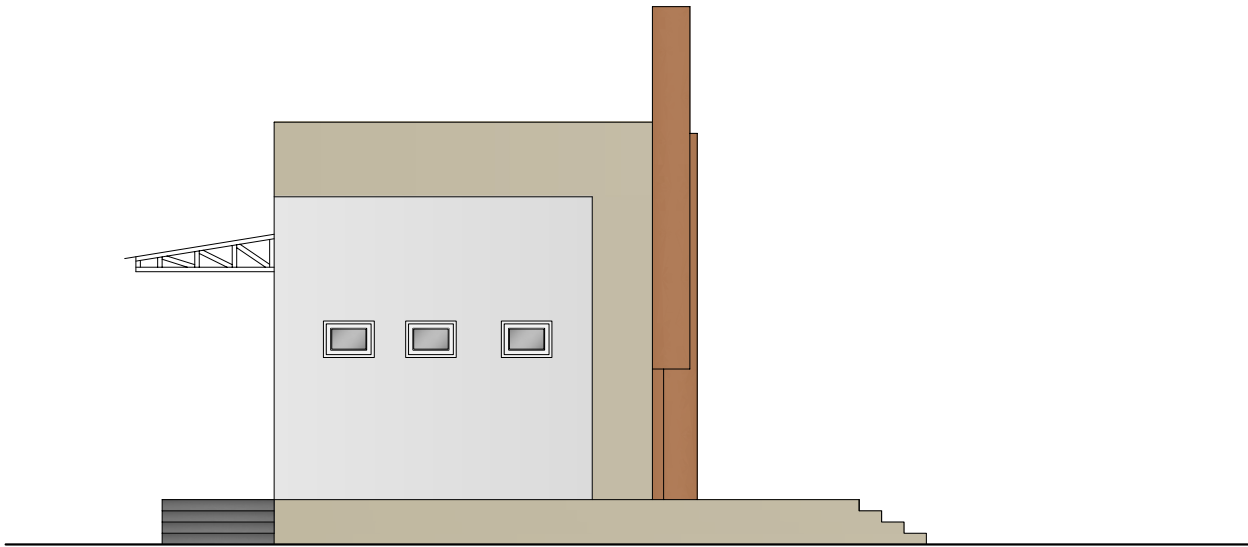

TAMPAK SAMPING KIRI

SKALA 1 : 100

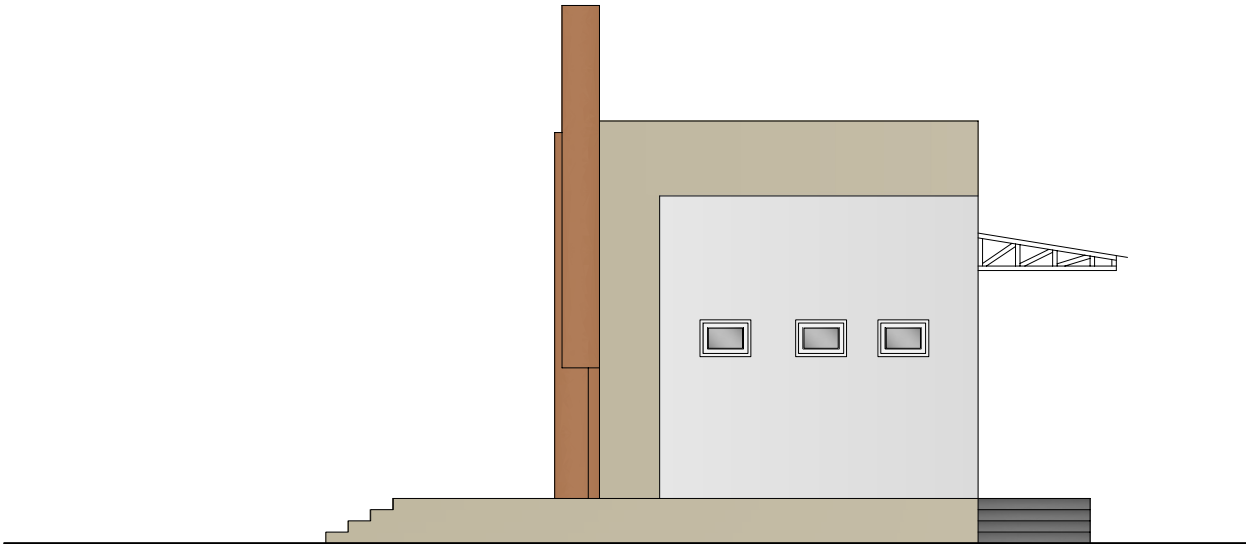

TAMPAK SAMPING KANAN

SKALA 1 : 100

Keterangan



PEMERINTAH PROVINSI SUMATERA UTARA  
DINAS SUMBER DAYA AIR,  
CIPTA KARYA DAN TATA  
RUANG  
Jl. Sakti Lubis No. 7 Telp. (061) 7860644 Medan

LEGENDA

Nama Pekerjaan

DED PENATAAN ALUN-ALUN KOTA  
PADA KOTA PADANGSIDIMPUAN

DIKETAHUI

KUASA PENGGUNA ANGGARAN BIDANG CIPTA  
KARYA DINAS SUMBER DAYA AIR, CIPTA KARYA  
DAN TATA RUANG  
PROVINSI SUMATERA UTARA

**CHAIRUL ABIDIN, ST, M.Si**  
NIP. 19710809 200502 1 001

DISETUJUI

PEJABAT PELAKSANA TEKNIS KEGIATAN  
BIDANG CIPTA KARYA DINAS SUMBER DAYA AIR,  
CIPTA KARYA DAN TATA RUANG PROVINSI  
SUMATERA UTARA

**HARRY ISWINDI SYAHPUTRA, ST.**  
NIP. 19790129 200901 1 002

KONSULTAN PERENCANA  
CV. KARYA VITALOKA

**Mhd. Saleh Batubara, ST**  
Team Leader

NAMA GAMBAR

SKALA

T. SAMPING KIRI  
T. SAMPING KANAN  
AMPHITHEATER

1 : 100



**CV. KARYA VITALOKA KONSULTAN**  
Jl. Arifin No. 1, Kecamatan Kertakuning, Kota Padang, Sumatera Barat  
Telp. (075) 8123456, Fax. (075) 8123457, Email: karyavitaloka@gmail.com


LOKASI

NO.LBR

JLH.LBR

13


35

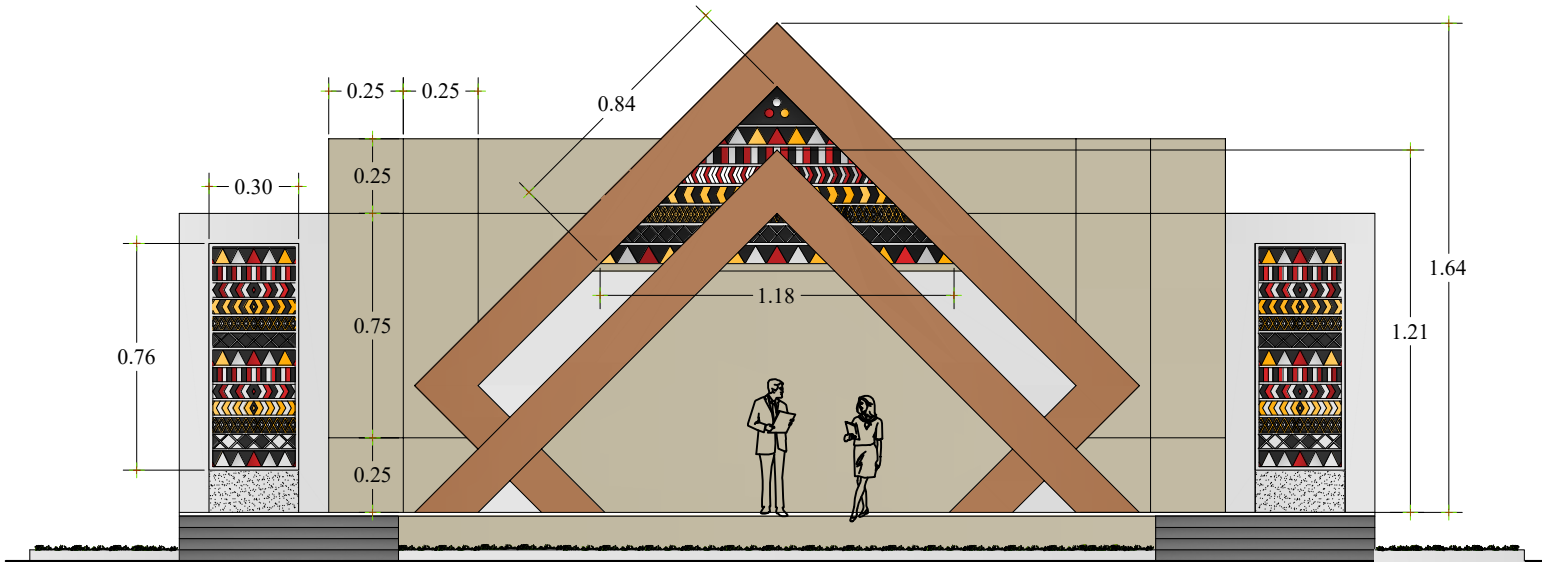

DETAIL FASADE

SKALA 1 : 100

Keterangan



PEMERINTAH PROVINSI SUMATERA UTARA  
DINAS SUMBER DAYA AIR,  
CIPTA KARYA DAN TATA  
RUANG  
Jl. Sakti Lubis No. 7 Telp. (061) 7860644 Medan

LEGENDA

Nama Pekerjaan

DED PENATAAN ALUN-ALUN KOTA  
PADA KOTA PADANGSIDIMPUAN

DIKETAHUI

KUASA PENGGUNA ANGGARAN BIDANG CIPTA  
KARYA DINAS SUMBER DAYA AIR, CIPTA KARYA  
DAN TATA RUANG  
PROVINSI SUMATERA UTARA

**CHAIRUL ABIDIN, ST, M.Si**  
NIP. 19710809 200502 1 001

DISETUJUI

PEJABAT PELAKSANA TEKNIS KEGIATAN  
BIDANG CIPTA KARYA DINAS SUMBER DAYA AIR,  
CIPTA KARYA DAN TATA RUANG PROVINSI  
SUMATERA UTARA

**HARRY ISWINDI SYAHPUTRA, ST.**  
NIP. 19790129 200901 1 002

KONSULTAN PERENCANA  
CV. KARYA VITALOKA

**Mhd. Saleh Batubara, ST**  
Team Leader


NAMA GAMBAR	SKALA
DETAIL FASADE AMPHITHEATER	1' 100





CV. KARYA VITALOKA KONSULTAN  
Jl. ... ..  
Telp. ... ..  
Fax ... ..  
Email ... ..  
Website ... ..


LOKASI	NO.LBR	JLH.LBR
	14	35

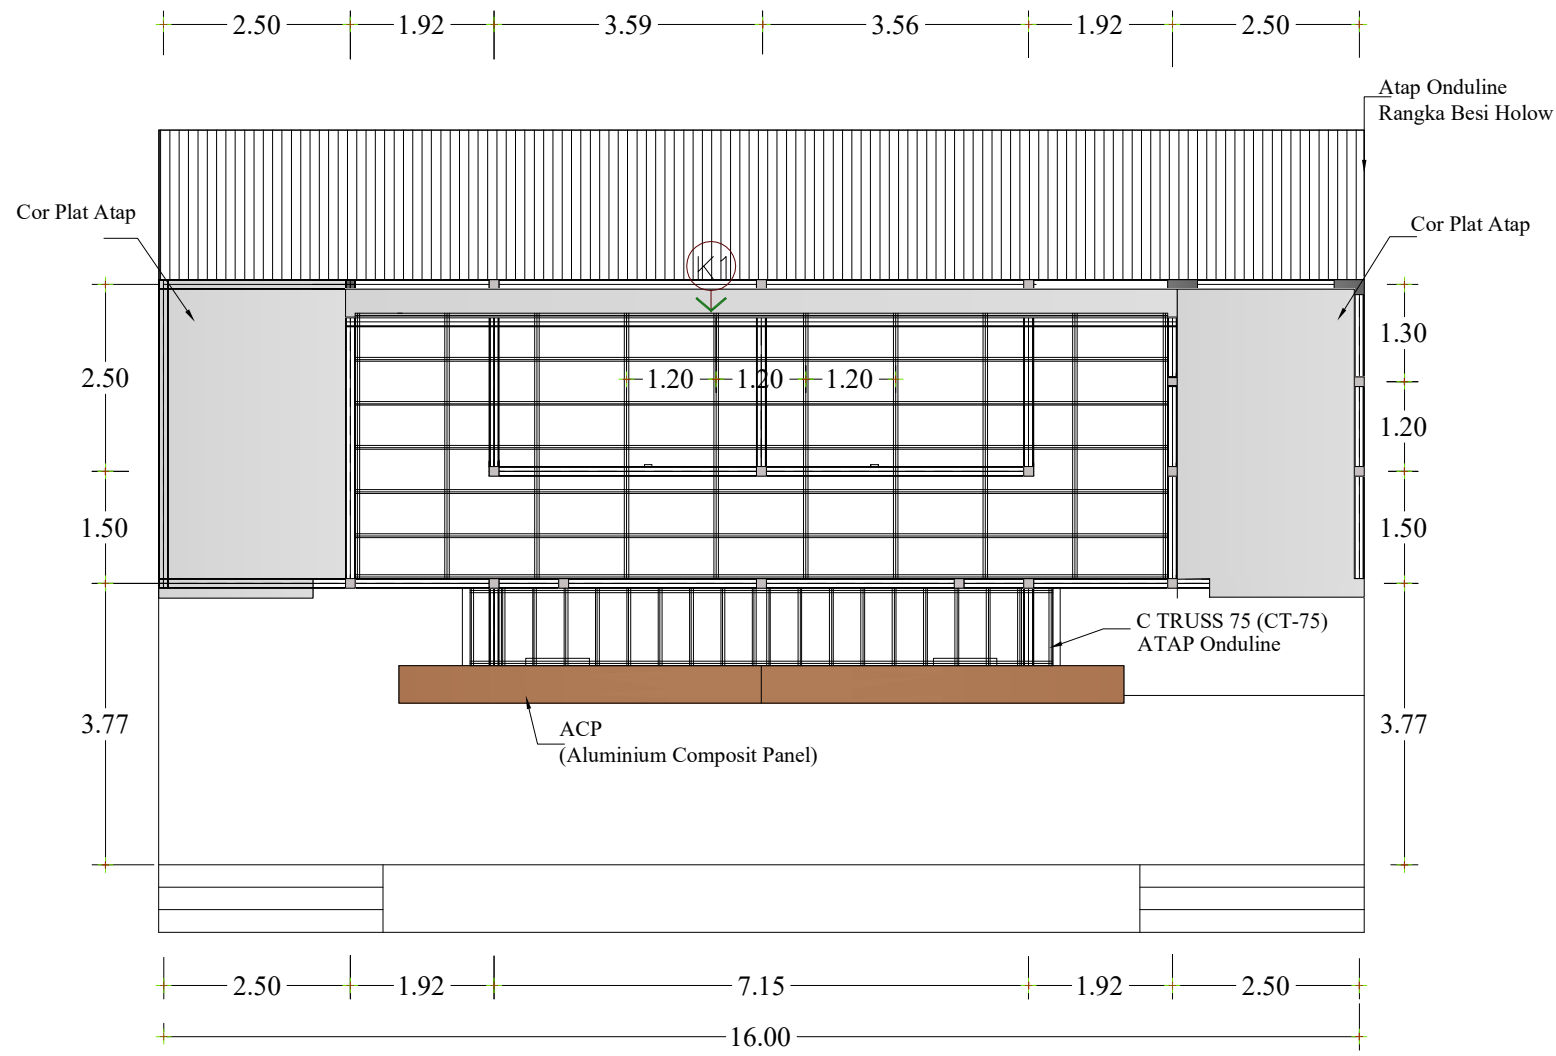





DENAH RENCANA ATAP  
SKALA 1 : 100

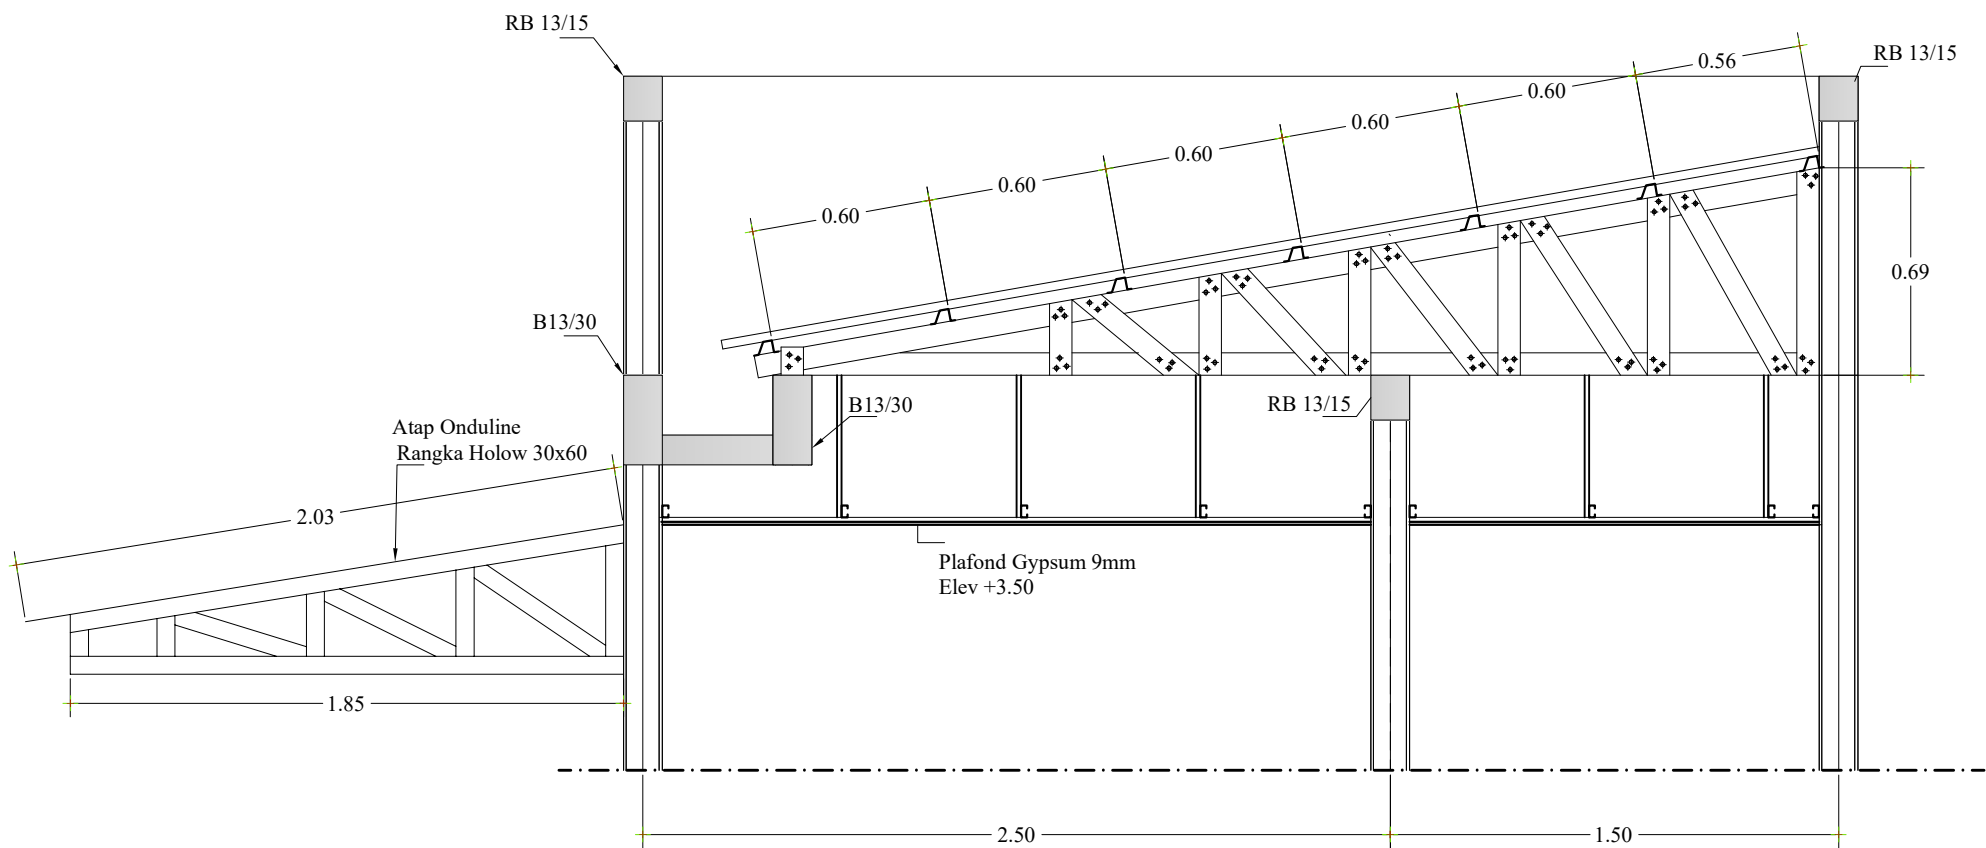Keterangan		
<div><div></div><div>PEMERINTAH PROVINSI SUMATERA UTARA DINAS SUMBER DAYA AIR, CIPTA KARYA DAN TATA RUANG Jl. Sakti Lubis No. 7 Telp. (061) 7860644 Medan</div></div>		
LEGENDA		
Nama Pekerjaan		
DED PENATAAN ALUN-ALUN KOTA PADA KOTA PADANGSIDIMPUAN		
DIKETAHUI		
KUASA PENGGUNA ANGGARAN BIDANG CIPTA KARYA DINAS SUMBER DAYA AIR, CIPTA KARYA DAN TATA RUANG PROVINSI SUMATERA UTARA		
<div><div><b><u>CHAIRUL ABIDIN, ST, M.Si</u></b></div><div>NIP. 19710809 200502 1 001</div></div>		
DISETUJUI		
PEJABAT PELAKSANA TEKNIS KEGIATAN BIDANG CIPTA KARYA DINAS SUMBER DAYA AIR, CIPTA KARYA DAN TATA RUANG PROVINSI SUMATERA UTARA		
<div><div><b><u>HARRY ISWINDI SYAHPUTRA, ST.</u></b></div><div>NIP. 19790129 200901 1 002</div></div>		
KONSULTAN PERENCANA CV. KARYA VITALOKA		
<div><div><b><u>Mhd. Saleh Batubara, ST</u></b></div><div>Team Leader</div></div>		
NAMA GAMBAR	SKALA	
DENAH RENCANA ATAP	1' 100	
<div><div></div><div>CV. KARYA VITALOKA KONSULTAN Jl. ... .. Jambi ... ..</div></div>		
LOKASI	NO.LBR	JLH.LBR
	15	35






DETAIL KUDA-KUDA K1  
SKALA 1 : 25

Keterangan		
<div><div></div><div><div>PEMERINTAH PROVINSI SUMATERA UTARA</div><div>DINAS SUMBER DAYA AIR,</div><div>CIPTA KARYA DAN TATA RUANG</div><div>Jl. Sakti Lubis No. 7 Telp. (061) 7860644 Medan</div></div></div>		
LEGENDA		
Nama Pekerjaan		
DED PENATAAN ALUN-ALUN KOTA PADA KOTA PADANGSIDIMPUAN		
DIKETAHUI		
KUASA PENGGUNA ANGGARAN BIDANG CIPTA KARYA DINAS SUMBER DAYA AIR, CIPTA KARYA DAN TATA RUANG PROVINSI SUMATERA UTARA		
<div><div><b>CHAIRUL ABIDIN, ST, M.Si</b></div><div>NIP. 19710809 200502 1 001</div></div>		
DISETUJUI		
PEJABAT PELAKSANA TEKNIS KEGIATAN BIDANG CIPTA KARYA DINAS SUMBER DAYA AIR, CIPTA KARYA DAN TATA RUANG PROVINSI SUMATERA UTARA		
<div><div><b>HARRY ISWINDI SYAHPUTRA, ST.</b></div><div>NIP. 19790129 200901 1 002</div></div>		
KONSULTAN PERENCANA CV. KARYA VITALOKA		
<div><div><b>Mhd. Saleh Batubara, ST</b></div><div>Team Leader</div></div>		
NAMA GAMBAR	SKALA	
DETAIL KUDA-KUDA	1 : 25	
<div><div></div><div><div>CV. KARYA VITALOKA KONSULTAN</div><div><small>Dit. - Arsitektur - Perencana Konstruksi Dan Survey Dan Instalasi P. Air</small></div><div><small>Jalan Lapangan, Medan 56, 56001 - Telp. (061) 840000</small></div></div></div>		
LOKASI	NO.LBR	JLH.LBR
	16	35





LOKASI	NO.LBR	JLHLBR
	17	35

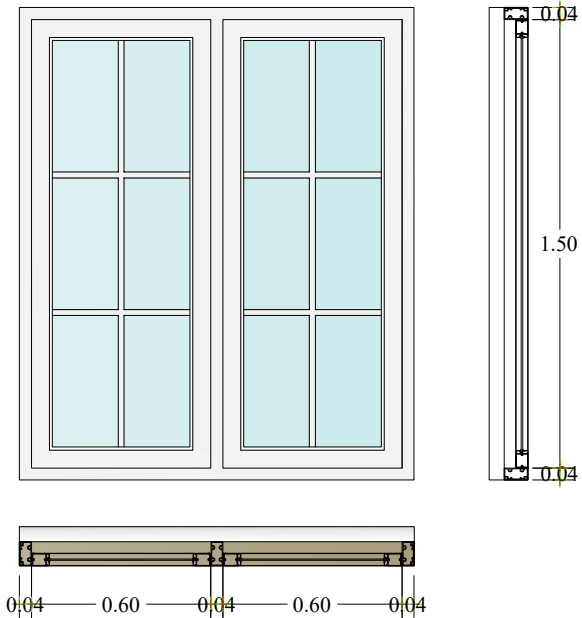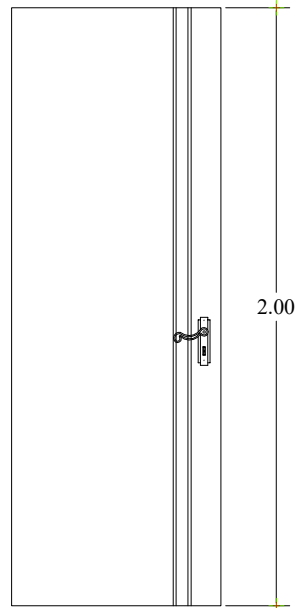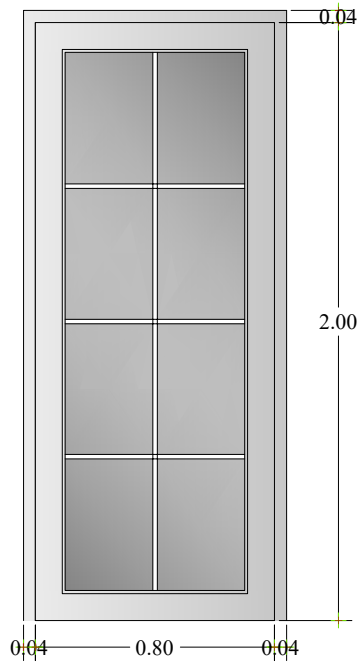


PINTU UPVC P1 (4 UNIT) SKALA 1 : 25

PINTU HPL PK (6 UNIT) SKALA 1 : 25

KOSEN JENDELA UPVC J2 (4 UNIT) SKALA 1 : 25

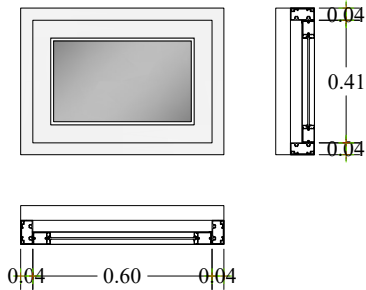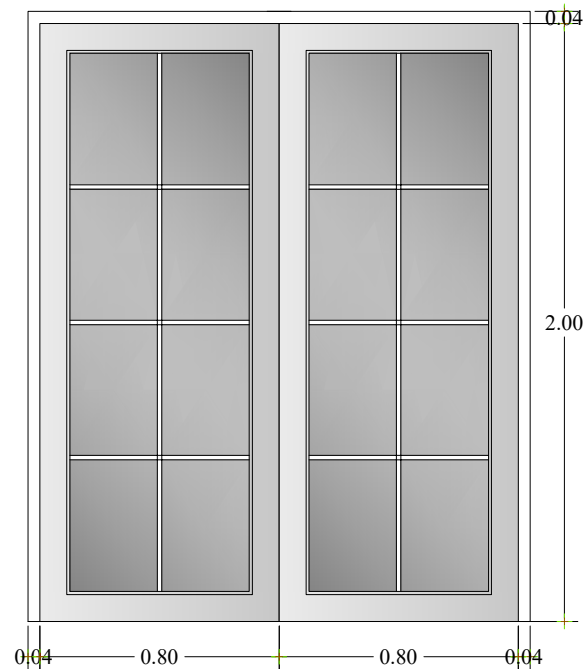


KOSEN V1 UPVC (4 UNIT) SKALA 1 : 25

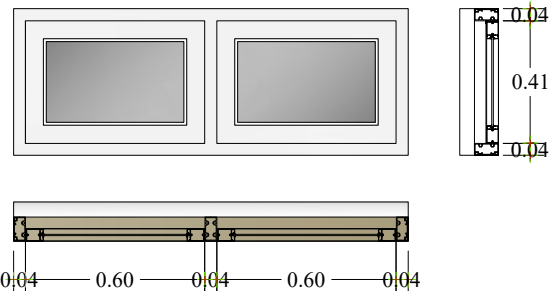

KOSEN V2 UPVC (4 UNIT) SKALA 1 : 25

PINTU UPVC P2 (2 UNIT) SKALA 1 : 25

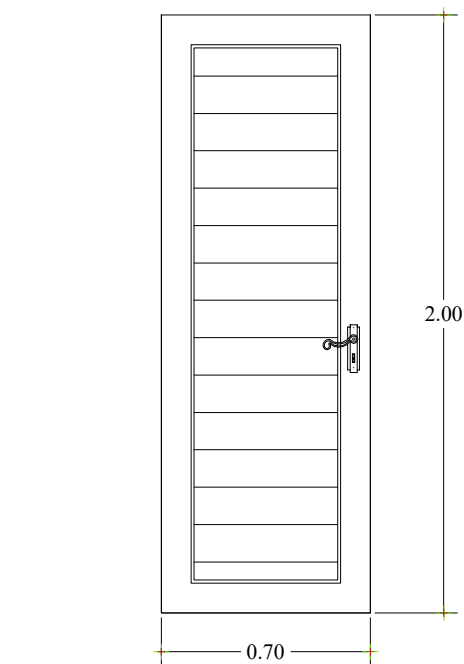

PINTU UPVC (PK) 2 UNIT SKALA 1 : 25

#### Keterangan



PEMERINTAH PROVINSI SUMATERA UTARA  
DINAS SUMBER DAYA AIR,  
CIPTA KARYA DAN TATA  
RUANG  
Jl. Sakti Lubis No. 7 Telp. (061) 7860644 Medan

#### LEGENDA

Nama Pekerjaan

DED PENATAAN ALUN-ALUN KOTA  
PADA KOTA PADANGSIDIMPUAN

DIKETAHUI

KUASA PENGGUNA ANGGARAN BIDANG CIPTA  
KARYA DINAS SUMBER DAYA AIR, CIPTA KARYA  
DAN TATA RUANG  
PROVINSI SUMATERA UTARA

**CHAIRUL ABIDIN, ST, M.Si**  
NIP. 19710809 200502 1 001

DISETUJUI

PEJABAT PELAKSANA TEKNIS KEGIATAN  
BIDANG CIPTA KARYA DINAS SUMBER DAYA AIR,  
CIPTA KARYA DAN TATA RUANG PROVINSI  
SUMATERA UTARA

**HARRY ISWINDI SYAHPUTRA, ST.**  
NIP. 19790129 200901 1 002

KONSULTAN PERENCANA  
CV. KARYA VITALOKA

**Mhd. Saleh Batubara, ST**  
Team Leader

NAMA GAMBAR

SKALA

DETAIL PINTU  
DAN JENDELA

1 : 25



LOKASI


NO.LBR

JLH.LBR



18


35

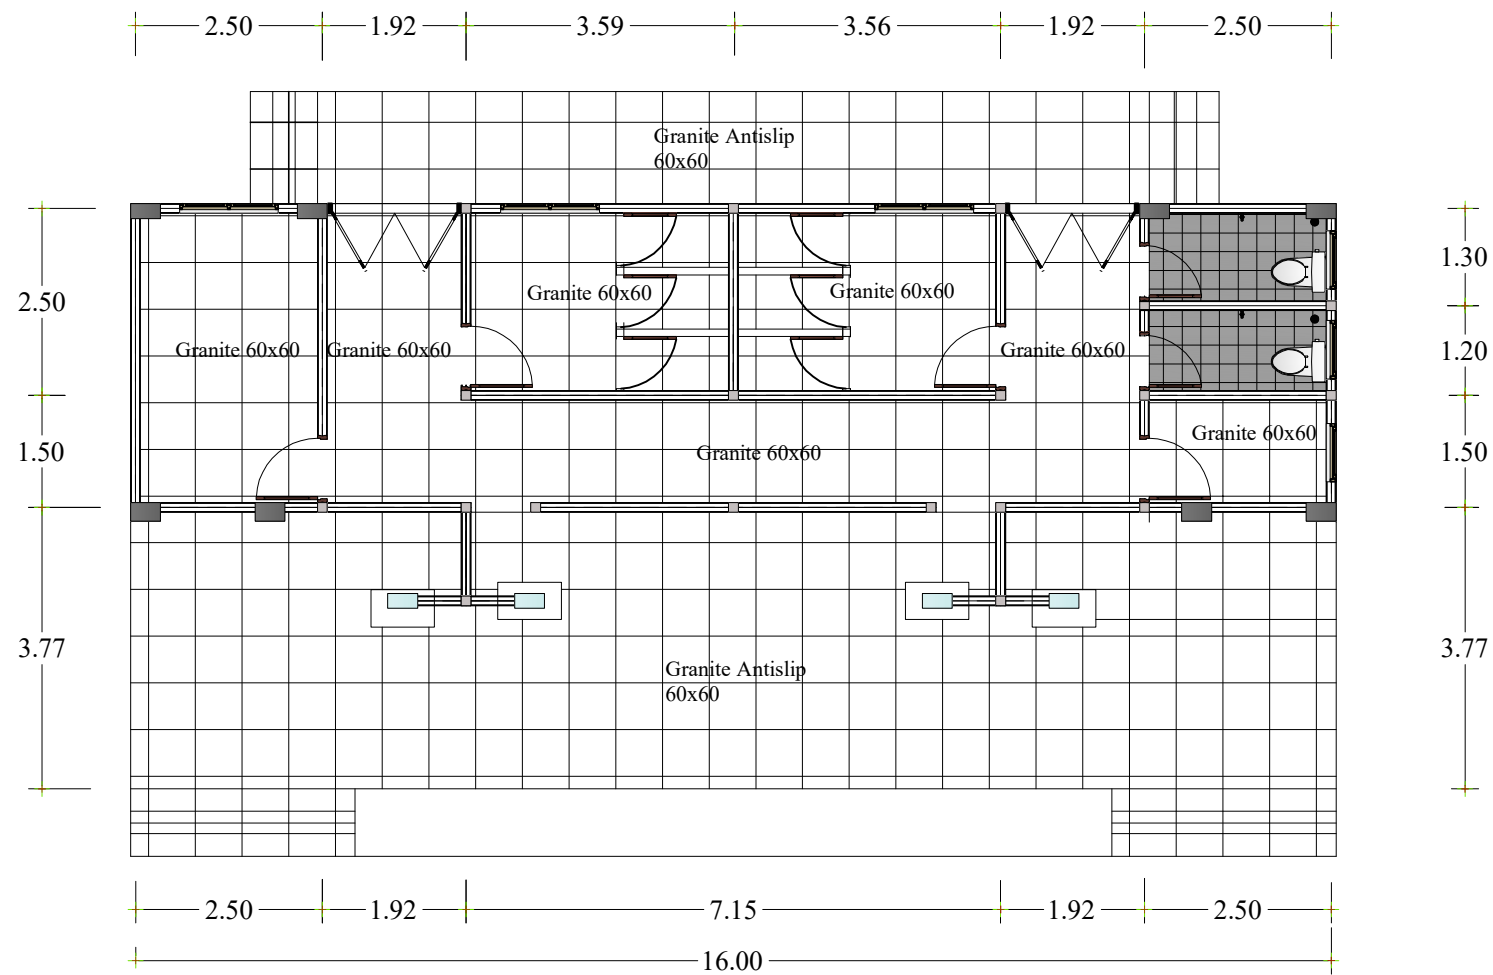




RENCANA POLA KERAMIK  
SKALA 1 : 100


Keterangan		
<div><div></div><div>PEMERINTAH PROVINSI SUMATERA UTARA DINAS SUMBER DAYA AIR, CIPTA KARYA DAN TATA RUANG Jl. Sakti Lubis No. 7 Telp. (061) 7860644 Medan</div></div>		
LEGENDA		
Nama Pekerjaan		
DED PENATAAN ALUN-ALUN KOTA PADA KOTA PADANGSIDIMPUAN		
DIKETAHUI		
KUASA PENGGUNA ANGGARAN BIDANG CIPTA KARYA DINAS SUMBER DAYA AIR, CIPTA KARYA DAN TATA RUANG PROVINSI SUMATERA UTARA		
<div><div><b><u>CHAIRUL ABIDIN, ST, M.Si</u></b></div><div>NIP. 19710809 200502 1 001</div></div>		
DISETUJUI		
PEJABAT PELAKSANA TEKNIS KEGIATAN BIDANG CIPTA KARYA DINAS SUMBER DAYA AIR, CIPTA KARYA DAN TATA RUANG PROVINSI SUMATERA UTARA		
<div><div><b><u>HARRY ISWINDI SYAHPUTRA, ST.</u></b></div><div>NIP. 19790129 200901 1 002</div></div>		
KONSULTAN PERENCANA CV. KARYA VITALOKA		
<div><div><b><u>Mhd. Saleh Batubara, ST</u></b></div><div>Team Leader</div></div>		
NAMA GAMBAR	SKALA	
RENCANA POLA KERAMIK	1 : 100	
<div><div></div><div>CV. KARYA VITALOKA KONSULTAN Jl. ... ... ...</div></div>		
LOKASI	NO.LBR	JLH.LBR
	19	35

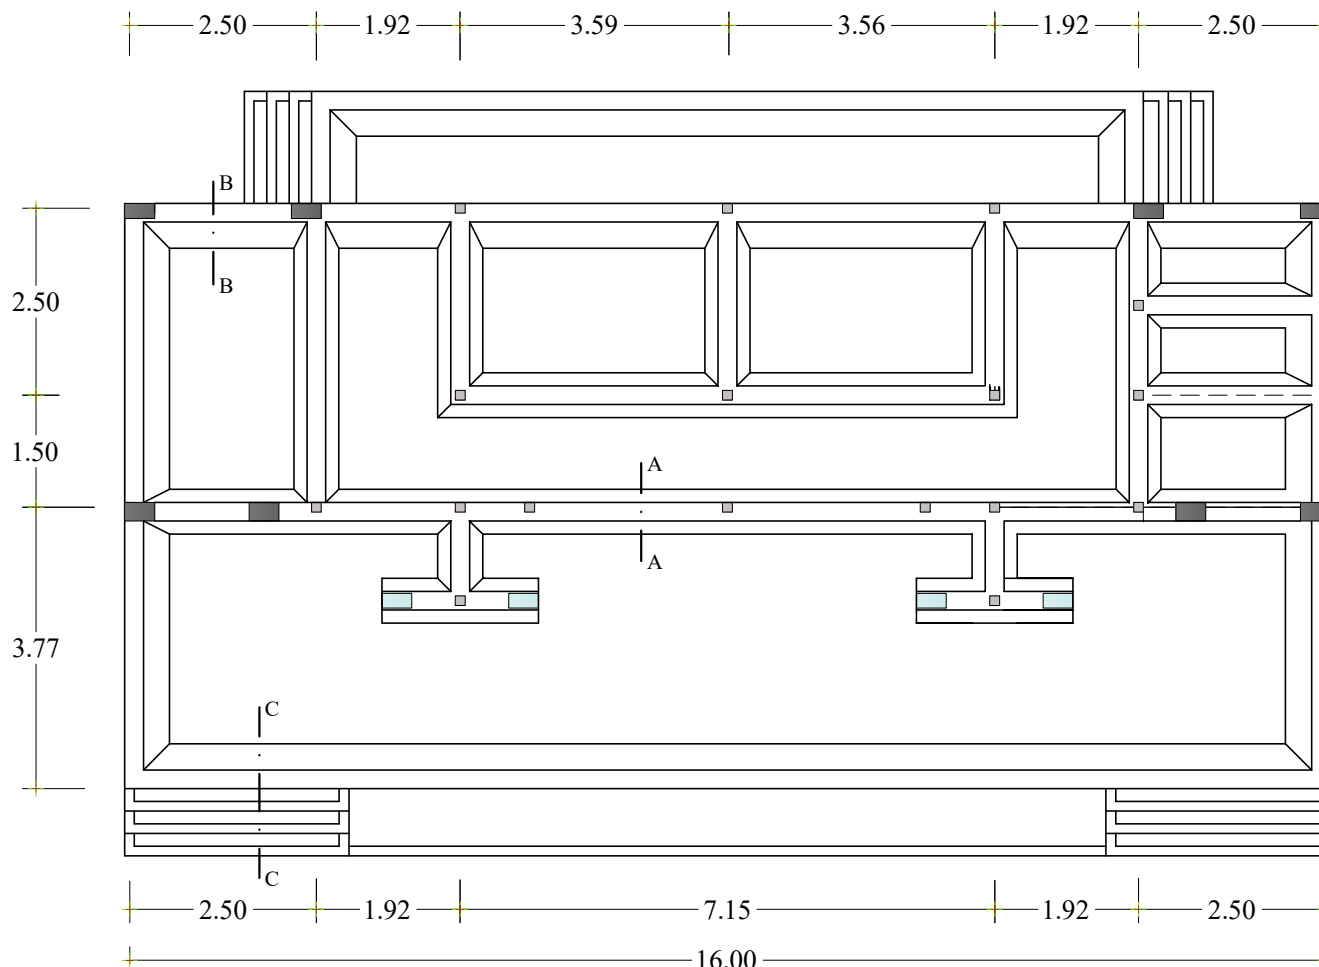


DENAH RENCANA PONDASI  
SKALA 1 : 100

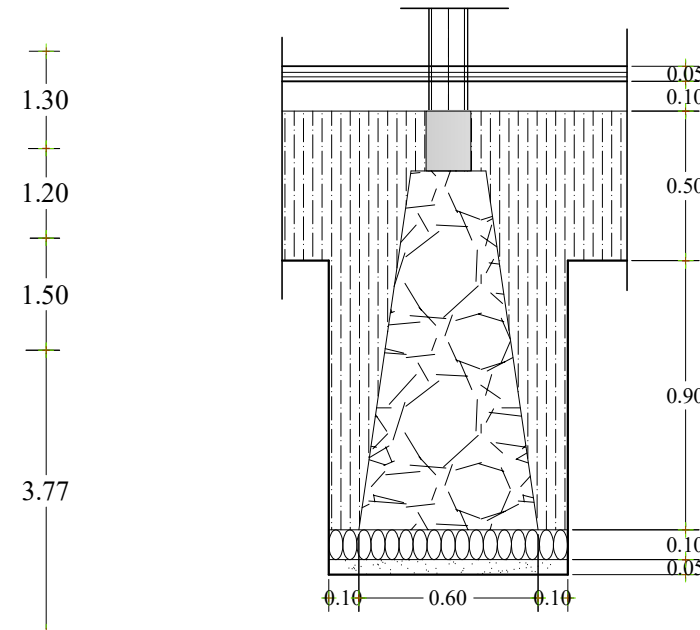

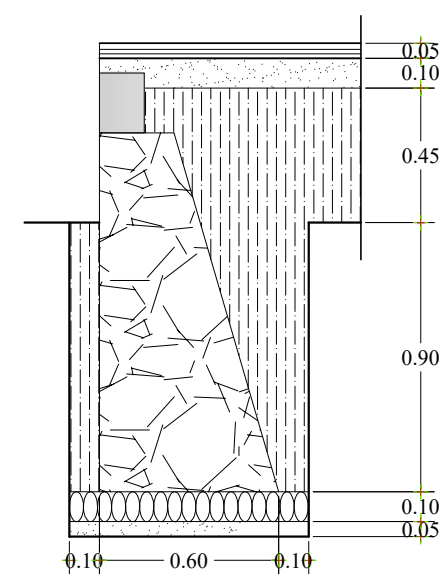

POTONGAN A - A  
SKALA 1 : 25

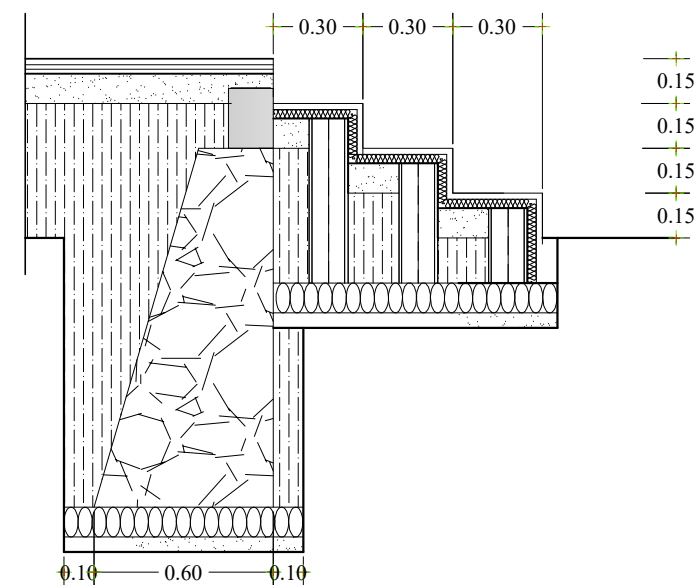


POTONGAN B - B  
SKALA 1 : 25






POTONGAN C - C  
SKALA 1 : 25

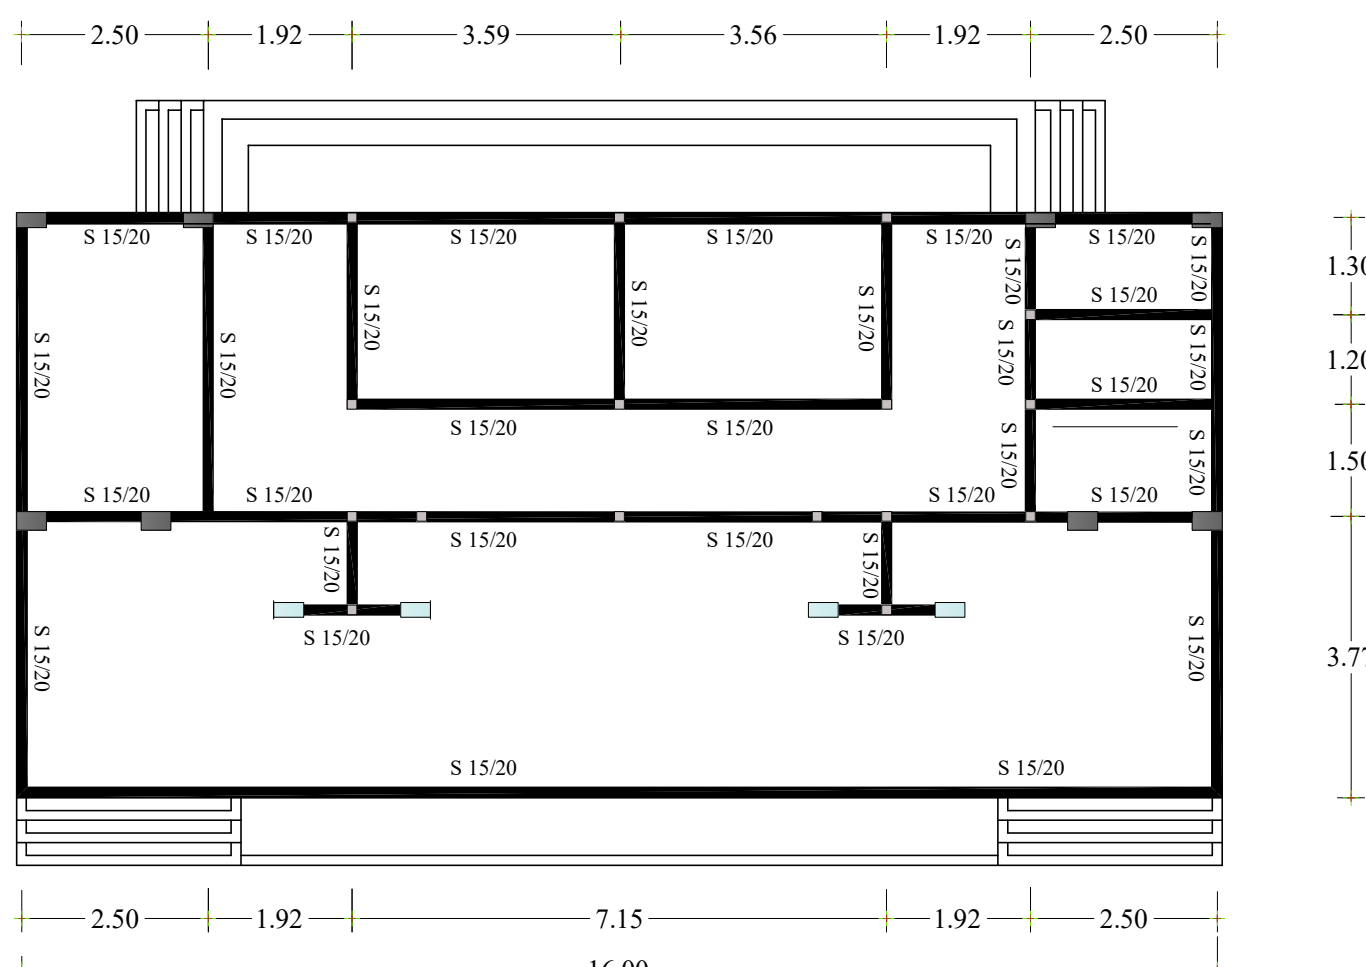Keterangan		
<div><div></div><div>PEMERINTAH PROVINSI SUMATERA UTARA DINAS SUMBER DAYA AIR, CIPTA KARYA DAN TATA RUANG Jl. Sakti Lubis No. 7 Telp. (061) 7860644 Medan</div></div>		
LEGENDA		
Nama Pekerjaan		
DED PENATAAN ALUN-ALUN KOTA PADA KOTA PADANGSIDIMPUAN		
DIKETAHUI		
KUASA PENGGUNA ANGGARAN BIDANG CIPTA KARYA DINAS SUMBER DAYA AIR, CIPTA KARYA DAN TATA RUANG PROVINSI SUMATERA UTARA		
<div>CHAIRUL ABIDIN, ST, M.Si NIP. 19710809 200502 1 001</div>		
DISETUIJUI		
PEJABAT PELAKSANA TEKNIS KEGIATAN BIDANG CIPTA KARYA DINAS SUMBER DAYA AIR, CIPTA KARYA DAN TATA RUANG PROVINSI SUMATERA UTARA		
<div>HARRY ISWINDI SYAHPUTRA, ST. NIP. 19790129 200901 1 002</div>		
KONSULTAN PERENCANA CV. KARYA VITALOKA		
<div>Mhd. Saleh Batubara, ST Team Leader</div>		
NAMA GAMBAR	SKALA	
DETAIL RENCANA PONDASI	1' 100	1' 25
<div><div></div><div>CV. KARYA VITALOKA KONSULTAN Jl. ... .. Jambi ... ..</div></div>		
LOKASI	NO.LBR	JLH.LBR
	20	35





DENAH RENCANA SLOOF  
SKALA 1 : 100

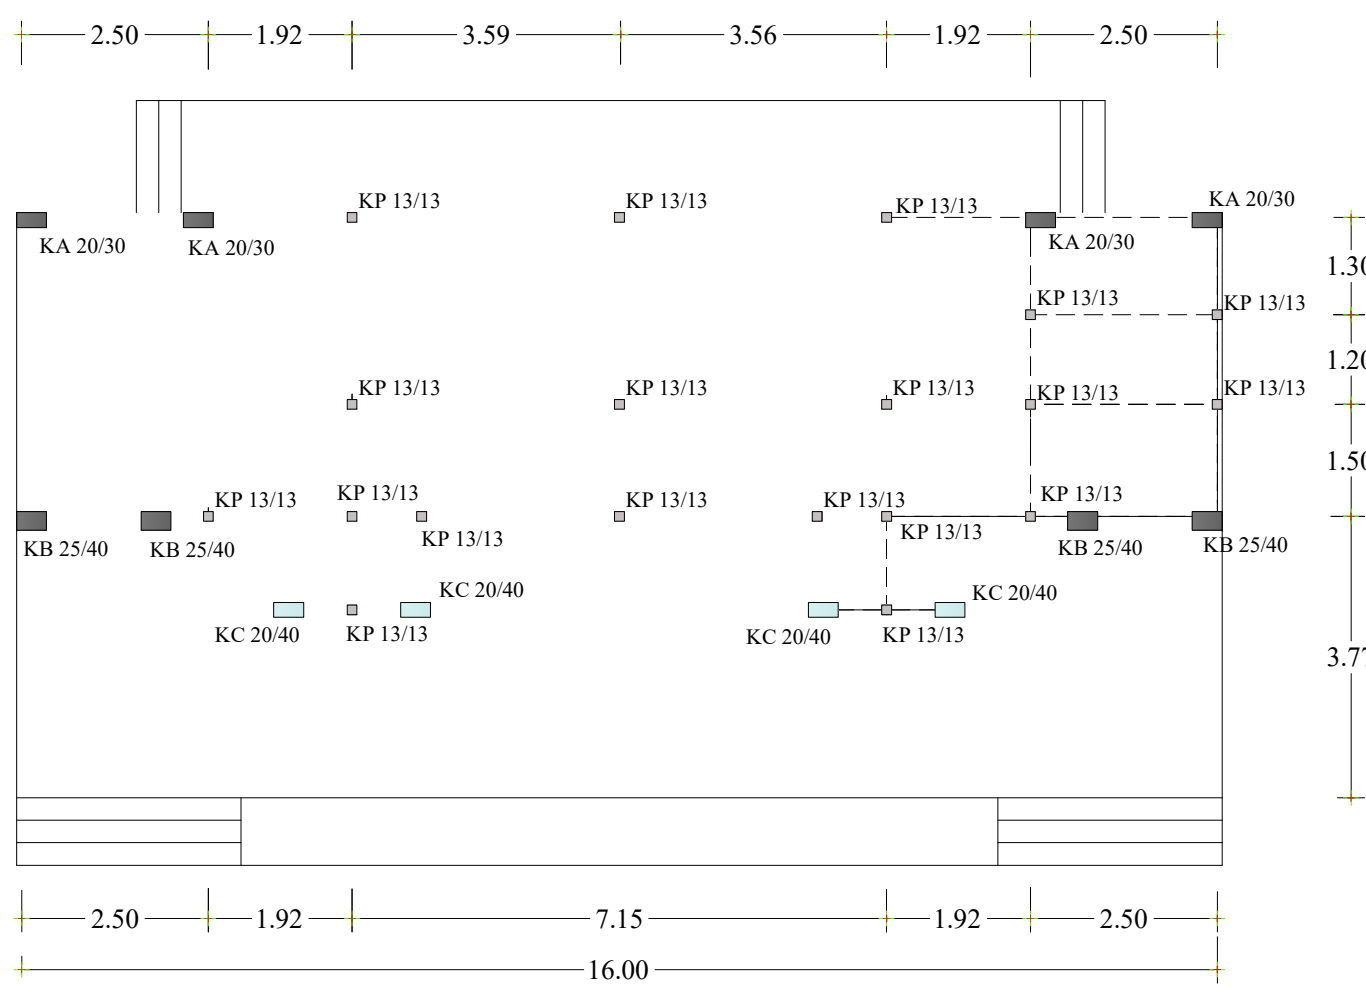
Keterangan		
<div><div></div><div>PEMERINTAH PROVINSI SUMATERA UTARA DINAS SUMBER DAYA AIR, CIPTA KARYA DAN TATA RUANG Jl. Sakti Lubis No. 7 Telp. (061) 7860644 Medan</div></div>		
LEGENDA		
Nama Pekerjaan		
DED PENATAAN ALUN-ALUN KOTA PADA KOTA PADANGSIDIMPUAN		
DIKETAHUI		
KUASA PENGGUNA ANGGARAN BIDANG CIPTA KARYA DINAS SUMBER DAYA AIR, CIPTA KARYA DAN TATA RUANG PROVINSI SUMATERA UTARA		
<div><div><b><u>CHAIRUL ABIDIN, ST, M.Si</u></b></div><div>NIP. 19710809 200502 1 001</div></div>		
DISETUJUI		
PEJABAT PELAKSANA TEKNIS KEGIATAN BIDANG CIPTA KARYA DINAS SUMBER DAYA AIR, CIPTA KARYA DAN TATA RUANG PROVINSI SUMATERA UTARA		
<div><div><b><u>HARRY ISWINDI SYAHPUTRA, ST.</u></b></div><div>NIP. 19790129 200901 1 002</div></div>		
KONSULTAN PERENCANA CV. KARYA VITALOKA		
<div><div><b><u>Mhd. Saleh Batubara, ST</u></b></div><div>Team Leader</div></div>		
NAMA GAMBAR	SKALA	
DENAH RENCANA SLOOF	1' 100	
<div><div></div><div>CV. KARYA VITALOKA KONSULTAN Jl. ... .. Jambi ... ..</div></div>		
LOKASI	NO.LBR	JLH.LBR
	21	35





DENAH RENCANA AXIS KOLOM  
SKALA 1 : 100


Keterangan		
<div><div></div><div>PEMERINTAH PROVINSI SUMATERA UTARA DINAS SUMBER DAYA AIR, CIPTA KARYA DAN TATA RUANG Jl. Sakti Lubis No. 7 Telp. (061) 7860644 Medan</div></div>		
LEGENDA		
Nama Pekerjaan		
DED PENATAAN ALUN-ALUN KOTA PADA KOTA PADANGSIDIMPUAN		
DIKETAHUI		
KUASA PENGGUNA ANGGARAN BIDANG CIPTA KARYA DINAS SUMBER DAYA AIR, CIPTA KARYA DAN TATA RUANG PROVINSI SUMATERA UTARA		
<div><div><b><u>CHAIRUL ABIDIN, ST, M.Si</u></b></div><div>NIP. 19710809 200502 1 001</div></div>		
DISETUJUI		
PEJABAT PELAKSANA TEKNIS KEGIATAN BIDANG CIPTA KARYA DINAS SUMBER DAYA AIR, CIPTA KARYA DAN TATA RUANG PROVINSI SUMATERA UTARA		
<div><div><b><u>HARRY ISWINDI SYAHPUTRA, ST.</u></b></div><div>NIP. 19790129 200901 1 002</div></div>		
KONSULTAN PERENCANA CV. KARYA VITALOKA		
<div><div><b><u>Mhd. Saleh Batubara, ST</u></b></div><div>Team Leader</div></div>		
NAMA GAMBAR	SKALA	
DENAH RENCANA AXIS KOLOM	1' 100	
<div><div></div><div>CV. KARYA VITALOKA KONSULTAN Jl. ... Jambi ...</div></div>		
LOKASI	NO.LBR	JLH.LBR
	22	35

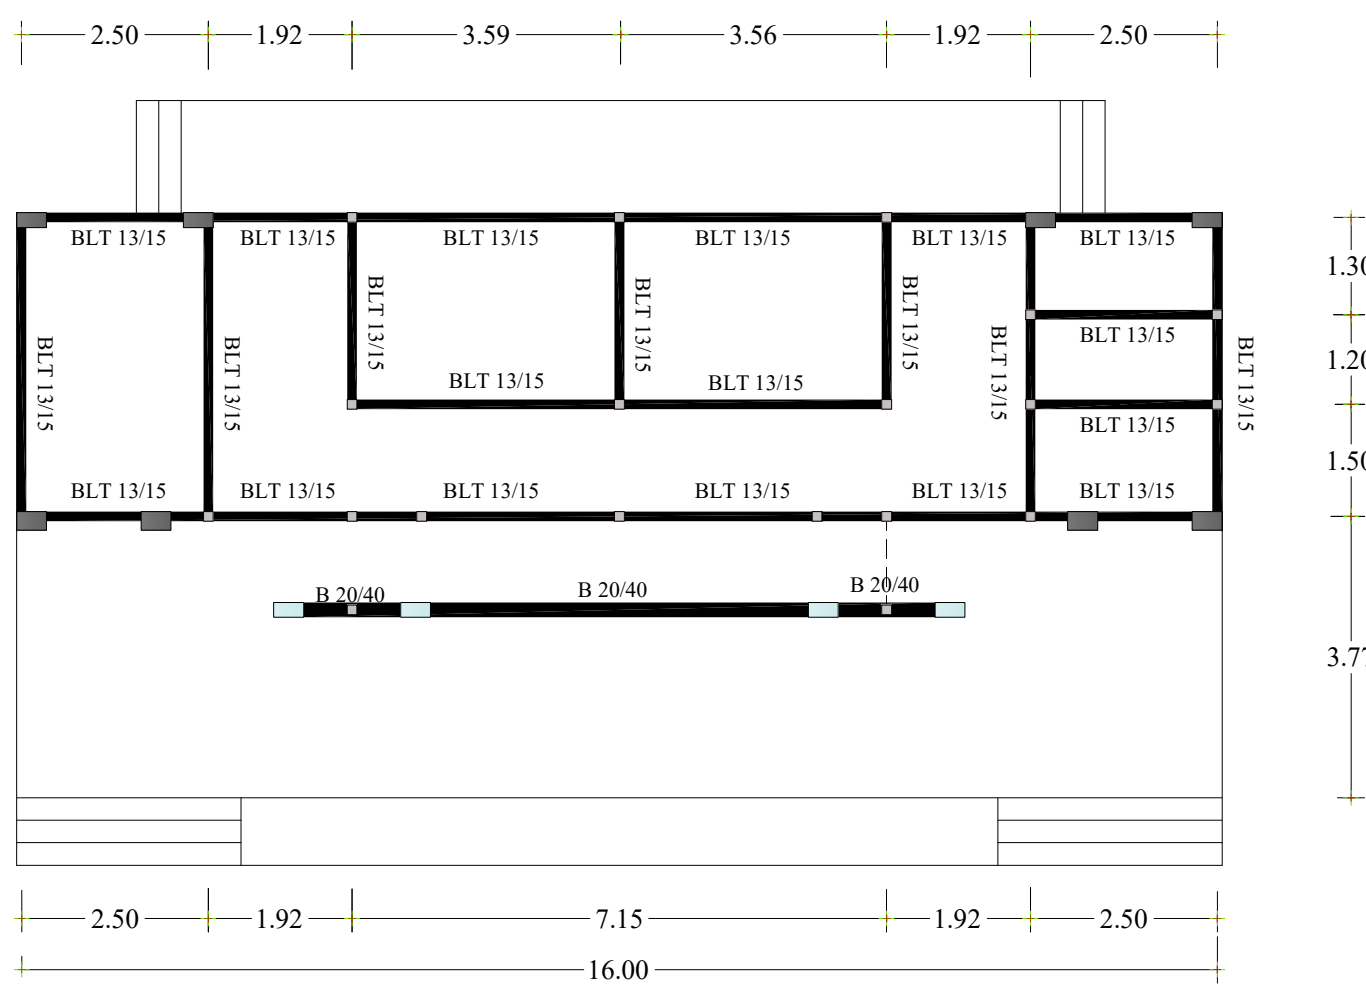






RENCANA BALOK ELEV +2.50  
SKALA 1 : 100

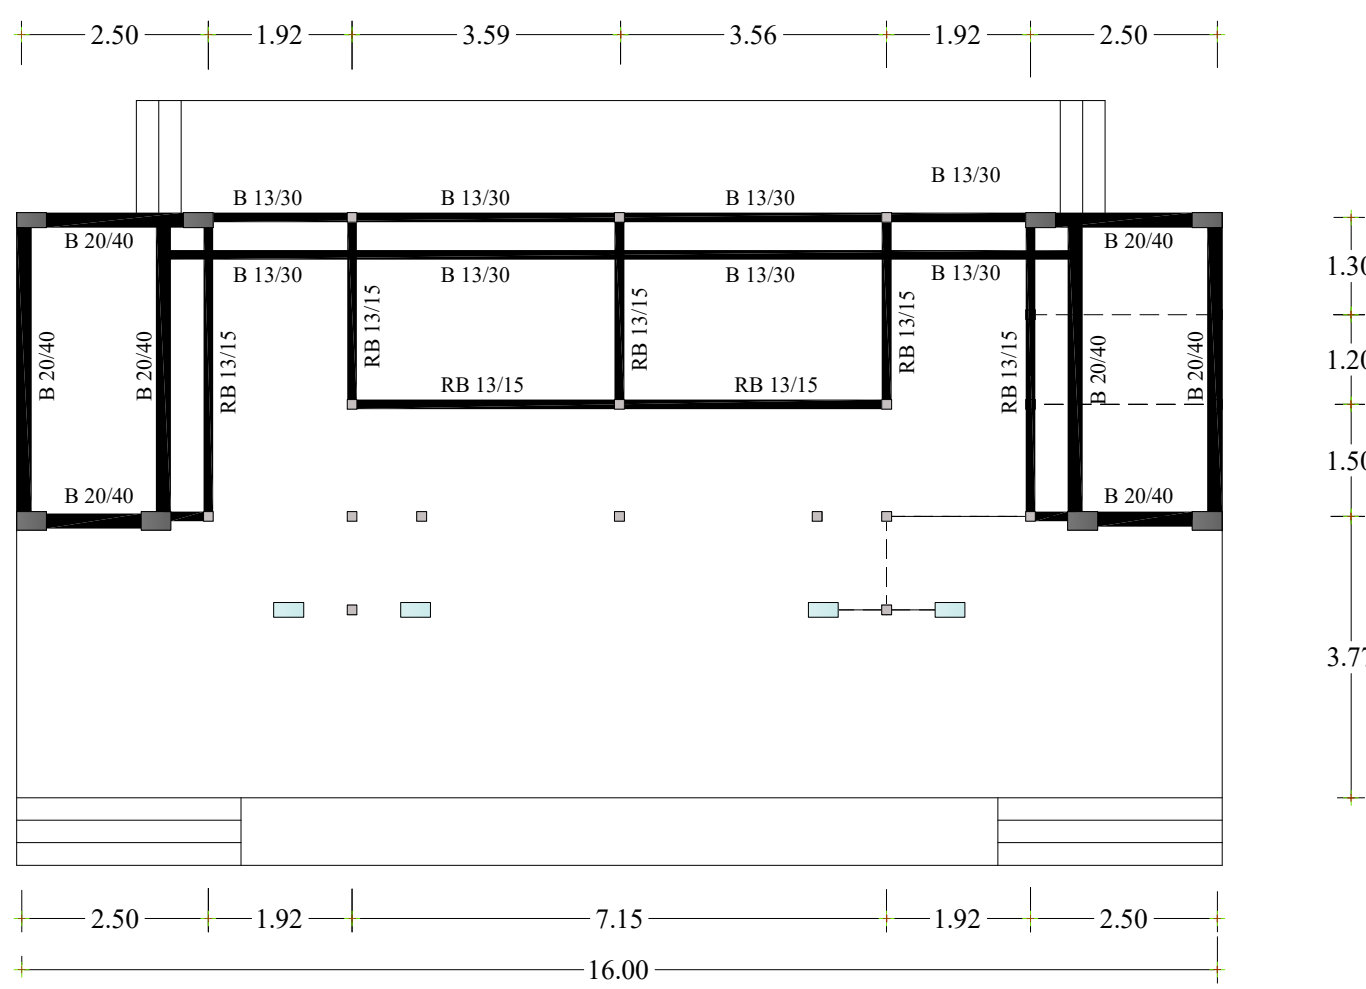Keterangan		
<div><div></div><div>PEMERINTAH PROVINSI SUMATERA UTARA DINAS SUMBER DAYA AIR, CIPTA KARYA DAN TATA RUANG Jl. Sakti Lubis No. 7 Telp. (061) 7860644 Medan</div></div>		
LEGENDA		
Nama Pekerjaan		
DED PENATAAN ALUN-ALUN KOTA PADA KOTA PADANGSIDIMPUAN		
DIKETAHUI		
KUASA PENGGUNA ANGGARAN BIDANG CIPTA KARYA DINAS SUMBER DAYA AIR, CIPTA KARYA DAN TATA RUANG PROVINSI SUMATERA UTARA		
<div><div><b><u>CHAIRUL ABIDIN, ST, M.Si</u></b></div><div>NIP. 19710809 200502 1 001</div></div>		
DISETUJUI		
PEJABAT PELAKSANA TEKNIS KEGIATAN BIDANG CIPTA KARYA DINAS SUMBER DAYA AIR, CIPTA KARYA DAN TATA RUANG PROVINSI SUMATERA UTARA		
<div><div><b><u>HARRY ISWINDI SYAHPUTRA, ST.</u></b></div><div>NIP. 19790129 200901 1 002</div></div>		
KONSULTAN PERENCANA CV. KARYA VITALOKA		
<div><div><b><u>Mhd. Saleh Batubara, ST</u></b></div><div>Team Leader</div></div>		
NAMA GAMBAR	SKALA	
RENCANA BALOK ELEV 2.50	1 : 100	
<div><div></div><div>CV. KARYA VITALOKA KONSULTAN Jl. ... .. Jambi ... ..</div></div>		
LOKASI	NO.LBR	JLH.LBR
	23	35






RENCANA BALOK ELEV +4.00  
SKALA 1 : 100

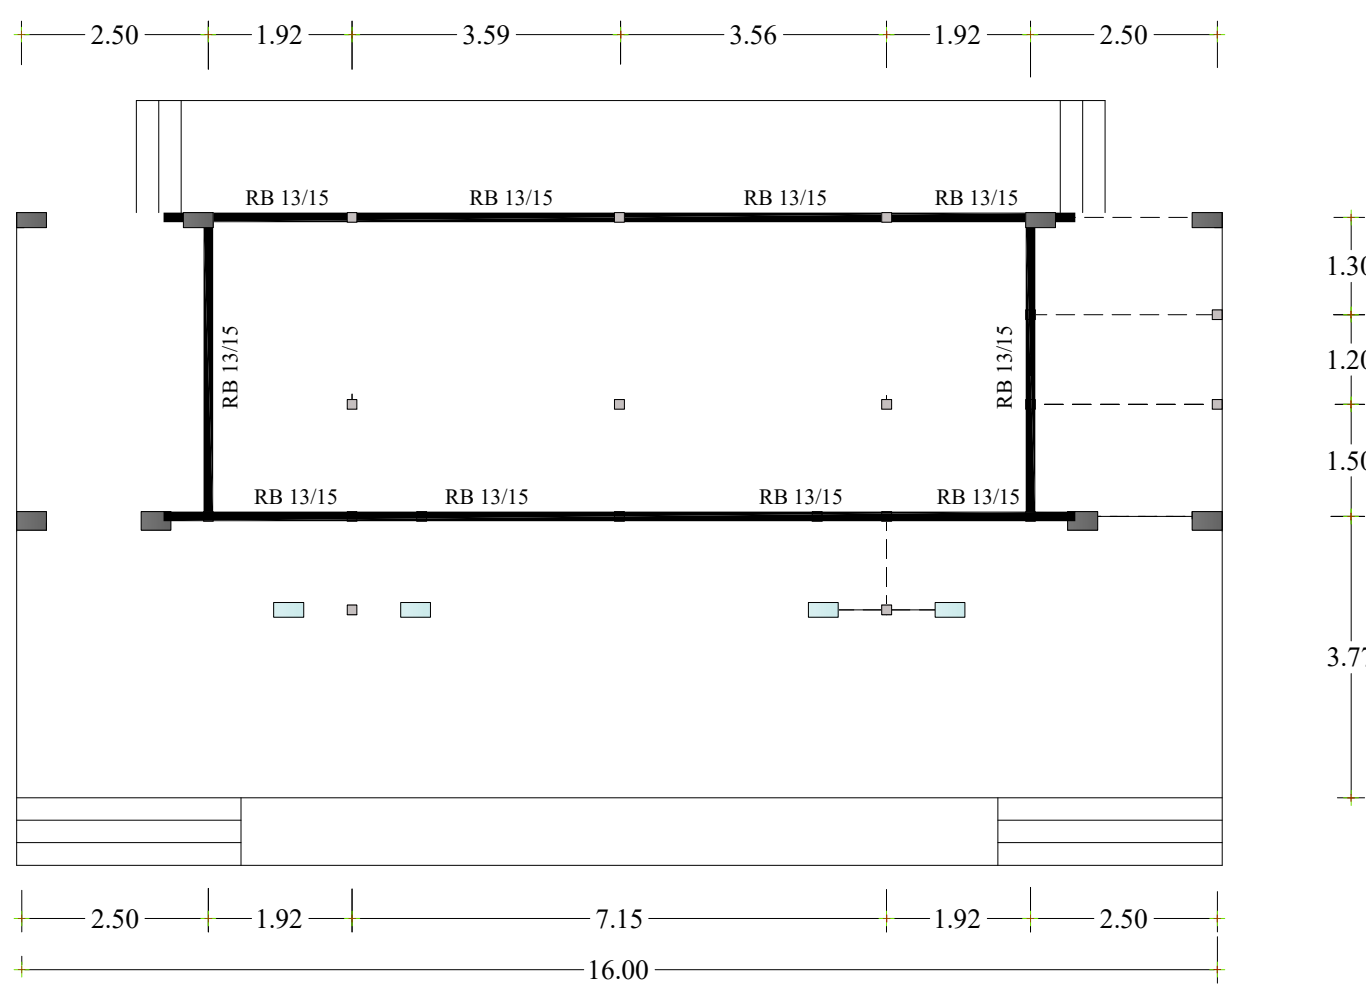Keterangan		
<div><div></div><div>PEMERINTAH PROVINSI SUMATERA UTARA DINAS SUMBER DAYA AIR, CIPTA KARYA DAN TATA RUANG Jl. Sakti Lubis No. 7 Telp. (061) 7860644 Medan</div></div>		
LEGENDA		
Nama Pekerjaan		
DED PENATAAN ALUN-ALUN KOTA PADA KOTA PADANGSIDIMPUAN		
DIKETAHUI		
KUASA PENGGUNA ANGGARAN BIDANG CIPTA KARYA DINAS SUMBER DAYA AIR, CIPTA KARYA DAN TATA RUANG PROVINSI SUMATERA UTARA		
<div><div><b><u>CHAIRUL ABIDIN, ST, M.Si</u></b></div><div>NIP. 19710809 200502 1 001</div></div>		
DISETUJUI		
PEJABAT PELAKSANA TEKNIS KEGIATAN BIDANG CIPTA KARYA DINAS SUMBER DAYA AIR, CIPTA KARYA DAN TATA RUANG PROVINSI SUMATERA UTARA		
<div><div><b><u>HARRY ISWINDI SYAHPUTRA, ST.</u></b></div><div>NIP. 19790129 200901 1 002</div></div>		
KONSULTAN PERENCANA CV. KARYA VITALOKA		
<div><div><b><u>Mhd. Saleh Batubara, ST</u></b></div><div>Team Leader</div></div>		
NAMA GAMBAR	SKALA	
RENCANA BALOK ELEV 4.00	1 : 100	
<div><div></div><div>CV. KARYA VITALOKA KONSULTAN Jl. ... .. Jambi ... ..</div></div>		
LOKASI	NO.LBR	JLH.LBR
	24	35





RENCANA BALOK ELEV +5.00  
SKALA 1 : 100

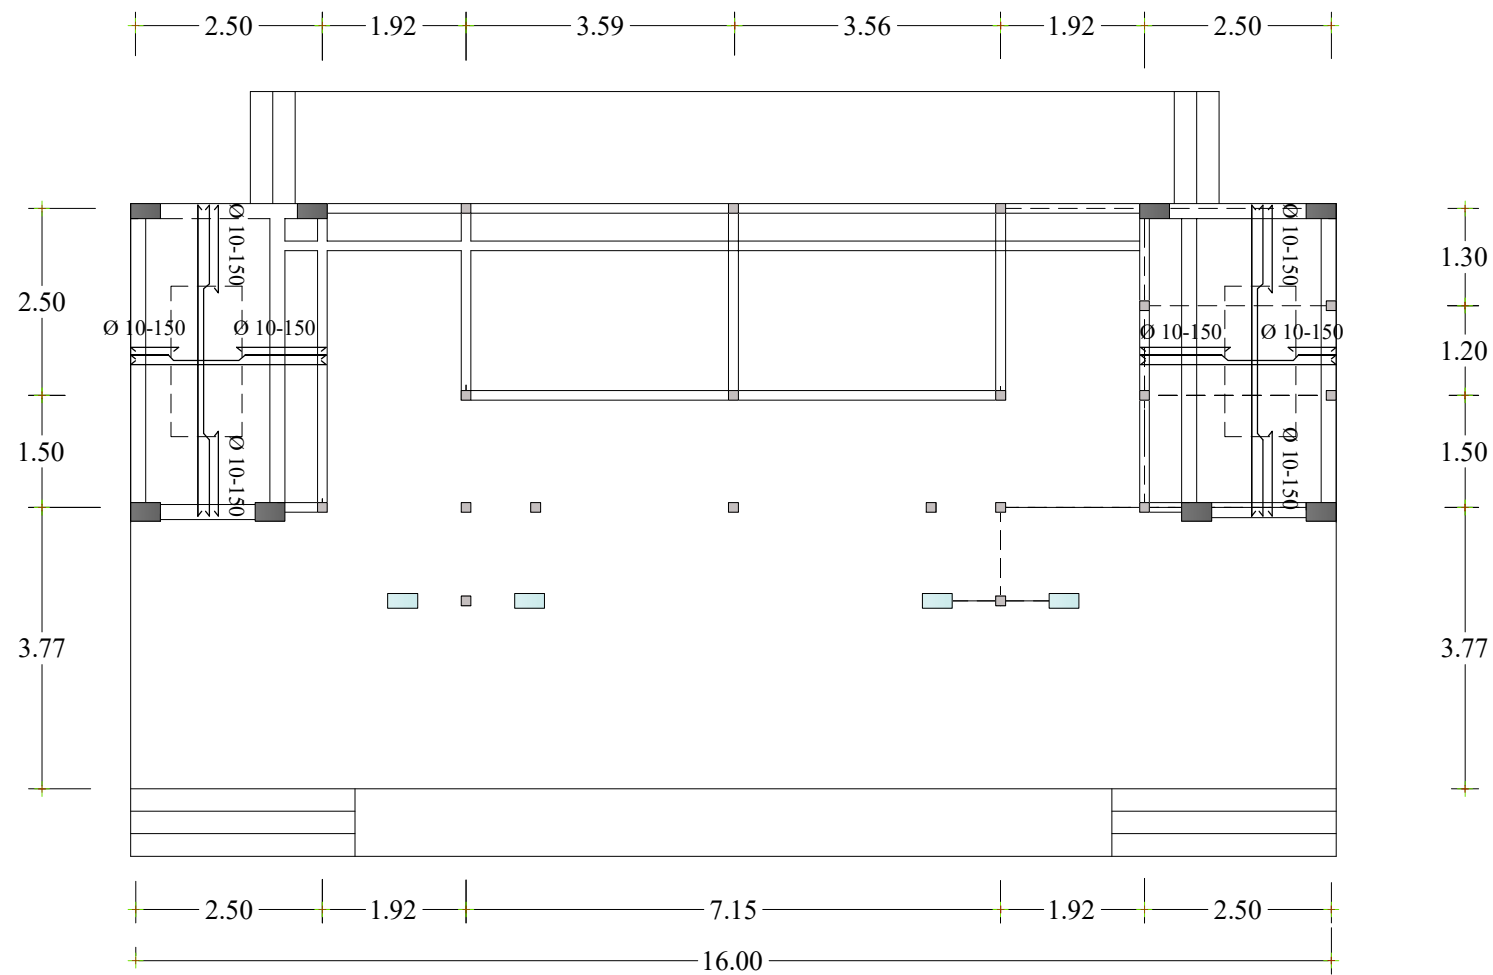Keterangan		
<div><div></div><div>PEMERINTAH PROVINSI SUMATERA UTARA DINAS SUMBER DAYA AIR, CIPTA KARYA DAN TATA RUANG Jl. Sakti Lubis No. 7 Telp. (061) 7860644 Medan</div></div>		
LEGENDA		
Nama Pekerjaan		
DED PENATAAN ALUN-ALUN KOTA PADA KOTA PADANGSIDIMPUAN		
DIKETAHUI		
KUASA PENGGUNA ANGGARAN BIDANG CIPTA KARYA DINAS SUMBER DAYA AIR, CIPTA KARYA DAN TATA RUANG PROVINSI SUMATERA UTARA		
<div><b><u>CHAIRUL ABIDIN, ST, M.Si</u></b> NIP. 19710809 200502 1 001</div>		
DISETUJUI		
PEJABAT PELAKSANA TEKNIS KEGIATAN BIDANG CIPTA KARYA DINAS SUMBER DAYA AIR, CIPTA KARYA DAN TATA RUANG PROVINSI SUMATERA UTARA		
<div><b><u>HARRY ISWINDI SYAHPUTRA, ST.</u></b> NIP. 19790129 200901 1 002</div>		
KONSULTAN PERENCANA CV. KARYA VITALOKA		
<div><b><u>Mhd. Saleh Batubara, ST</u></b> Team Leader</div>		
NAMA GAMBAR	SKALA	
RENCANA BALOK ELEV 5.00	1 : 100	
<div><div></div><div>CV. KARYA VITALOKA KONSULTAN Jl. ... .. Jambi ... ..</div></div>		
LOKASI	NO.LBR	JLH.LBR
	25	35



 RENCANA PLAT LANTAI ELEV +4.00  
SKALA 1 : 100

Keterangan		
<div><div></div><div>PEMERINTAH PROVINSI SUMATERA UTARA DINAS SUMBER DAYA AIR, CIPTA KARYA DAN TATA RUANG Jl. Sakti Lubis No. 7 Telp. (061) 7860644 Medan</div></div>		
LEGENDA		
Nama Pekerjaan		
DED PENATAAN ALUN-ALUN KOTA PADA KOTA PADANGSIDIMPUAN		
DIKETAHUI		
KUASA PENGGUNA ANGGARAN BIDANG CIPTA KARYA DINAS SUMBER DAYA AIR, CIPTA KARYA DAN TATA RUANG PROVINSI SUMATERA UTARA		
<div><div><b><u>CHAIRUL ABIDIN, ST, M.Si</u></b></div><div>NIP. 19710809 200502 1 001</div></div>		
DISETUJUI		
PEJABAT PELAKSANA TEKNIS KEGIATAN BIDANG CIPTA KARYA DINAS SUMBER DAYA AIR, CIPTA KARYA DAN TATA RUANG PROVINSI SUMATERA UTARA		
<div><div><b><u>HARRY ISWINDI SYAHPUTRA, ST.</u></b></div><div>NIP. 19790129 200901 1 002</div></div>		
KONSULTAN PERENCANA CV. KARYA VITALOKA		
<div><div><b><u>Mhd. Saleh Batubara, ST</u></b></div><div>Team Leader</div></div>		
NAMA GAMBAR	SKALA	
RENCANA PLAT LANTAI ELEV.4.00	1 : 100	
<div><div></div><div>CV. KARYA VITALOKA KONSULTAN Jl. ... ...</div></div>		
LOKASI	NO.LBR	JLH.LBR
	26	35






DETAIL PENULANGAN BALOK


SKALA 1 : 25

35

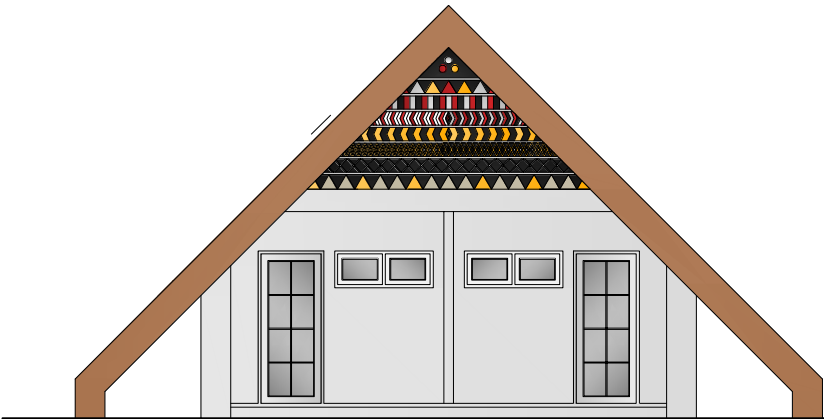


TAMPAK DEPAN

SKALA 1 : 100

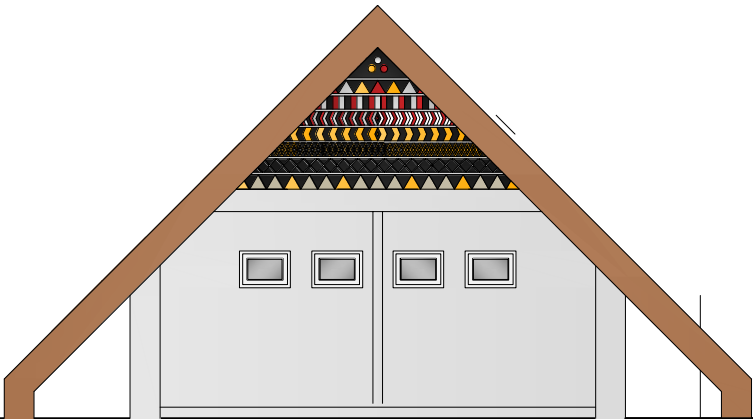


TAMPAK BELAKANG

SKALA 1 : 100

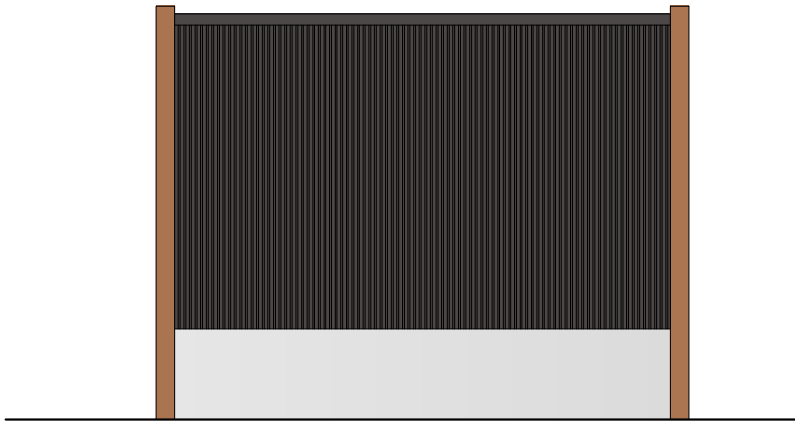

TAMPAK SAMPING KANAN

SKALA 1 : 100

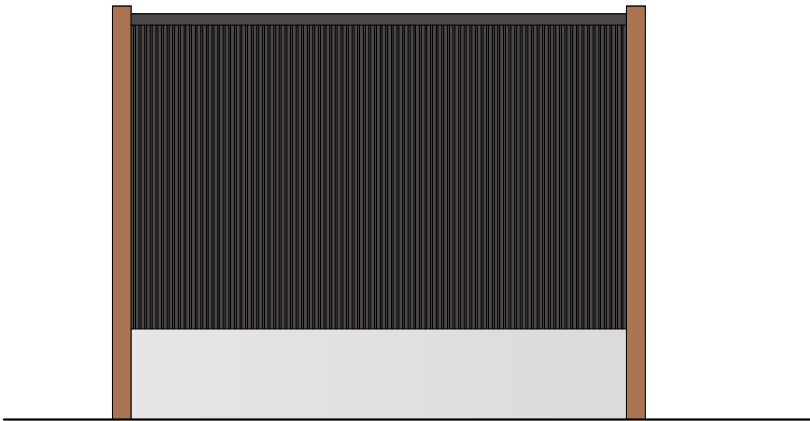

TAMPAK SAMPING KIRI

SKALA 1 : 100

Keterangan



PEMERINTAH PROVINSI SUMATERA UTARA  
DINAS SUMBER DAYA AIR,  
CIPTA KARYA DAN TATA  
RUANG  
Jl. Sakti Lubis No. 7 Telp. (061) 7860644 Medan

LEGENDA

Nama Pekerjaan

DED PENATAAN ALUN-ALUN KOTA  
PADA KOTA PADANGSIDIMPUAN

DIKETAHUI

KUASA PENGGUNA ANGGARAN BIDANG CIPTA  
KARYA DINAS SUMBER DAYA AIR, CIPTA KARYA  
DAN TATA RUANG  
PROVINSI SUMATERA UTARA

**CHAIRUL ABIDIN, ST, M.Si**  
NIP. 19710809 200502 1 001

DISETUJUI

PEJABAT PELAKSANA TEKNIS KEGIATAN  
BIDANG CIPTA KARYA DINAS SUMBER DAYA AIR,  
CIPTA KARYA DAN TATA RUANG PROVINSI  
SUMATERA UTARA

**HARRY ISWINDI SYAHPUTRA, ST.**  
NIP. 19790129 200901 1 002


KONSULTAN PERENCANA  
CV. KARYA VITALOKA

**Mhd. Saleh Batubara, ST**  
Team Leader


NAMA GAMBAR	SKALA
RENCANA LAVATORY TAMPAK DEPAN TAMPAK BELAKANG TAMPAK SAMPING	1 : 100




LOKASI	NO.LBR	JLH.LBR
	28	35

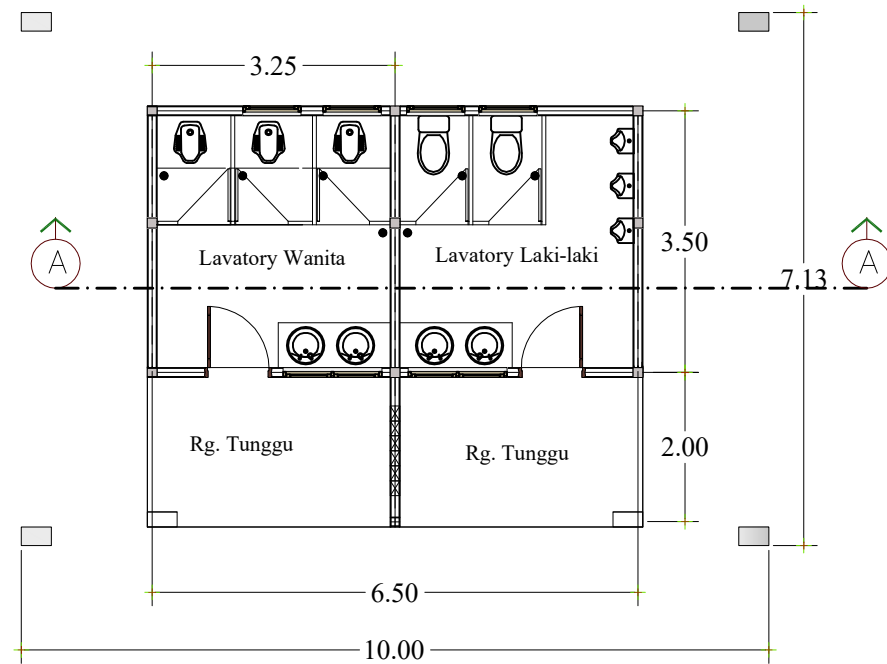


DENAH RENCANA LAVATORY  
SKALA 1 : 100

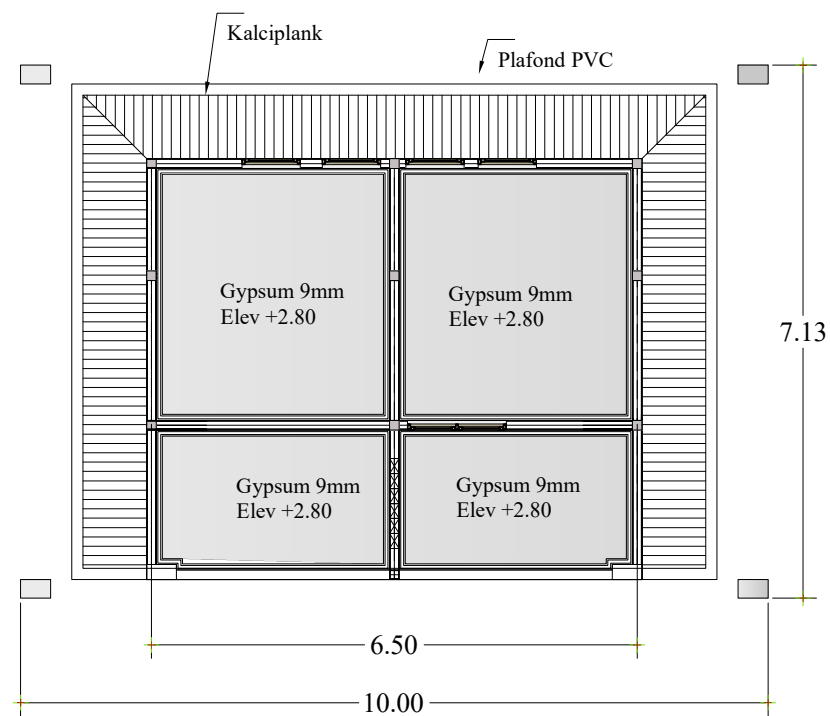

DENAH RENCANA PLAFOND  
SKALA 1 : 100

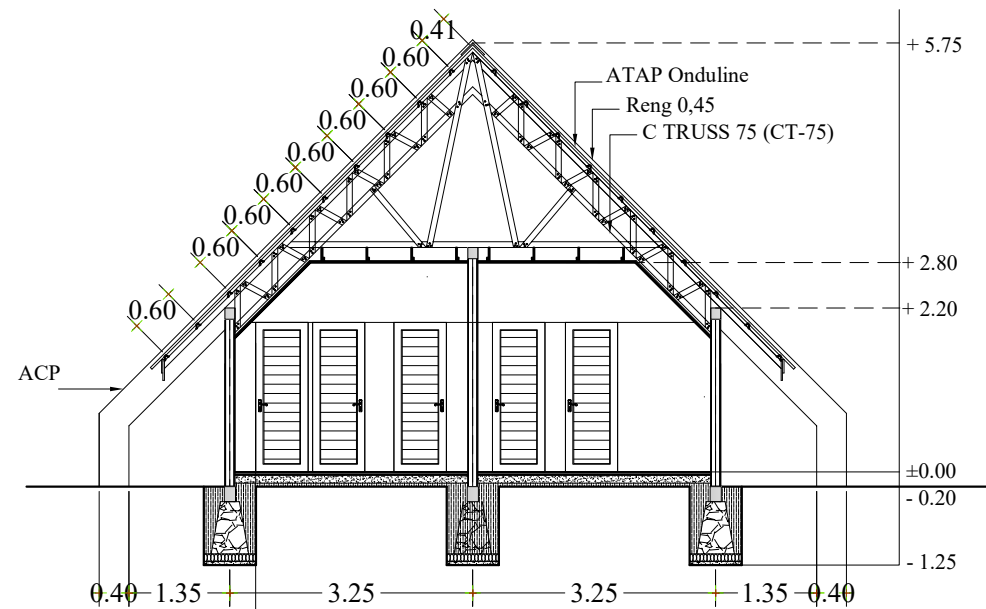


POTONGAN A - A  
SKALA 1 : 100

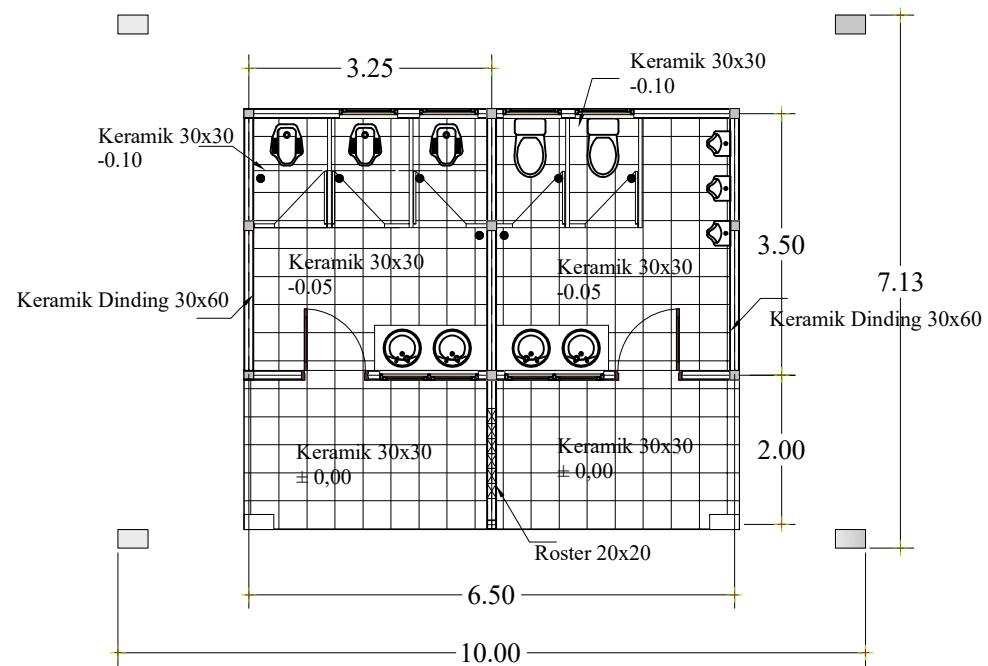

RENCANA POLA KERAMIK  
SKALA 1 : 100

Keterangan

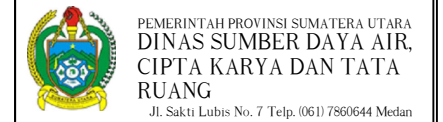

LEGENDA

Nama Pekerjaan

DED PENATAAN ALUN-ALUN KOTA  
PADA KOTA PADANGSIDIMPUAN

DIKETAHUI

KUASA PENGGUNA ANGGARAN BIDANG CIPTA  
KARYA DINAS SUMBER DAYA AIR, CIPTA KARYA  
DAN TATA RUANG  
PROVINSI SUMATERA UTARA

**CHAIRUL ABIDIN, ST, M.Si**  
NIP. 19710809 200502 1 001

DISETUJUI

PEJABAT PELAKSANA TEKNIS KEGIATAN  
BIDANG CIPTA KARYA DINAS SUMBER DAYA AIR,  
CIPTA KARYA DAN TATA RUANG PROVINSI  
SUMATERA UTARA

**HARRY ISWINDI SYAHPUTRA, ST.**  
NIP. 19790129 200901 1 002

KONSULTAN PERENCANA  
CV. KARYA VITALOKA

**Mhd. Saleh Batubara, ST**  
Team Leader

NAMA GAMBAR SKALA

DENAH RENCANA  
POTONGAN A - A  
DENAH PLAFOND  
POLA KERAMIK LANTAI


1 : 100




LOKASI NO.LBR JLH.LBR

29


35

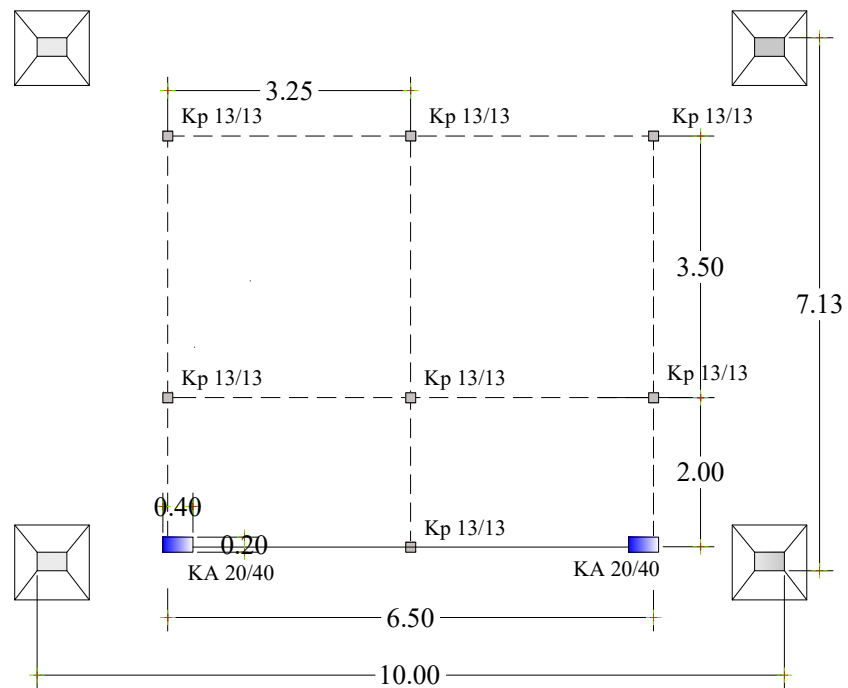


DENAH RENCANA AXIS KOLOM  
SKALA 1 : 100

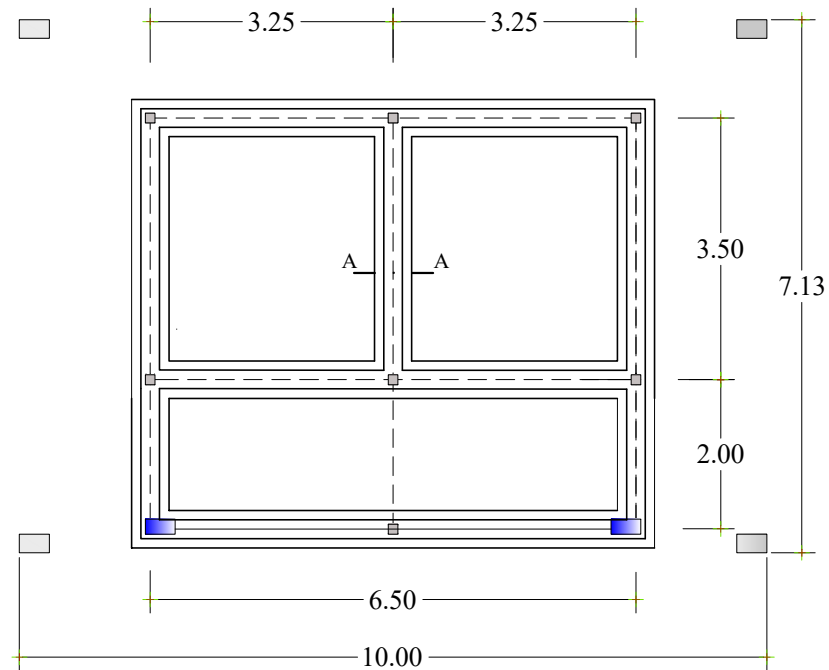

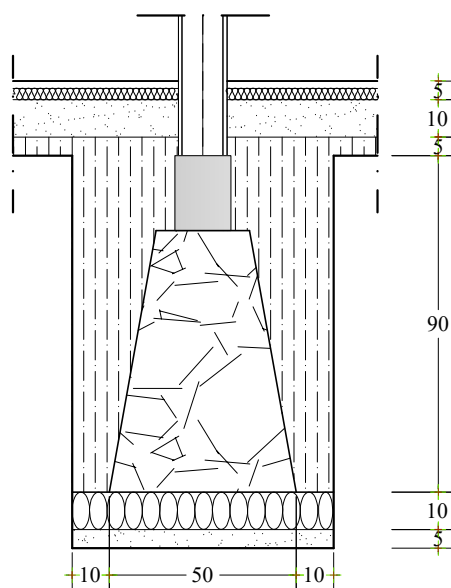

DENAH RENCANA PONDASI  
SKALA 1 : 100

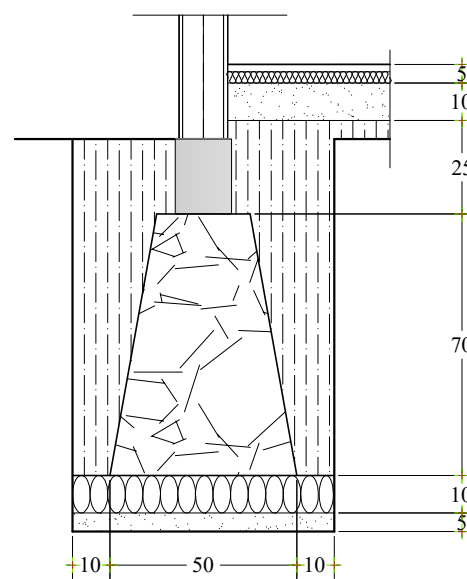


POTONGAN A - A PONDASI  
SKALA 1 : 20




POTONGAN B - B PONDASI  
SKALA 1 : 20


Keterangan		
<div><div></div><div>PEMERINTAH PROVINSI SUMATERA UTARA DINAS SUMBER DAYA AIR, CIPTA KARYA DAN TATA RUANG Jl. Sakti Lubis No. 7 Telp. (061) 7860644 Medan</div></div>		
LEGENDA		
Nama Pekerjaan		
DED PENATAAN ALUN-ALUN KOTA PADA KOTA PADANGSIDIMPUAN		
DIKETAHUI		
KUASA PENGGUNA ANGGARAN BIDANG CIPTA KARYA DINAS SUMBER DAYA AIR, CIPTA KARYA DAN TATA RUANG PROVINSI SUMATERA UTARA		
<div><div>CHAIRUL ABIDIN, ST, M.Si</div><div>NIP. 19710809 200502 1 001</div></div>		
DISETUJUI		
PEJABAT PELAKSANA TEKNIS KEGIATAN BIDANG CIPTA KARYA DINAS SUMBER DAYA AIR, CIPTA KARYA DAN TATA RUANG PROVINSI SUMATERA UTARA		
<div><div>HARRY ISWINDI SYAHPUTRA, ST.</div><div>NIP. 19790129 200901 1 002</div></div>		
KONSULTAN PERENCANA CV. KARYA VITALOKA		
<div><div>Mhd. Saleh Batubara, ST</div><div>Team Leader</div></div>		
NAMA GAMBAR	SKALA	
RENCANA AXIS KOLOM	1' 100	
DENAH PONDASI	1' 100	
POTONGAN A-A	1' 20	
POTONGAN B-B	1' 20	
<div><div></div><div>CV. KARYA VITALOKA KONSULTAN Jl. ... .. Jambi ... ..</div></div>		
LOKASI	NO.LBR	JLH.LBR
	30	35

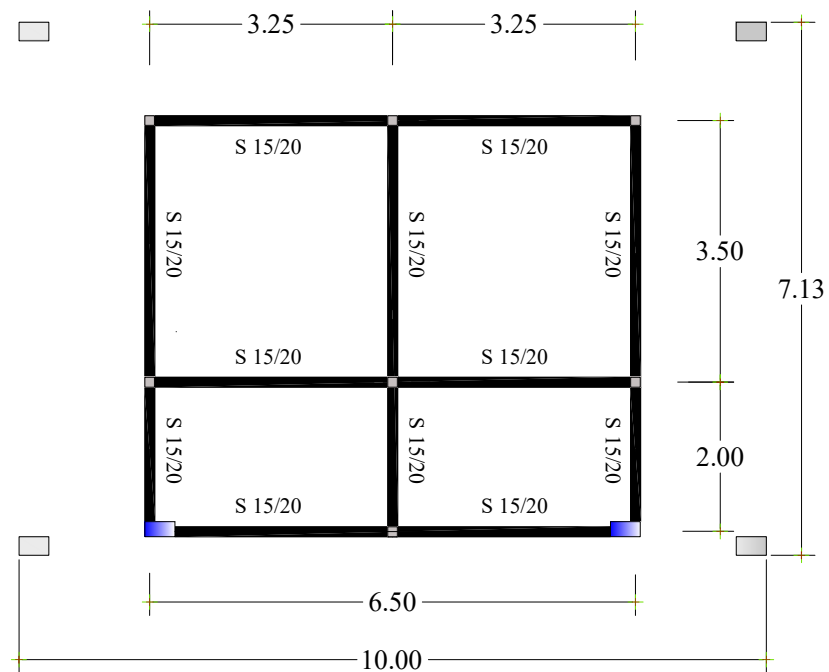


DENAH RENCANA SLOOF  
SKALA 1 : 100

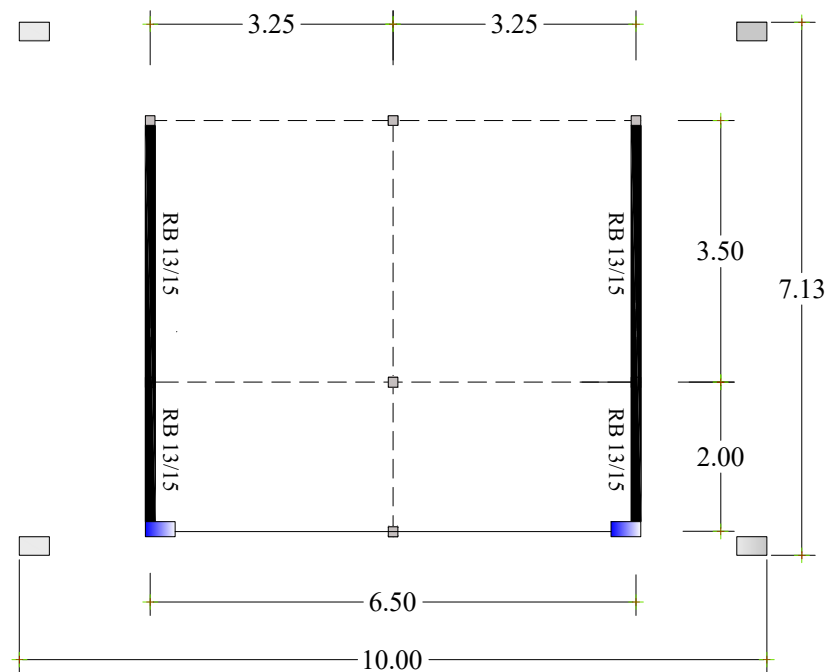

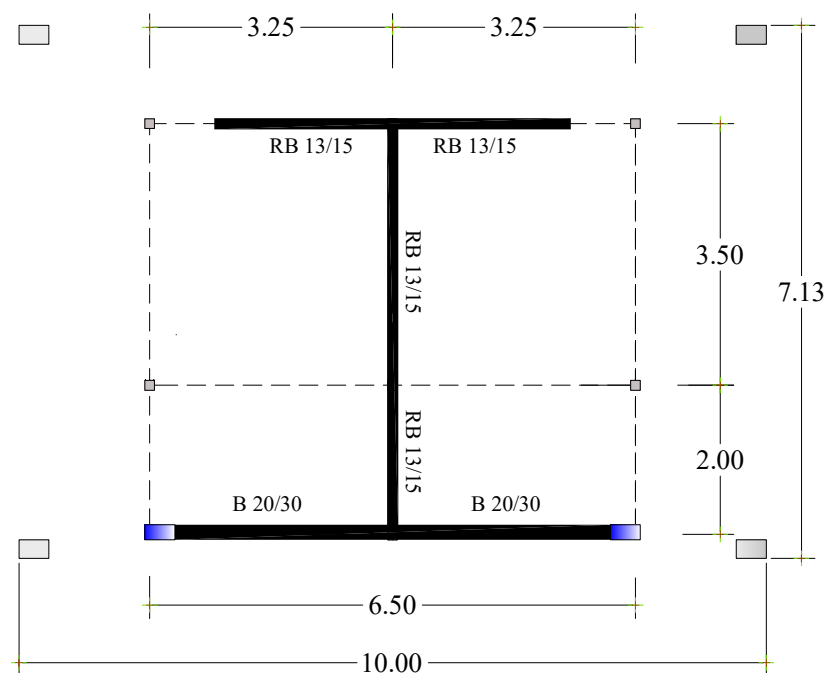

RENCANA BALOK ELEV +2.20  
SKALA 1 : 100

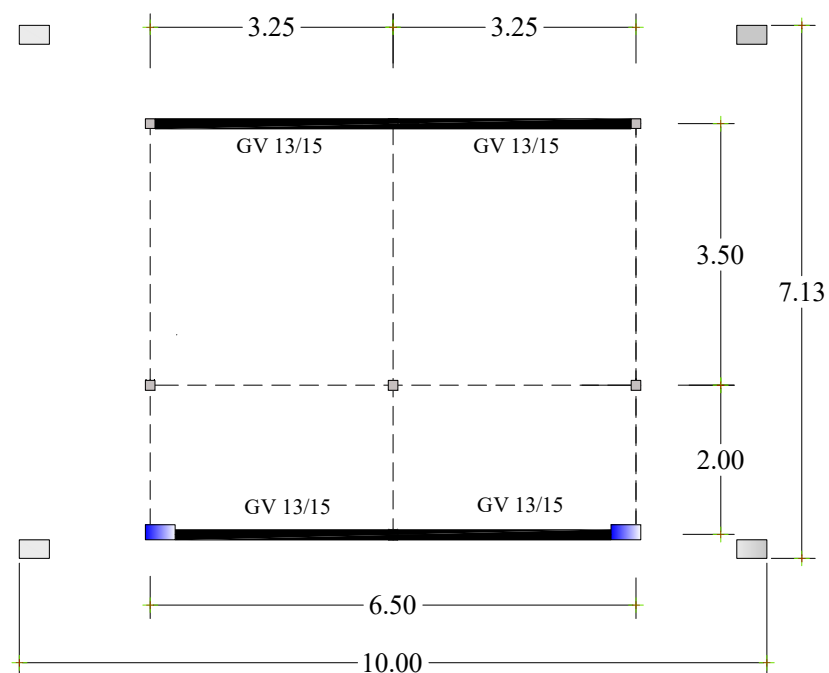

RENCANA BALOK ELEV +3.00  
SKALA 1 : 100



RENCANA BALOK GEVEL  
SKALA 1 : 100

Keterangan		
<div><div></div><div>PEMERINTAH PROVINSI SUMATERA UTARA DINAS SUMBER DAYA AIR, CIPTA KARYA DAN TATA RUANG Jl. Sakti Lubis No. 7 Telp. (061) 7860644 Medan</div></div>		
LEGENDA		
Nama Pekerjaan		
DED PENATAAN ALUN-ALUN KOTA PADA KOTA PADANGSIDIMPUAN		
DIKETAHUI		
KUASA PENGGUNA ANGGARAN BIDANG CIPTA KARYA DINAS SUMBER DAYA AIR, CIPTA KARYA DAN TATA RUANG PROVINSI SUMATERA UTARA		
<div><div><b>CHAIRUL ABIDIN, ST, M.Si</b></div><div>NIP. 19710809 200502 1 001</div></div>		
DISETUJUI		
PEJABAT PELAKSANA TEKNIS KEGIATAN BIDANG CIPTA KARYA DINAS SUMBER DAYA AIR, CIPTA KARYA DAN TATA RUANG PROVINSI SUMATERA UTARA		
<div><div><b>HARRY ISWINDI SYAHPUTRA, ST.</b></div><div>NIP. 19790129 200901 1 002</div></div>		
KONSULTAN PERENCANA CV. KARYA VITALOKA		
<div><div><b>Mhd. Saleh Batubara, ST</b></div><div>Team Leader</div></div>		
NAMA GAMBAR	SKALA	
DENAH RENCANA SLOOF BALOK ELV. 2.20 BALOK ELV. 3.00 BALOK GEVEL	1 : 100	
<div><div></div><div>CV. KARYA VITALOKA KONSULTAN Jl. ... .. Telp. ... .. Fax ... .. Email ... .. Website ... ..</div></div>		
LOKASI	NO.LBR	JLH.LBR
	31	35



	<i>Kolom KA</i>	<i>Kolom KP</i>
<i>Dimensi (cm)</i>	20 x 40	13 x 13
<i>Tulangan (mm)</i>	6 D 12	4 D 10
<i>Beugel L (mm)</i>	Ø6 - 150/175	Ø6 - 150/200
<i>Selimut Beton</i>	2.5 cm	2 cm



 **DETAIL PENULANGAN KOLOM**  
SKALA 1 : 25




	<i>SLOOF SL 15/20</i>	
	<i>TUMPUAN</i>	<i>LAPANGAN</i>
<i>Dimensi (cm)</i>	15 x 20	15 x 20
<i>Tulangan Atas (mm)</i>	2 D 10	2 D 10
<i>Tulangan Bagi (mm)</i>	-	-
<i>Tulangan Bawah (mm)</i>	2 D 10	2 D 10
<i>Beugel (mm)</i>	Ø8 - 150	Ø8 - 175

 **DETAIL PENULANGAN SLOOF**  
SKALA 1 : 25

	<i>BALOK BB 13/30</i>		<i>BALOK RB 13/15</i>		<i>BALOK GV 13/15</i>	
	<i>TUMPUAN</i>	<i>LAPANGAN</i>	<i>TUMPUAN</i>	<i>LAPANGAN</i>	<i>TUMPUAN</i>	
<i>Dimensi (cm)</i>	20 x 30	20 x 30	13 x 15	13 x 15	13 x 15	13 x 15
<i>Tulangan Atas (mm)</i>	5 Ø 12	3 Ø 12	2 D 10	2 D 10	2 D 10	2 D 10
<i>Tulangan Bagi (mm)</i>	-	-	-	-	-	-
<i>Tulangan Bawah (mm)</i>	3 Ø 12	5 Ø 12	2 D 10	2 D 10	2 D 10	2 D 10
<i>Beugel (mm)</i>	Ø6 - 150	Ø6 - 175	Ø6 - 150	Ø6 - 200	Ø6 - 150	Ø6 - 200

 **DETAIL PENULANGAN BALOK**  
SKALA 1 : 25



<div>Keterangan</div>		
<div><div></div><div>PEMERINTAH PROVINSI SUMATERA UTARA DINAS SUMBER DAYA AIR, CIPTA KARYA DAN TATA RUANG Jl. Sakti Lubis No. 7 Telp. (061) 7860644 Medan</div></div>		
LEGENDA		
Nama Pekerjaan		
DED PENATAAN ALUN-ALUN KOTA PADA KOTA PADANGSIDIMPUAN		
DIKETAHUI		
KUASA PENGGUNA ANGGARAN BIDANG CIPTA KARYA DINAS SUMBER DAYA AIR, CIPTA KARYA DAN TATA RUANG PROVINSI SUMATERA UTARA		
<div>CHAIRUL ABIDIN, ST, M.Si</div> <div>NIP. 19710809 200502 1 001</div>		
DISETUJUI		
PEJABAT PELAKSANA TEKNIS KEGIATAN BIDANG CIPTA KARYA DINAS SUMBER DAYA AIR, CIPTA KARYA DAN TATA RUANG PROVINSI SUMATERA UTARA		
<div>HARRY ISWINDI SYAHPUTRA, ST.</div> <div>NIP. 19790129 200901 1 002</div>		
KONSULTAN PERENCANA CV. KARYA VITALOKA		
<div>Mhd. Saleh Batubara, ST</div> <div>Team Leader</div>		
NAMA GAMBAR	SKALA	
DETAIL PENULANGAN SLOOF, BALOK DAN KOLOM	1 : 25	
<div><div></div><div>CV. KARYA VITALOKA KONSULTAN Ruko 4 lantai 4 - Komplek Transmart Jember Raya Jember Kota Jember Jember - Indonesia   Suroboyo No. 101 Jember - Telp. (081) 8413521</div></div>		
LOKASI	NO.LBR	JLH.LBR
	32	35

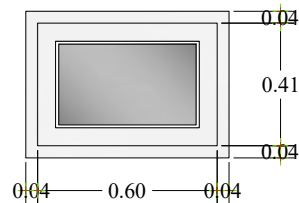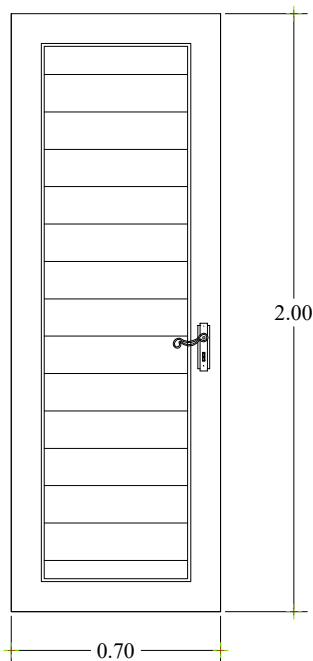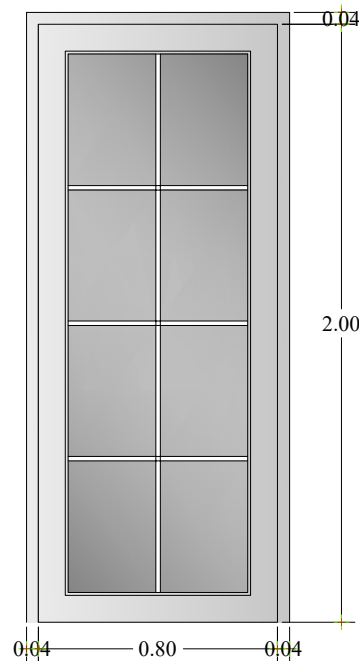

JENDELA UPVC (V1) 4 UNIT  
SKALA 1 : 25

PINTU UPVC (PKM) 2 UNIT  
SKALA 1 : 25


PINTU UPVC (PK) 5 UNIT  
SKALA 1 : 25

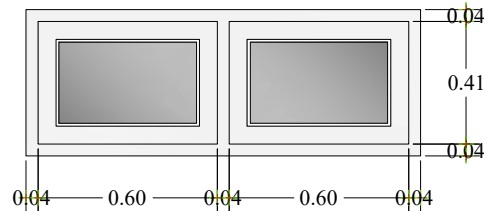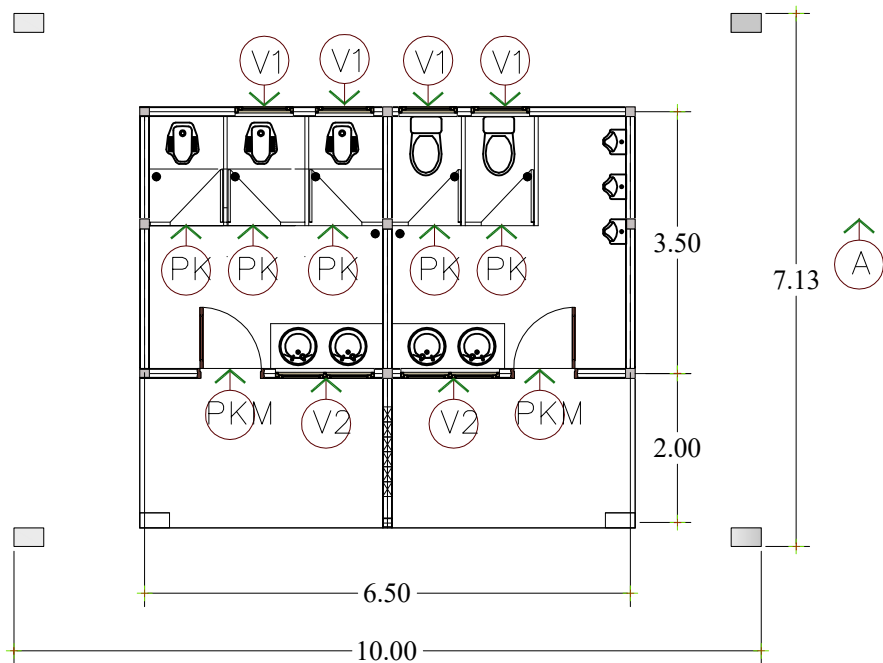

JENDELA UPVC (V2) 2 UNIT  
SKALA 1 : 25

DENAH PINTU DAN JENDELA  
SKALA 1 : 100

Keterangan

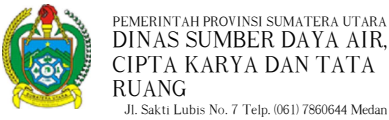

LEGENDA

Nama Pekerjaan

DED PENATAAN ALUN-ALUN KOTA  
PADA KOTA PADANGSIDIMPUAN

DIKETAHUI

KUASA PENGGUNA ANGGARAN BIDANG CIPTA  
KARYA DINAS SUMBER DAYA AIR, CIPTA KARYA  
DAN TATA RUANG  
PROVINSI SUMATERA UTARA

**CHAIRUL ABIDIN, ST, M.Si**  
NIP. 19710809 200502 1 001

DISETUJUI

PEJABAT PELAKSANA TEKNIS KEGIATAN  
BIDANG CIPTA KARYA DINAS SUMBER DAYA AIR,  
CIPTA KARYA DAN TATA RUANG PROVINSI  
SUMATERA UTARA

**HARRY ISWINDI SYAHPUTRA, ST.**  
NIP. 19790129 200901 1 002


KONSULTAN PERENCANA  
CV. KARYA VITALOKA

**Mhd. Saleh Batubara, ST**  
Team Leader


NAMA GAMBAR	SKALA
DENAH PINTU DAN JENDELA	1' 100
DETAIL PINTU	1' 25
DETAIL JENDELA	1' 25



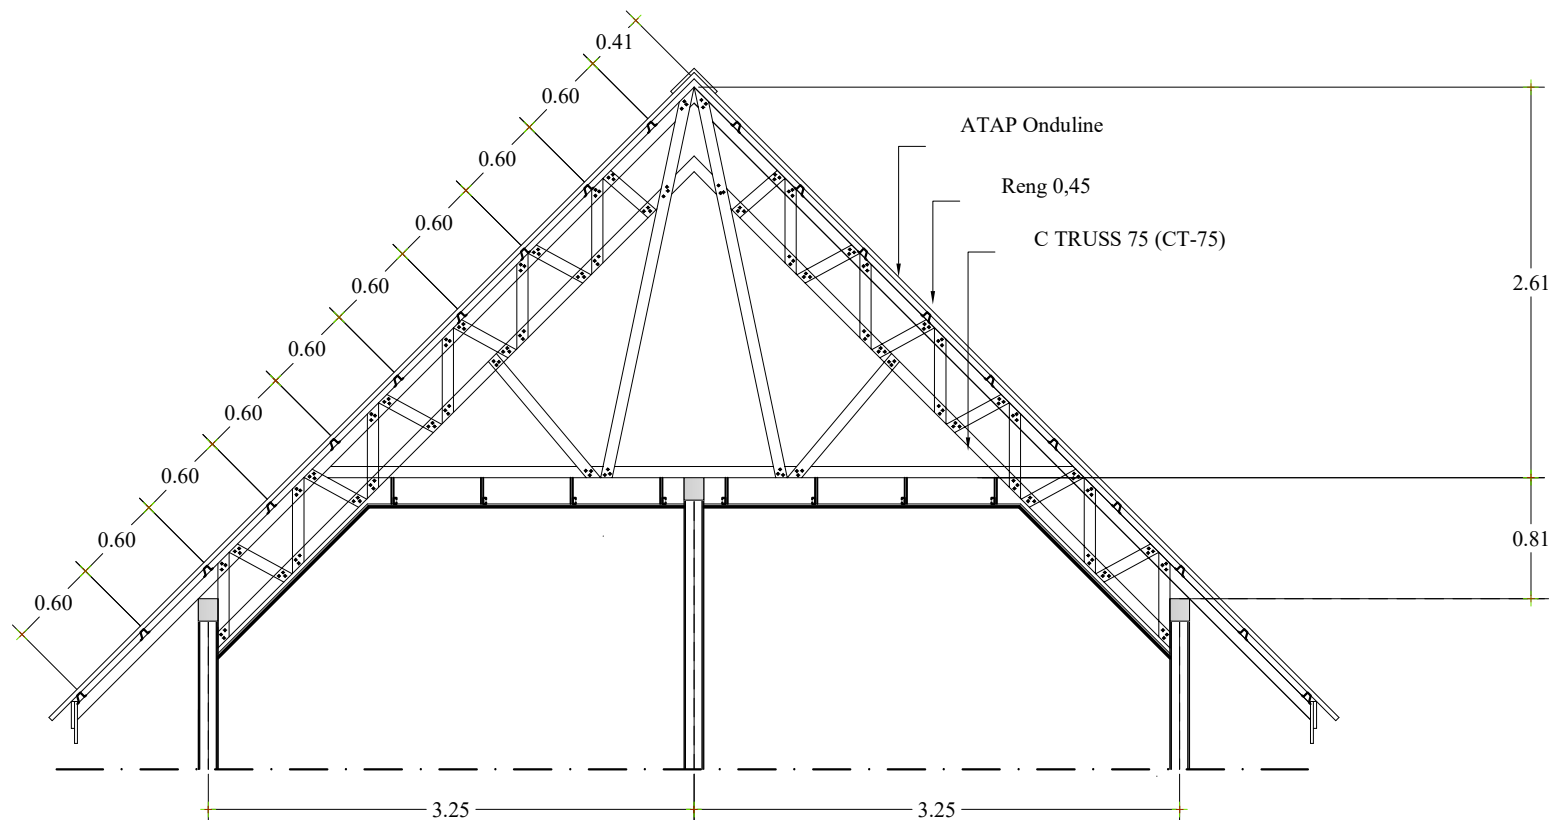

LOKASI	NO.LBR	JLH.LBR
	33	35

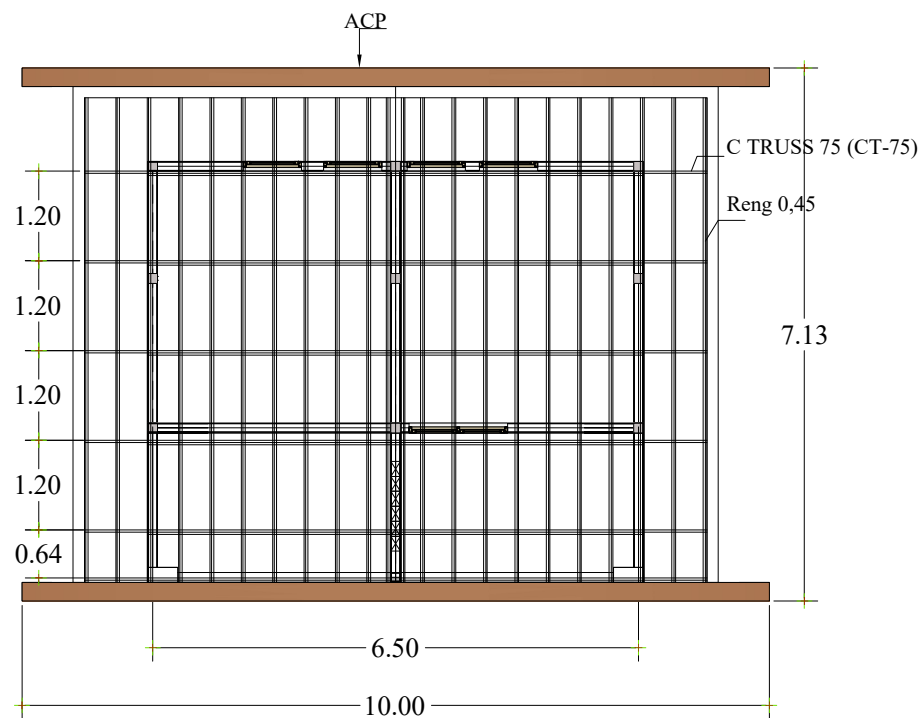


DETAIL KUDA-KUDA  
SKALA 1 : 50




DENAH RENCANA ATAP  
SKALA 1 : 100

Keterangan		
<div><div></div><div><div>PEMERINTAH PROVINSI SUMATERA UTARA</div><div>DINAS SUMBER DAYA AIR,</div><div>CIPTA KARYA DAN TATA RUANG</div><div>Jl. Sakti Lubis No. 7 Telp. (061) 7860644 Medan</div></div></div>		
LEGENDA		
Nama Pekerjaan		
DED PENATAAN ALUN-ALUN KOTA PADA KOTA PADANGSIDIMPUAN		
DIKETAHUI		
KUASA PENGGUNA ANGGARAN BIDANG CIPTA KARYA DINAS SUMBER DAYA AIR, CIPTA KARYA DAN TATA RUANG PROVINSI SUMATERA UTARA		
<div><div>CHAIRUL ABIDIN, ST, M.Si</div><div>NIP. 19710809 200502 1 001</div></div>		
DISETUIJUI		
PEJABAT PELAKSANA TEKNIS KEGIATAN BIDANG CIPTA KARYA DINAS SUMBER DAYA AIR, CIPTA KARYA DAN TATA RUANG PROVINSI SUMATERA UTARA		
<div><div>HARRY ISWINDI SYAHPUTRA, ST.</div><div>NIP. 19790129 200901 1 002</div></div>		
KONSULTAN PERENCANA CV. KARYA VITALOKA		
<div><div>Mhd. Saleh Batubara, ST</div><div>Team Leader</div></div>		
NAMA GAMBAR	SKALA	
RENCANA ATAP DETAIL KUDA-KUDA	1' 100	1' 50
<div><div></div><div>CV. KARYA VITALOKA KONSULTAN</div><div><small>Dipt. - Arsitektur - Pengerjaan Kebutuhan Jasa Perencanaan dan Tata Ruang</small></div><div><small>Jalan Lapangan, Medan 20133, Sumatera Utara</small></div></div>		
LOKASI	NO.LBR	JLH.LBR
	34	35

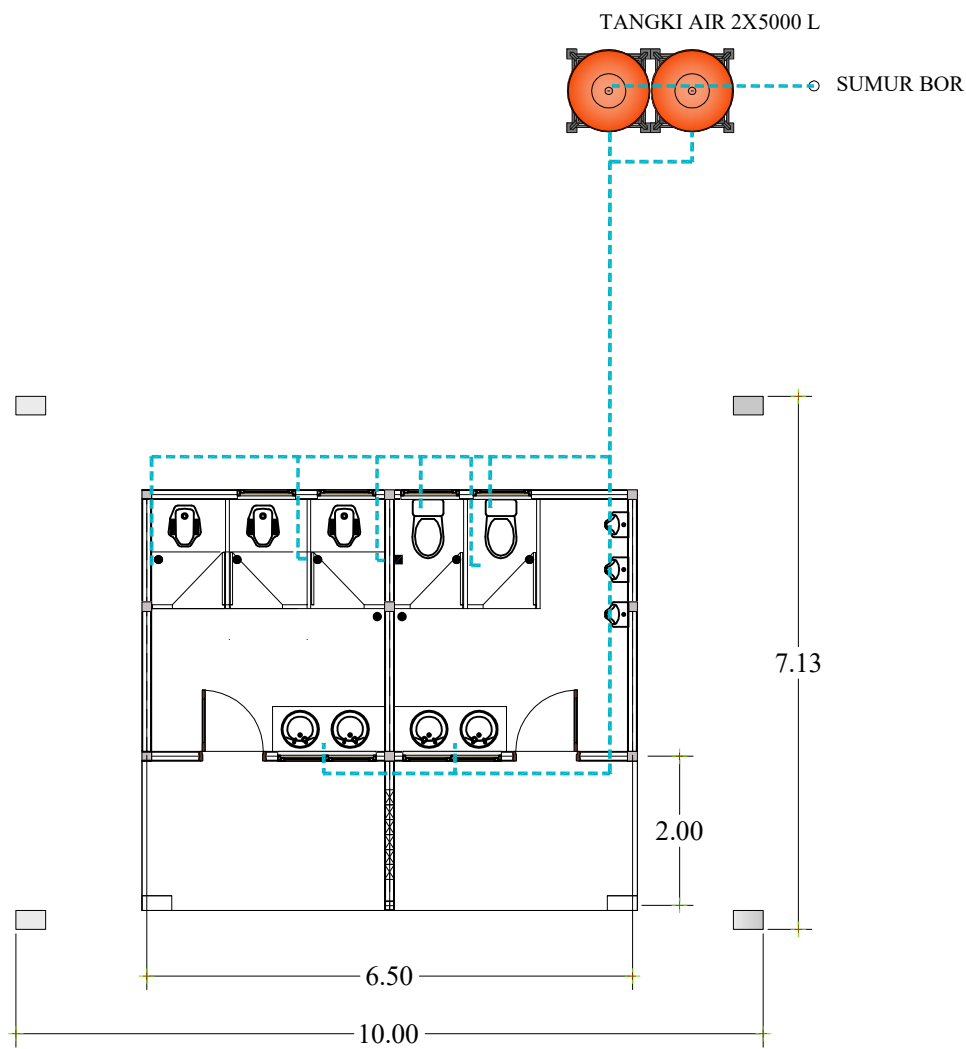

RENCANA AIR BERSIH  
SKALA 1 : 100

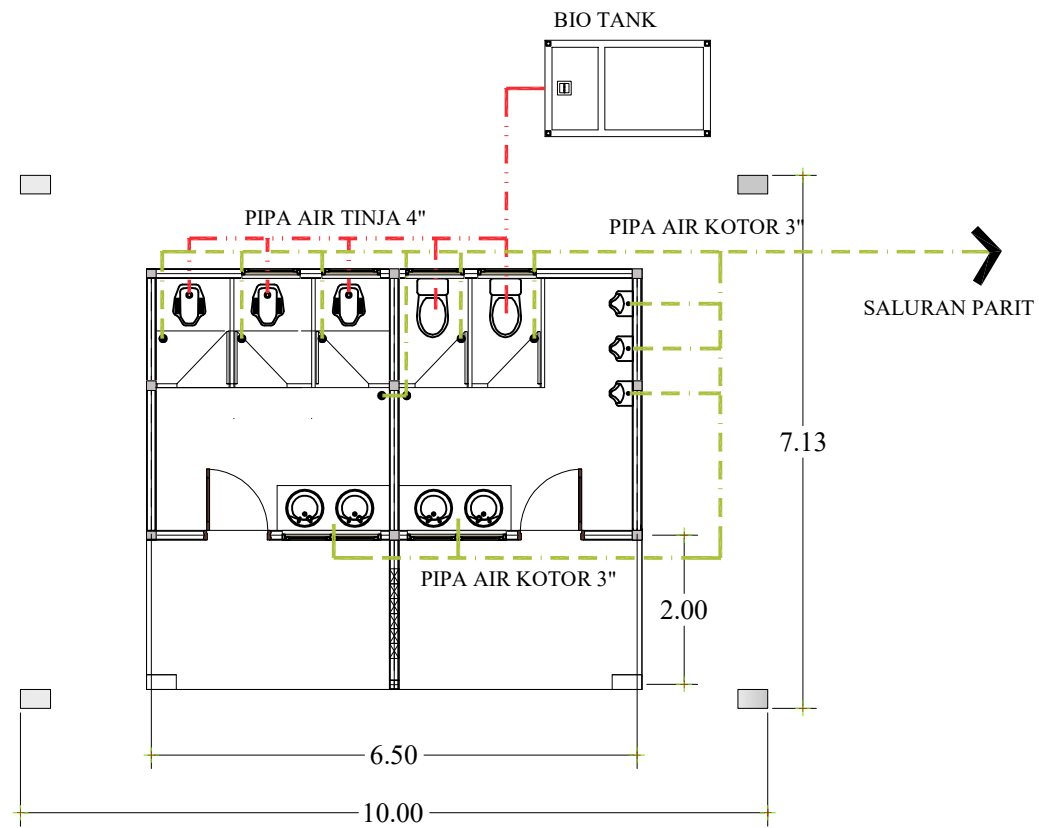

RENCANA AIR KOTOR  
SKALA 1 : 100

Keterangan



LEGENDA

Nama Pekerjaan

DED PENATAAN ALUN-ALUN KOTA  
PADA KOTA PADANGSIDIMPUAN

DIKETAHUI

KUASA PENGGUNA ANGGARAN BIDANG CIPTA  
KARYA DINAS SUMBER DAYA AIR, CIPTA KARYA  
DAN TATA RUANG  
PROVINSI SUMATERA UTARA

**CHAIRUL ABIDIN, ST, M.Si**  
NIP. 19710809 200502 1 001

DISETUJUI

PEJABAT PELAKSANA TEKNIS KEGIATAN  
BIDANG CIPTA KARYA DINAS SUMBER DAYA AIR,  
CIPTA KARYA DAN TATA RUANG PROVINSI  
SUMATERA UTARA

**HARRY ISWINDI SYAHPUTRA, ST.**  
NIP. 19790129 200901 1 002

KONSULTAN PERENCANA  
CV. KARYA VITALOKA

**Mhd. Saleh Batubara, ST**  
Team Leader

NAMA GAMBAR	SKALA
RENCANA AIR BERSIH RENCANA AIR KOTOR	1 : 100



LOKASI	NO.LBR	JLH.LBR
	35	35